


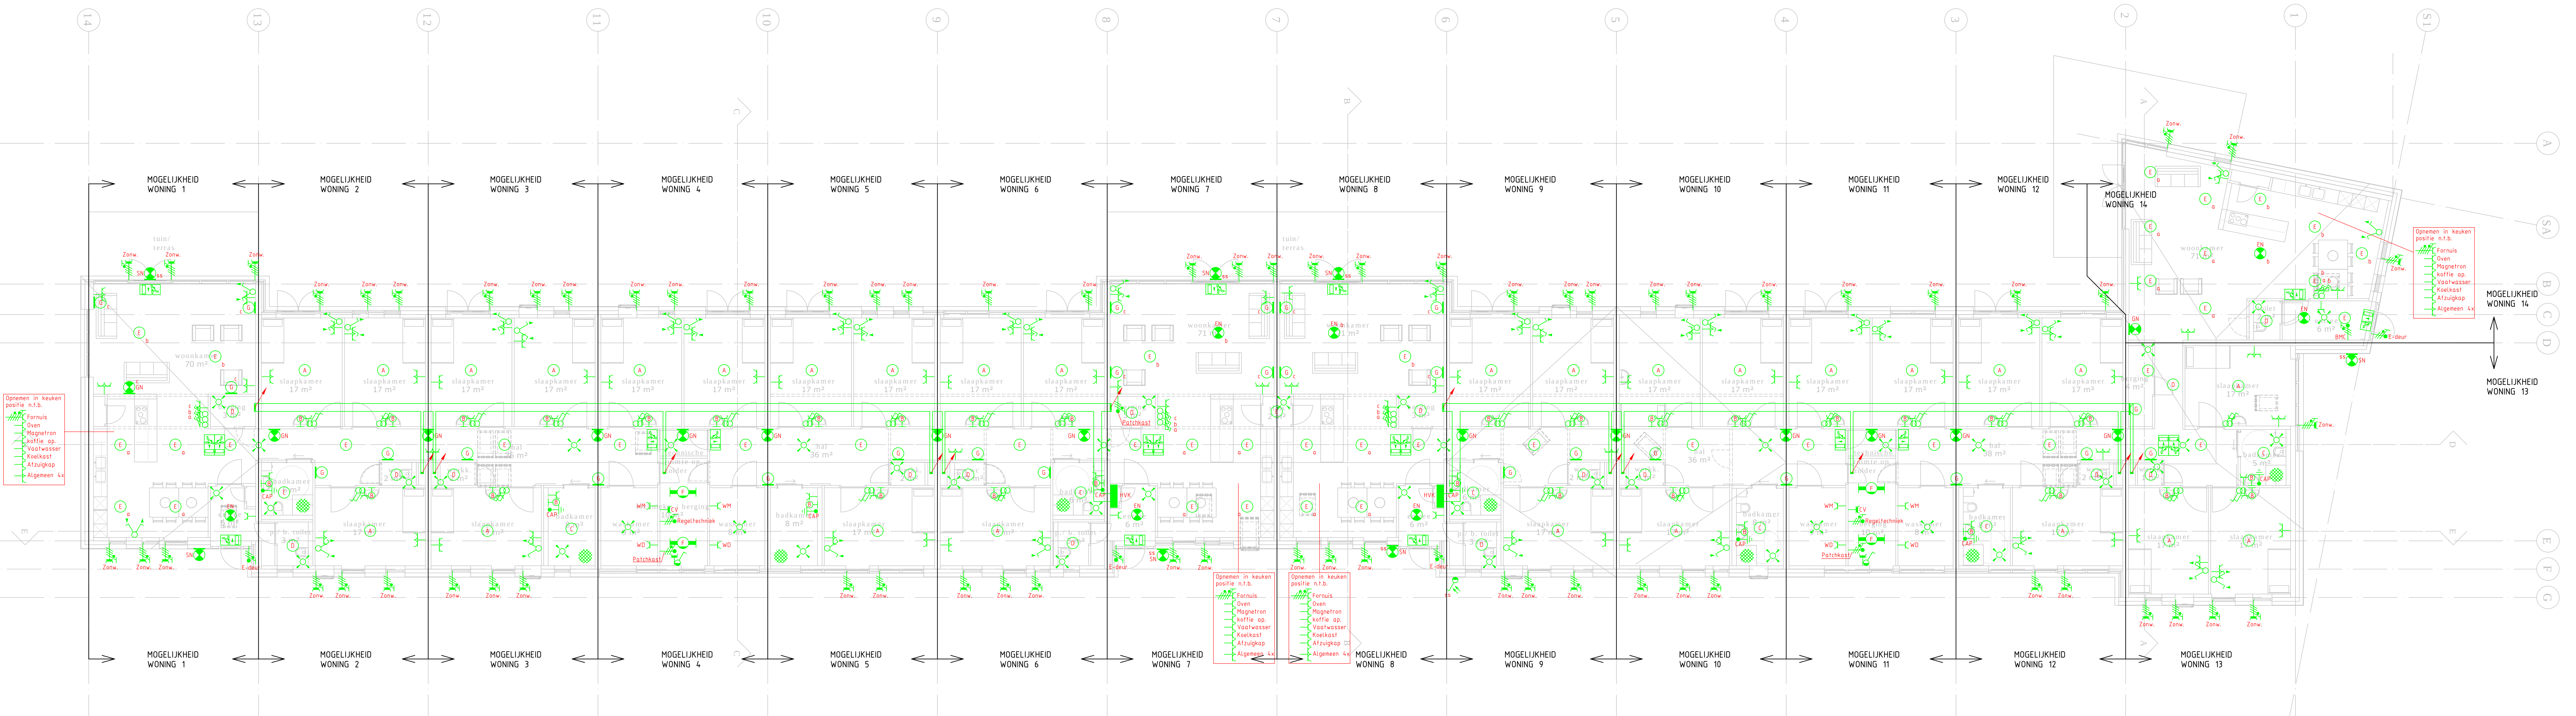

Symbool/pict	Nummer	Omschrijving
		Patchkast
		aansluitpunt 1f nul aan de
	CAI	aansluitpunt centrale afname bedraad
	BM	sturing vanuit BMS
	1f/1	aansluitpunt data 1 fasevuldig
		aardkast
		aansluitpunt op wand
		aansluitpunt met fluorescentiebuslamp waterdicht
		aansluitpunt nood
		aansluitpunt op wand
		aansluitpunt nood transp. vluchtweg beneden
		aansluitpunt nood transp. vluchtweg links
		bed
		brandmelder centrale
		centraal aardpunt
		contactdoos enkelvoudig ra
		contactdoos enkelvoudig ra waterdicht
		contactdoos perilex
		contactdoos 1 fasevuldig naast elkaar ra voor 1 inbouwdoos
		detector plafond
		bedrucker
		havenindicatie
		meideler optische
		schakelaar enkelpolig
		schakelaar enkelpolig licht/geslacht waterdicht
		schakelaar enkelpolig met thyristorregeling
		schakelaar enkelpolig waterdicht
	SA	sirene
		verdeelinrichting
		zwaailicht

Code	Fabricator	Type	Lithoborn	Art. nr.	Opening
A	Fagerhult	Teres Edge Pendel 4x30W	FSD 30W	5.3549	
B	Fagerhult	Acqua-gris 1x24W	FDM 116 24W	1.7879	
C	Fagerhult	Pleiad Center 28W 1x24W + Glimder	SCA 42W	41453	Ind. Glimder 41452
D	Fagerhult	Discovery 1x30W	FSD 30W	5.3547	
E	Fagerhult	Teres Edge Pendel 4x20W	FSD 20W	5.3547	
F	Fagerhult	Kaptur 3000 polycarbonate 1x30W	FDM 116 28W	3.6866	Ind. multiphasing 91598
G	Fagerhult	Discovery Space 1x28W	FSD 28W	5.3566	
C	Fagerhult	Discovery Space 1x28W + Nood	FSD 28W	5.6021	
SN	Sigge	Vedø Rondspind 4x24W + Nood	T.C.F. 30W	5.6889	

DEFINITIEF ONTWERP

Overname	aanhef: KSW ANGELAPARK TE WARMEHUIZEN	Schaal 1:1000 Get. RAJ
	Overname: LICHT- / KRACHT INSTALLATIES BEGANEERD ONT IN TUSSENERDIEPING	Datum 27-06-2017 Formaat A0
		Geocod. 01 E-01
	Polder 108 - 7140 AC Groot - In Ruimte 10 7140 LC Groot 10 7140 AC Groot 10 7140 LC Groot	Metrisch 12.038