

LEGENDA										
Nr.	Benaming	Aantal en soort dieren	Opslagcapaciteit mest	Silo's aantal	inhoud	ventilatoren aantal	vermogen	apparatuur nr.	omschrijving	vermogen
A	Werkplaats Werktuigenberging	-	415 m ³	-	-	-	-	1 2 3 4 5 6 7 8 9 10	schrikdraadapparaat slijpsteen compressor poederblusser handgereedschappen lasapparaat hogedrukspuit tractor vaten olie in lekbak dieselolietank met handpomp	0,14 kW 0,4 kW 1,8 kW 7 kg 5,0 kW 18 Amp 2,9 kW 65 kW 2 x 60 liter 1200 liter
B	Jongveestal	59 vr. jongvee	590 m ³	-	-	-	-			
C	Bedrijfwoning	-	-	-	-	-	-	11 12 13	waterpomp poederblusser noodstroomaggregaat	1,02 kW 7 kg 27 KVA
D	Varkensstal	43 gaste en dragende zeugen 1 beer	75 m ³	-	-	2 x Ø 450	0,33 kW			
E	Varkensstal	56 gaste en dragende zeugen 32 kraamzeugen 471 biggen	530 m ³	1 2 1	5 ton 3 ton 4 ton	2 x Ø 450 10 x Ø 350	0,33 kW 0,19 kW	14 15 16 17 18 19 20	kadaverkoeling Freon R22 CV-ketel (oliegestookt) pomp kast t.b.v. medicijnen kast t.b.v. bestrijdingsmiddelen dieselolietank met elektrische pomp vijzel t.b.v. voersilo	R134A 78000 Kcal 2 x 0,04 kW 5 kg 2 x 10 kg 12000 liter / 0,37 kW 0,37 kW
F	Varkensstal	130 vleesvarkens 30 - 50 kg	20 m ³	-	-	1 x Ø 450	0,33 kW			
G	Varkensstal Groenlabel 99.02.070	300 vleesvarkens 30-50 kg 580 vleesvarkens 50-110 kg	430 m ³	1 2	9 ton 5 ton	6 x Ø 450	0,33 kW	21	vijzel t.b.v. voersilo	0,37 kW
H	Varkensstal Garage	55 vleesvarkens 50-110 kg	25 m ³	-	-	1 x Ø 450	0,33 kW			
I	Rundveestal	85 melkkoelen	395 m ³	1 1 1	3 ton 2 ton 6 ton	-	-	22 23 24 25 26 27 28 29 30	roerder melktank koelmachine R22 melkpomp pomp t.b.v. CV-ketel CV-ketel (oliegestookt) electrische boiler electrische pomp krachtvoerbox met vijzel	5,2 Amp 2900 liter 6,9 Amp 6,9 Amp 0,04 kW 17000 kcal 2,0 kW 7,4 kW 0,37 kW
J	Werktuigenberging Jongveestal	26 vr. jongvee	20 m ³	-	-	-	-			
K	Hooiopslag							31 32	hooiblaas ventilator	7,5 kW 7,4 kW
L	Graskuil op grond									
M	Malskuil in sleufsilo							33	opvangput percolaatvocht	2 ltr.



 
= voersilo



= ventilator Ø 450



= ventilator Ø 350





⊗ = ventilator Ø 450

⊗ = ventilator Ø 350

Renloop aan- en afvoerbewegingen

- * A-01 aan- en afvoer vee
- A-02 afvoer mest
- × A-03 toevoer voervoer
- || A-04 afvoer melk
- + A-05 toevoer dieselolie

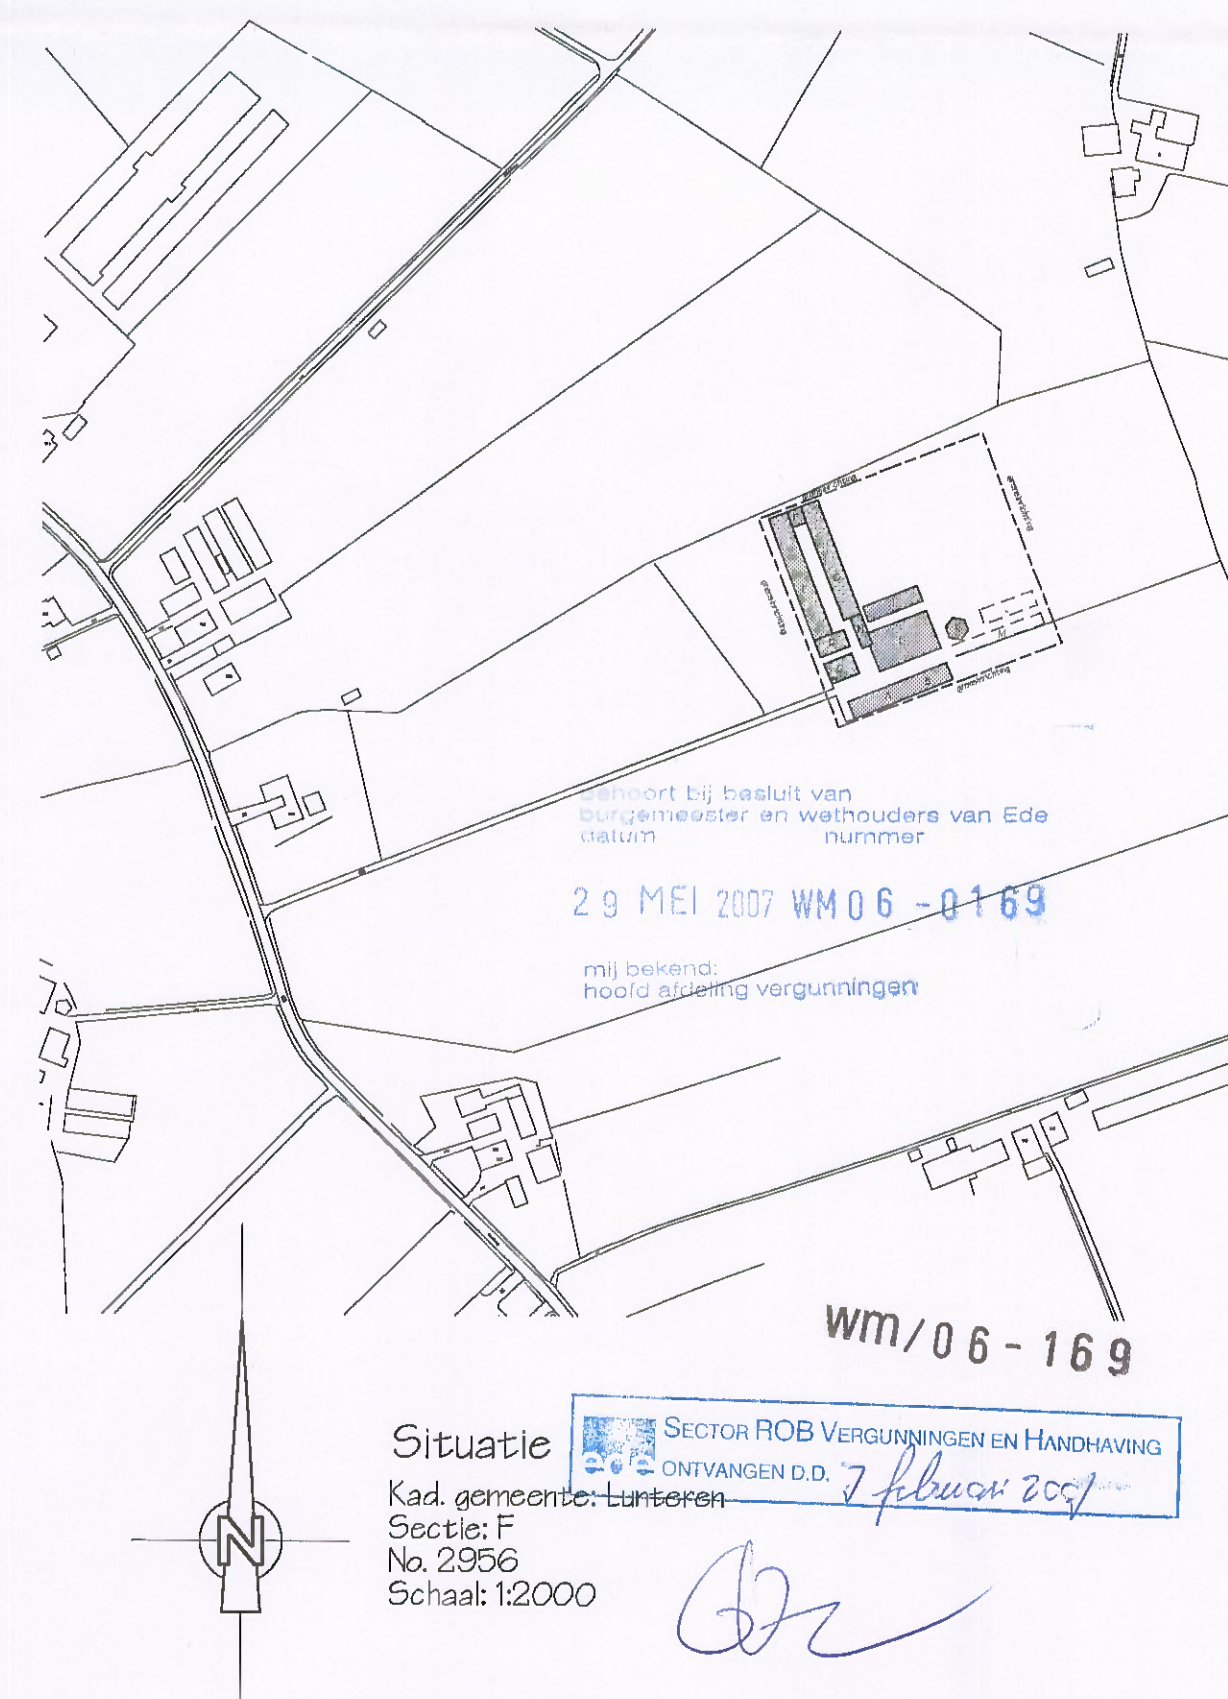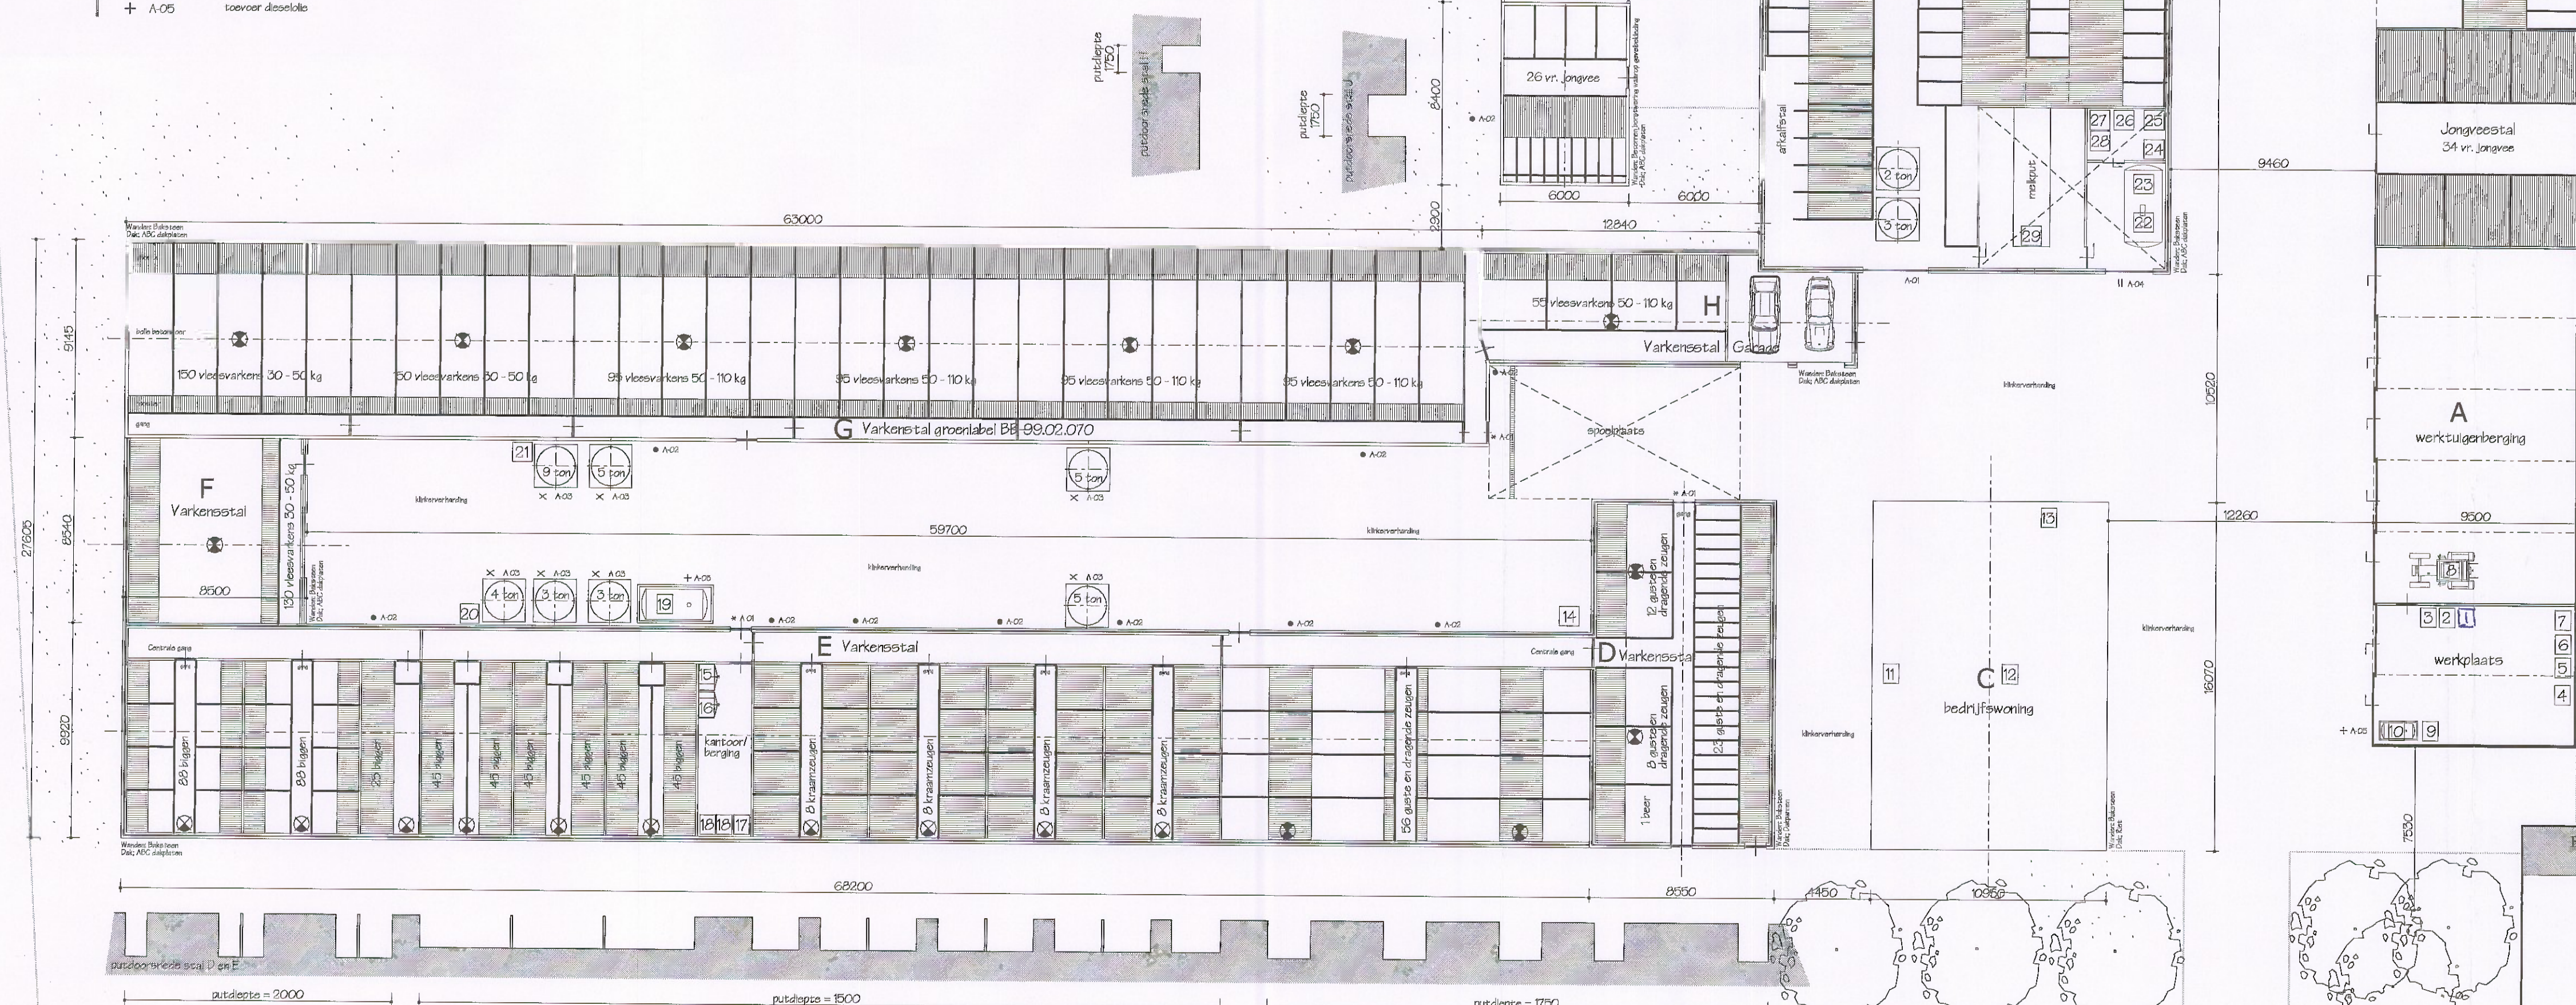

Situatie
Kad. gemeente: Lunteren
Sectie: F
No. 2956
Schaal: 1:2000

SECTOR ROB VERGUNNINGEN EN HANDHAVING
ONTVANGEN D.D. 7 februari 2007

WM/06-169

Bouw & Teknisch Overeen	Schaal: 1:200	Datum: 17/11/06	Getekend: Anta	Gewijzigd: .
Project:	Aanvraag revisievergunning Wet Milieubeheer			
Opdrachtgever:	Mts. M. en G. Vaarkamp Postweg 136 6741 ML Lunteren			
Orderdeelt:	Plattegrondtekening			

Gruenhorstweg 4 3771 RH Barneveld
tel: 0342-408006 fax: 0342-408036
e-mail: info@bouwtechnisch-overeen.nl
internet: www.bouwtechnisch-overeen.nl