



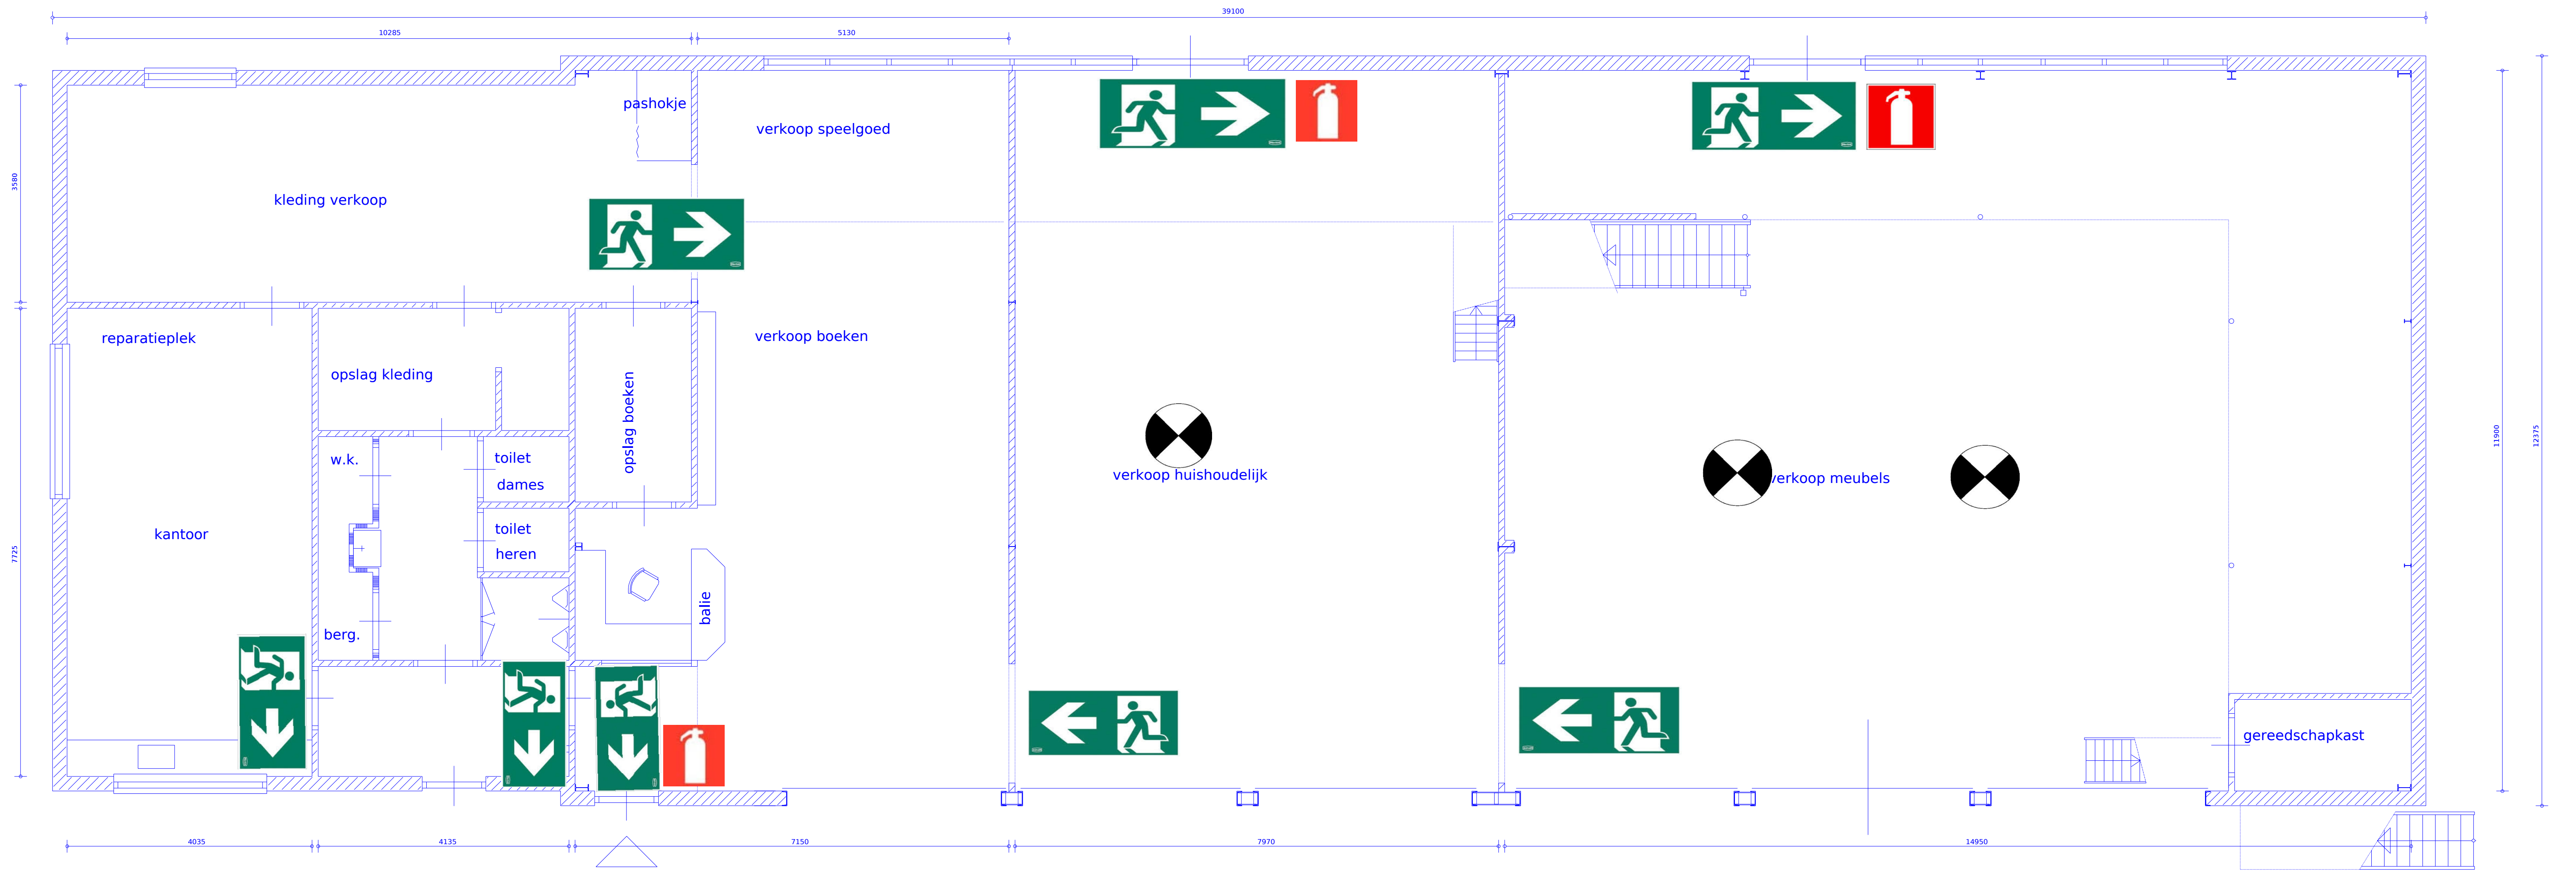

BEGANEGROND

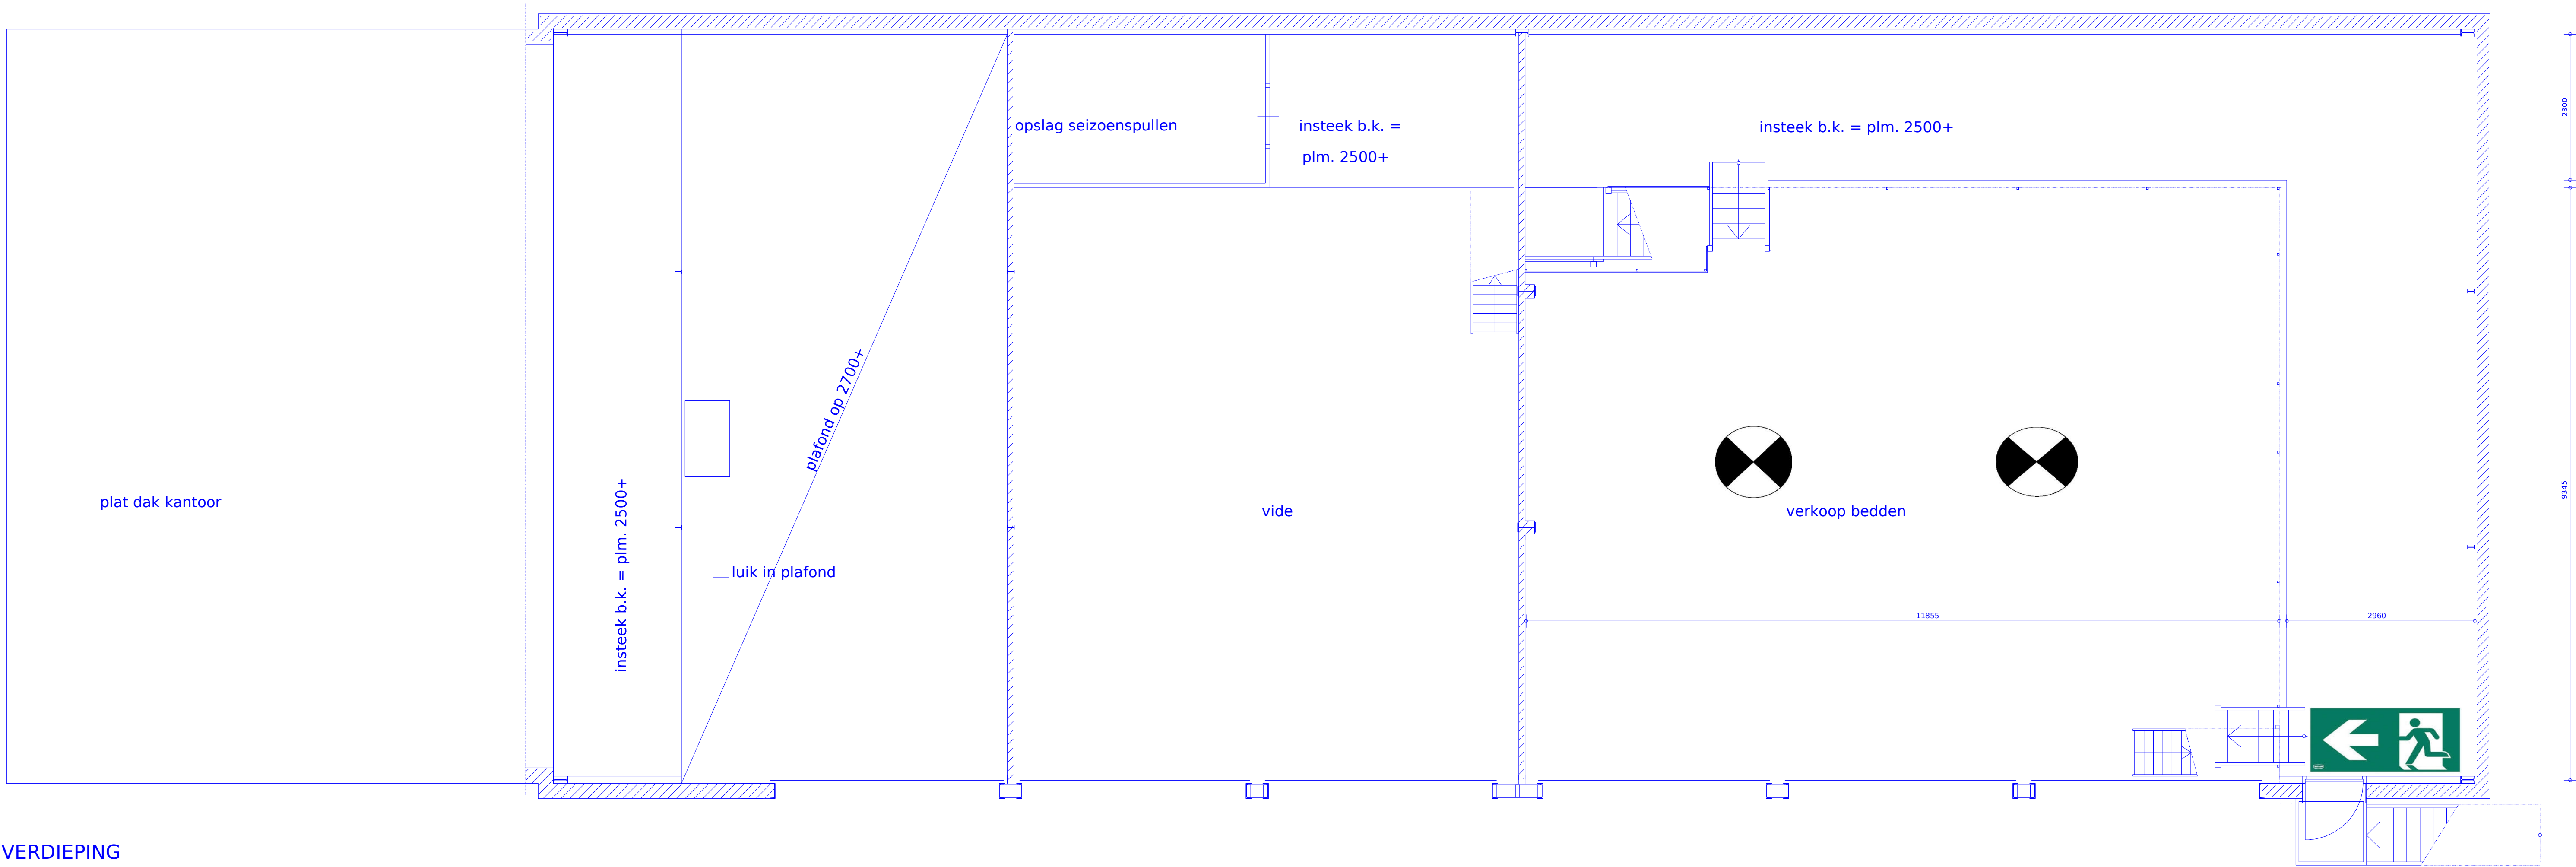


VERDIEPING



Verlicht armatuur met noodaccu
Lamp 1x 8W



Poederblusser 6 kg.

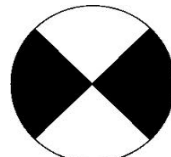

Noodverlichtingarmatuur, tevens verlichtingarmatuur
Met noodaccu, lamp 1x 36W

PROJECT: Gebouw kringloopbedrijf "de Werf" aan de Enkweg nr. 11 te Vorden.			
OPDRACHTGEVER: Stichting Veilingcommissie Vorden Enkweg 11 7251 WE Vorden			
ONDERWERP: Inbrengen verdieping/voer afdeling "meubels"		TEKENING: Aanvraag "omgevingsvergunning"	
Plattegronden, vluchtwegaanduidingen		datum: 27-05-2015 schaal: 1:50	gew. versie: 1 werknr.: blad 1505-2
G.H. Vaags Ontwerp - bouwadvisering		Het Hoge 11, 7251 XV Vorden, telefoon 0575 553787	