


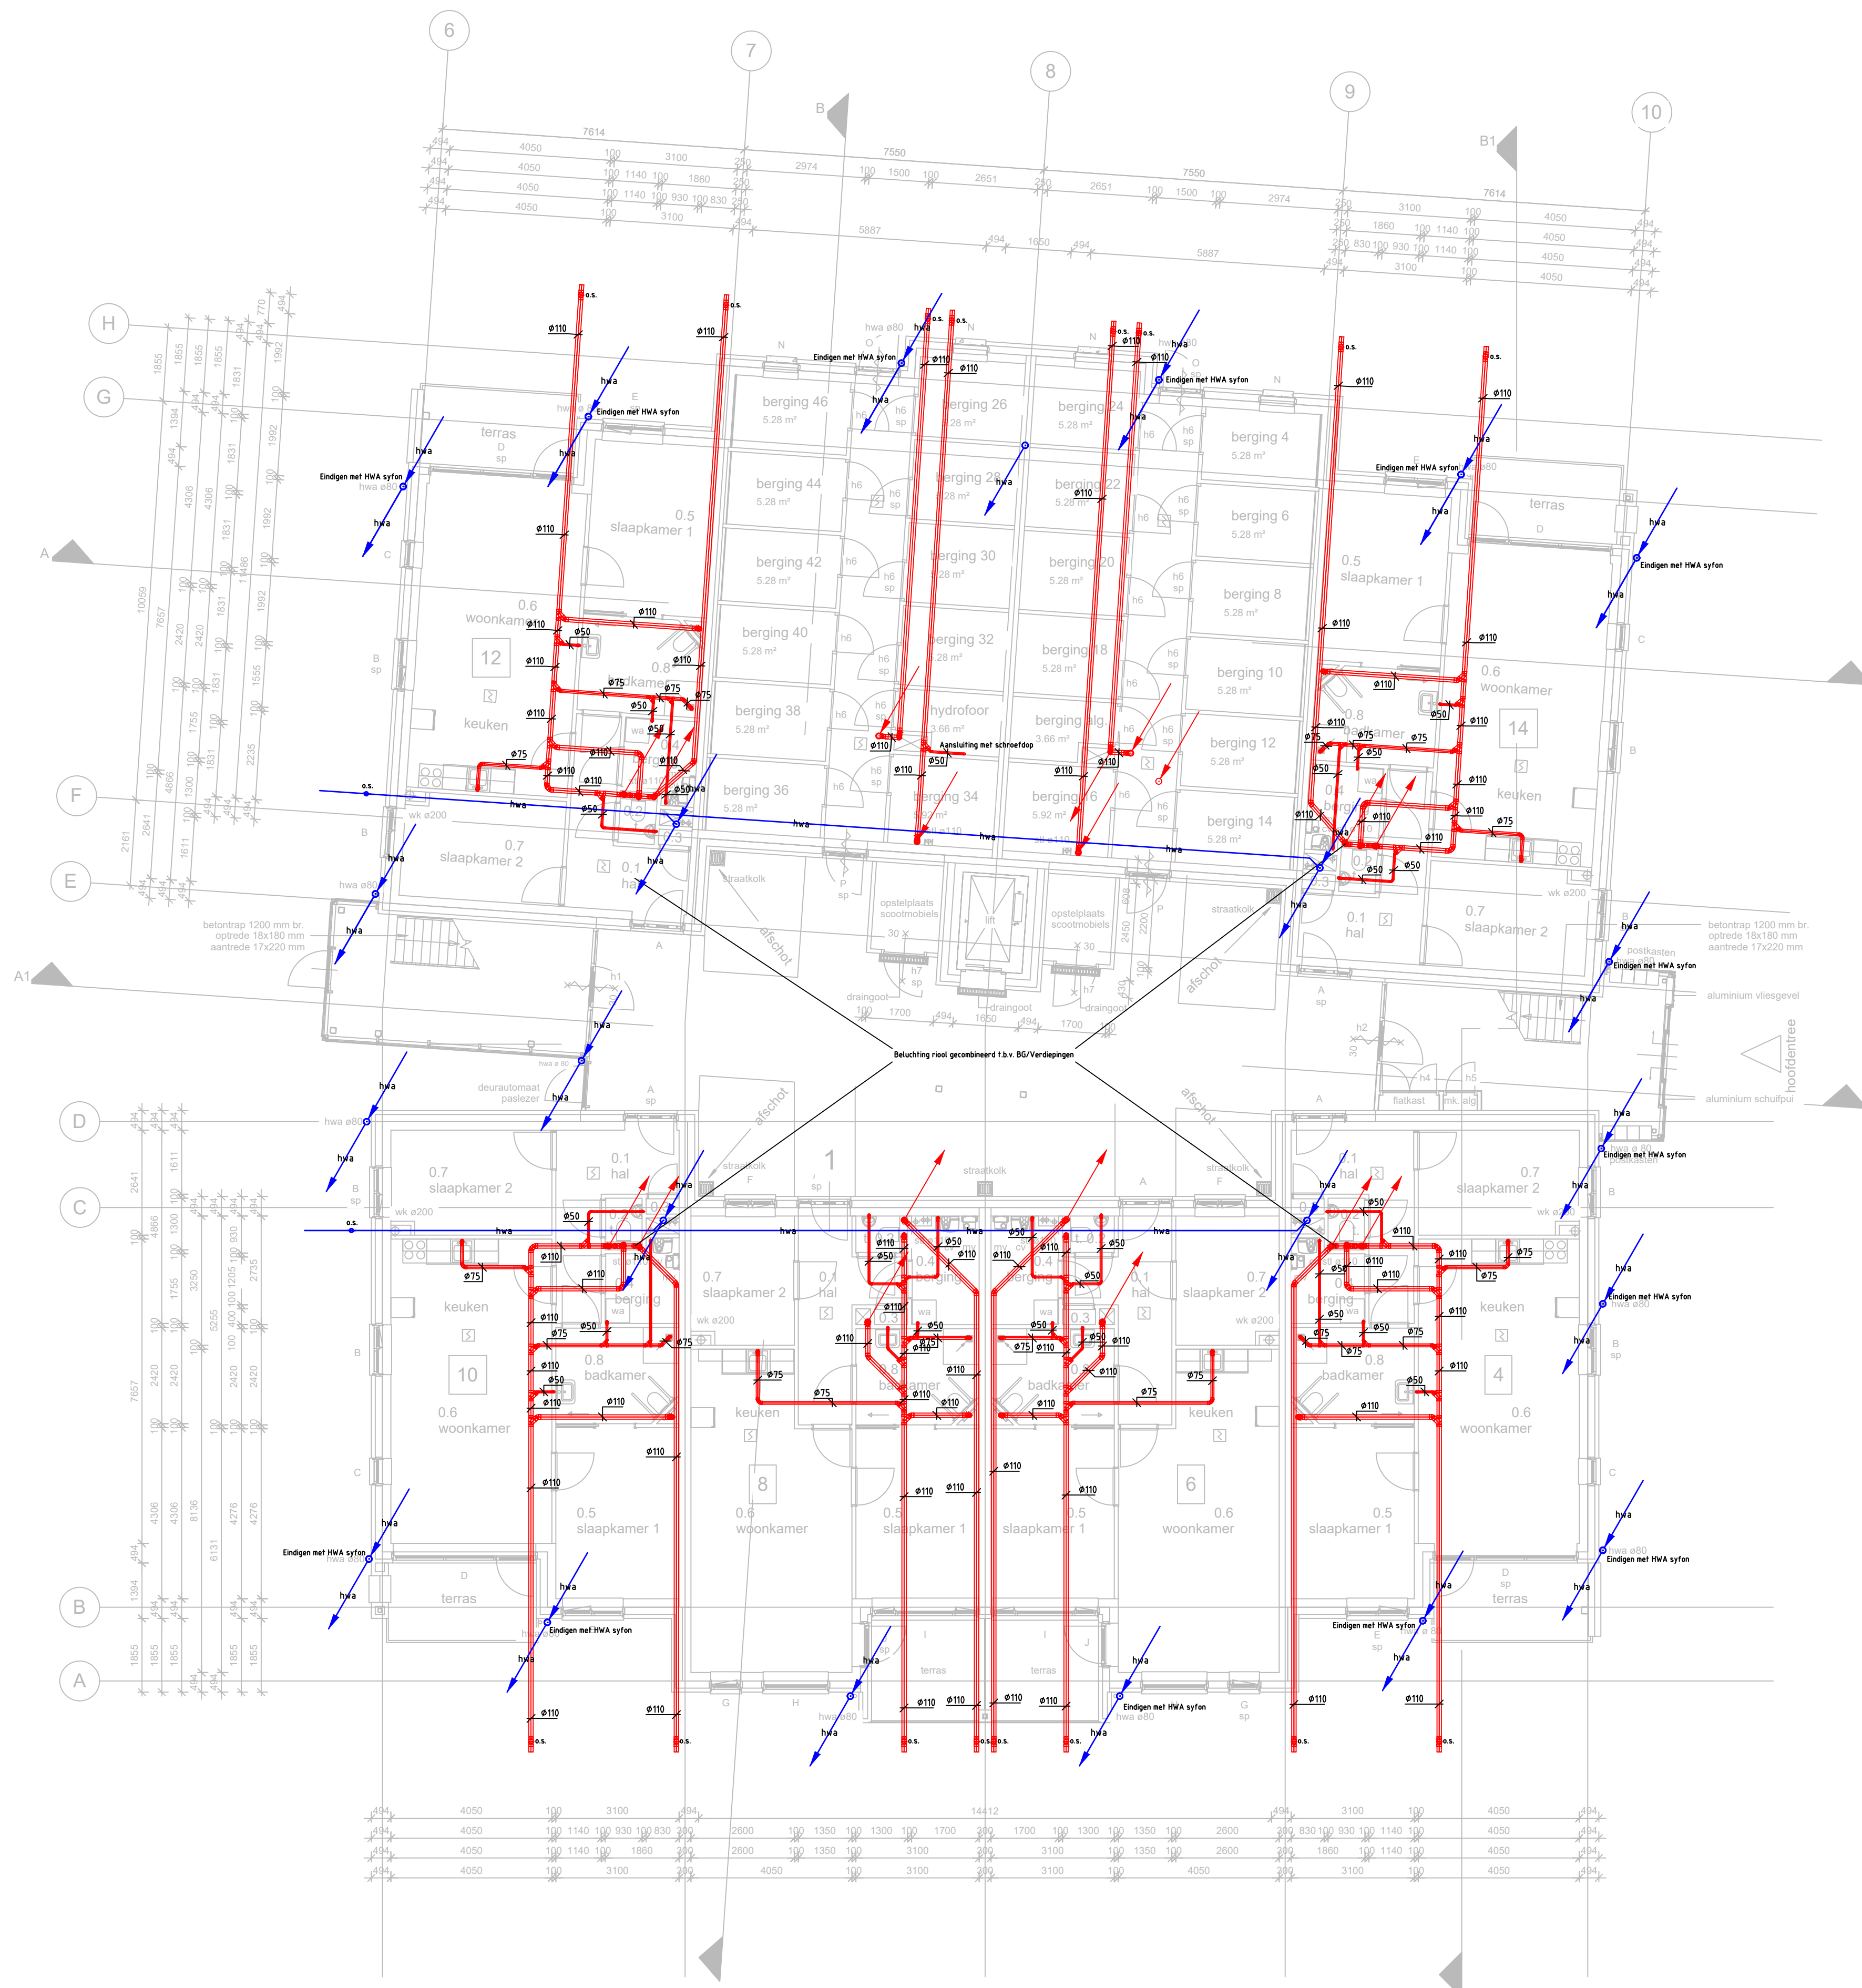

BEVINDING:
Exacte leidingloop en afmetingen/diameters door installateur te bepalen.
Brandscheiding conform bouwkundige tekeningen, in ieder geval vloeren en schachten.

- Natuurlijke toevoer ventilatie
- Kanaalventilator
- Retourkanaal (fronl)
- Retourkanaal (instort)
- Ventilatiebox
- Afzuiging
- CO2 regeling ventilatie (woonkamer) is tevens hoofdbediening (230v)
- CO2 regeling ventilatie (slaapkamers) is slaapkamersensor (230v)
- RV regeling ventilatie middels vochtsensor in MV-box (badkamer)
- Vrijzone vloerverwarming, als aangegeven op plattegrond
- Zone vloerverwarming, als aangegeven op plattegrond
- uitgevoerd in kunststof buis
- Maximale lengte per groep 95mtr.
- CV-Leid: Unipipe Iso ϕ x. (vzv isolatie)
- leidingwerk aanbrengen in afwerkivoer
- Rho VK-Constant Flow Vedeler vloerverwarming/koeling met naregeling per ruimte.
- Aantal groepen zie tekening.
- Lok. Nummer
- Lok. Temperatuur
- Ruimethermostaat
- LT-Radiator incl. THV
- LTV/RGA cv ketel
- Vloerverwarmings verdeler Constant Flow incl. omkasting
- Onstoppingsstuk riolering met opzetstuk 125mm tot 30cm onder maaiveld
- hwa inpandig is een pluvia-systeem
- hwa aan de gevel is een traditioneel-systeem
- Gasleiding/waterleiding
- Nutsmeter Water / Gas
- Kraan f.b.v. reservoirtoliet
- Kraan belucht/keerklep f.b.v. vaatwasser/wasmachine/vulkraan
- Kraan v.v. warm-/koudtapwater f.b.v. wastafel/douche/bad/keukengootsteen
- Kraan v.v. koudtapwater f.b.v. fontein
- VWA uitvoeren in PVC
- HWA inpandig uitvoeren als Pluvia tot buiten gevel

EN-RVISIE ingenieurs- & adviesbureau elektro- sanitair- & klimaattechniek		Status : Bestek
Opdrachtgever : Pro Wonen		
Architect : Architectengroep Gelderland		
Adviseur : Enervisie b.v.		
Getekend : RTH	Datum : 02-03-2017	
Schaal : 1:100	Formaat : A1	
Wijziging:	PROJECT : De Zonnekamp Gebouw D ,22 appartementen	Europark 16 Postbus 470 7100AL Winterswijk www.enervisie.com
	ADRES : Magnolia Zelhem	Projectnummer: 016002 VWA/HWA-00
	BETREFT: Riolering en Hwa, Begane grond	