


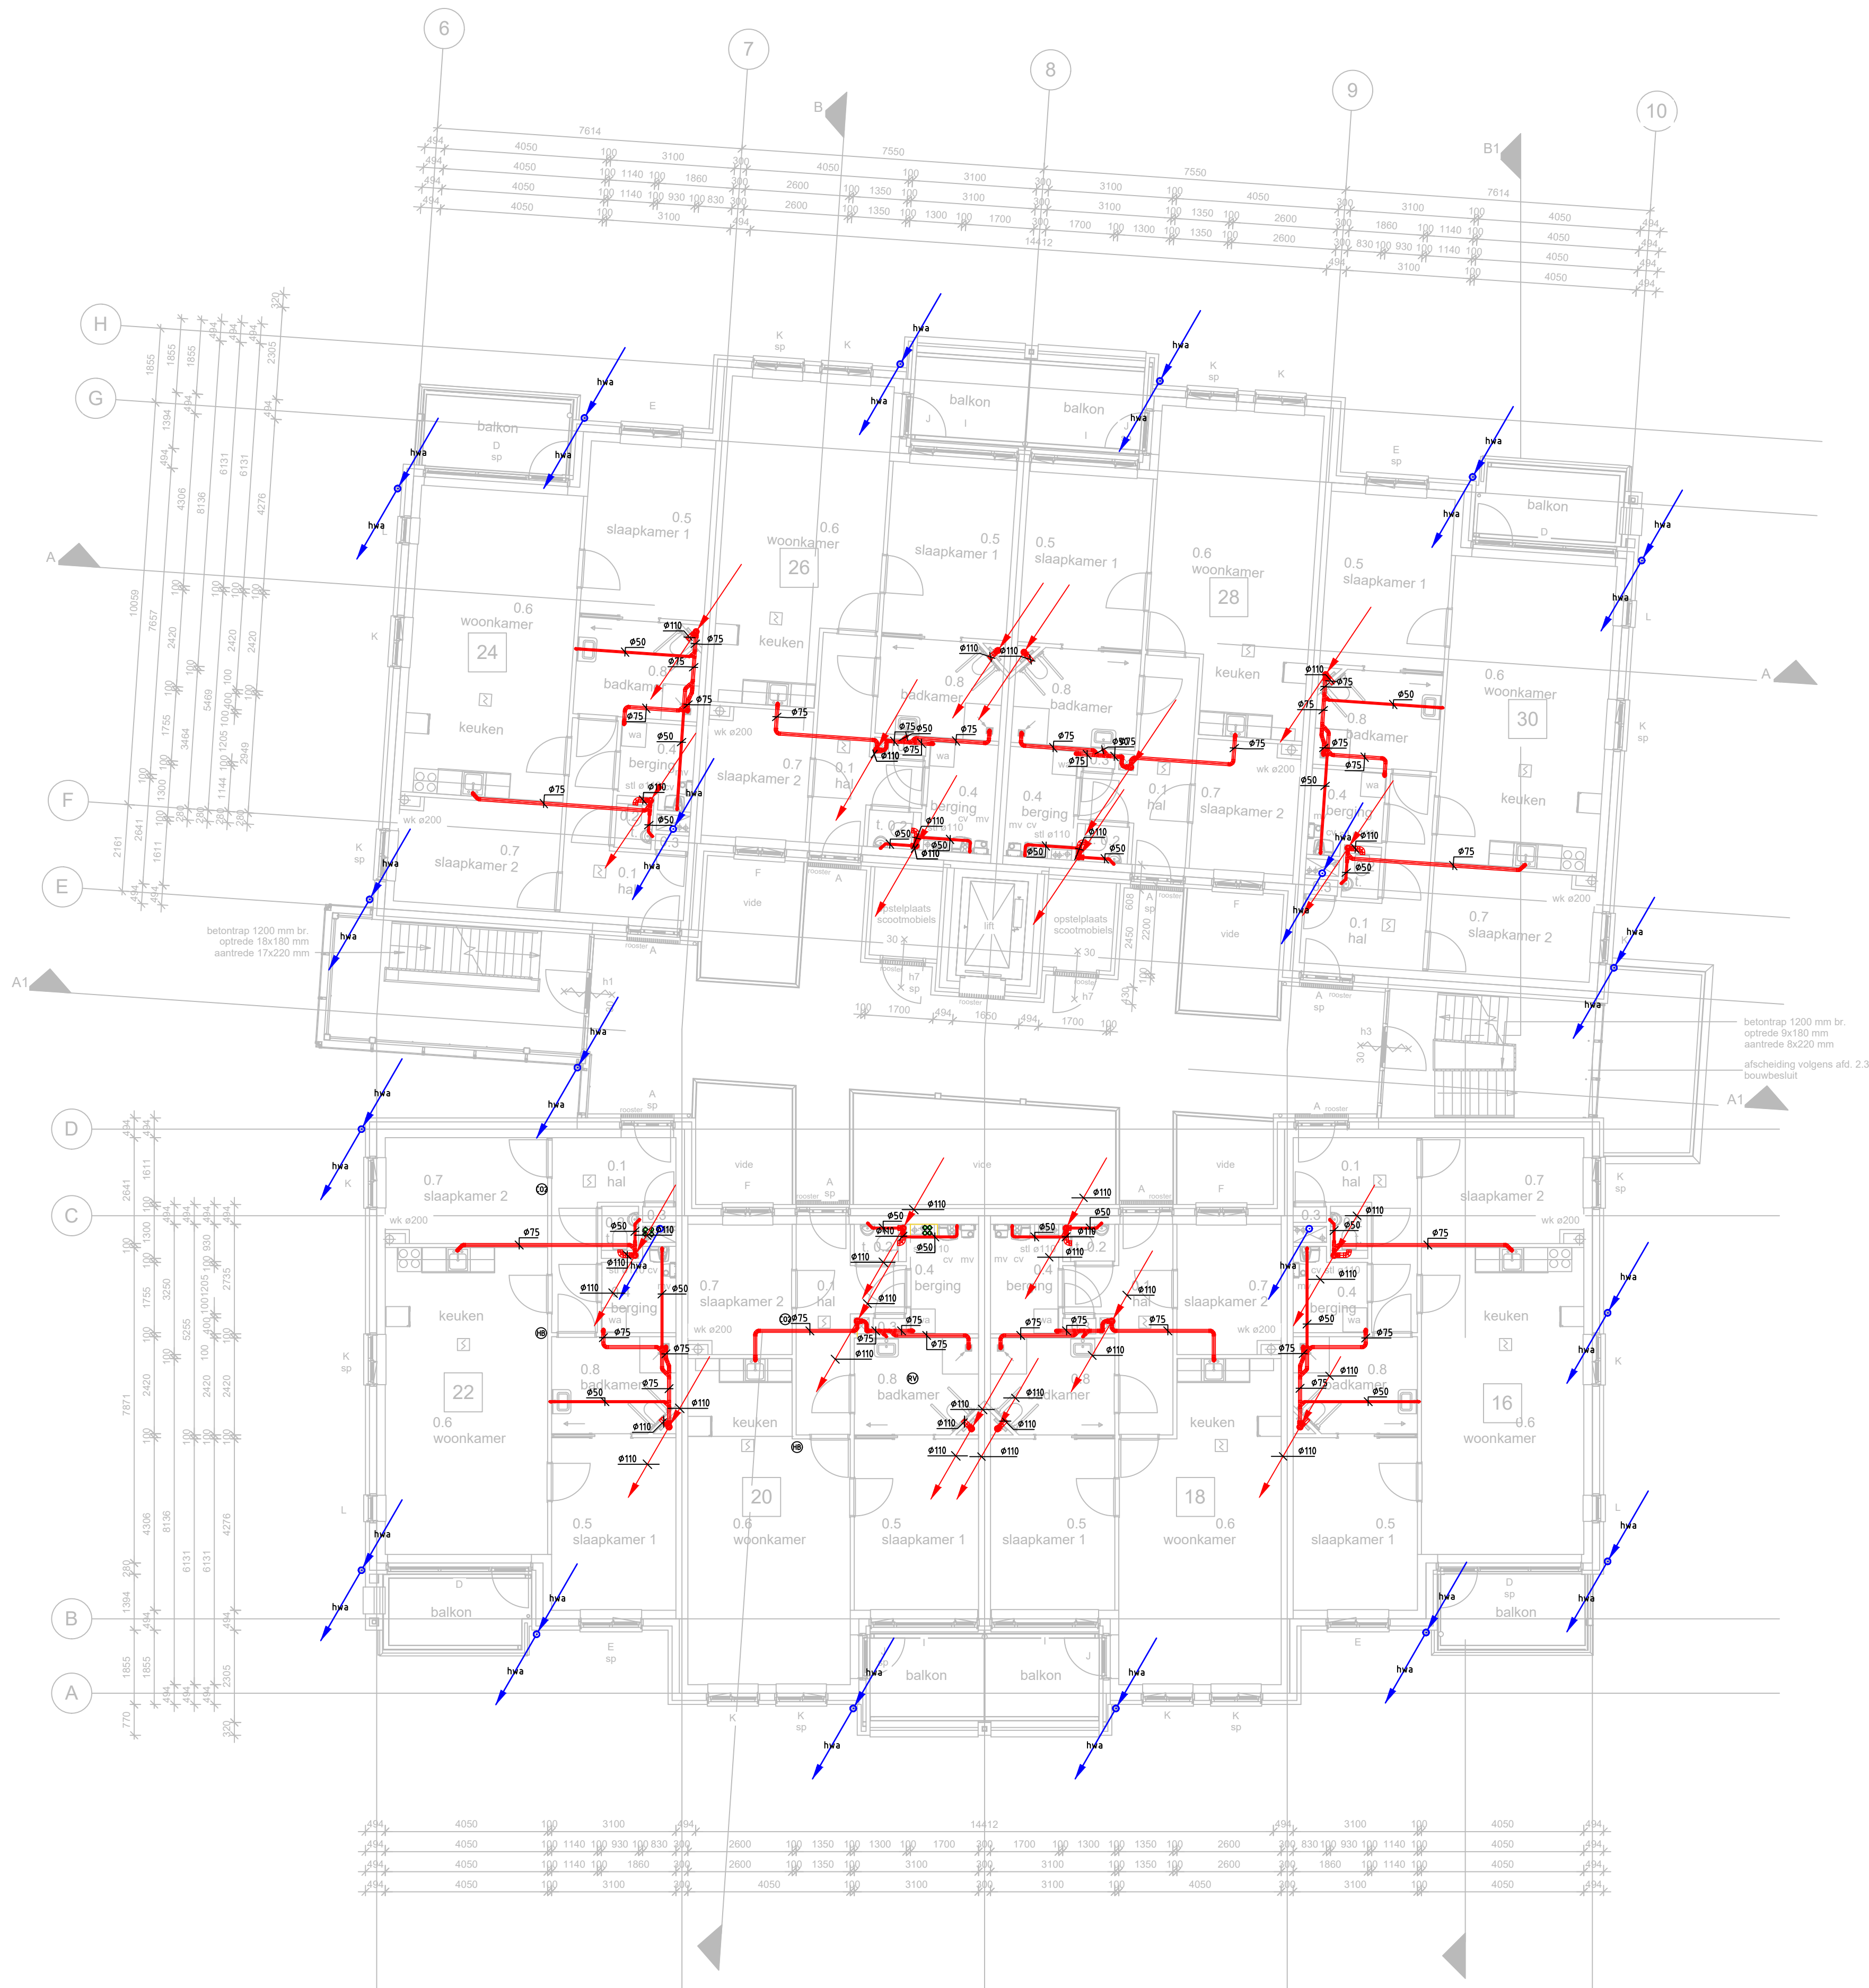

SENVOOL
Exakte leidingloop en afmetingen/diameters door installateur te bepalen.
Brandscheiding conform bouwkundige tekeningen, in ieder geval vloeren en schachten.

- Natuurlijke toevoer ventilatieleucht
- Kanaalventilator
- Retourkanaal (frond)
- Retourkanaal (instort)
- Ventilatiebox
- Afzuiging
- CO2 regeling ventilatie (woonkamer) is tevens hoofdbediening (230v)
- CO2 regeling ventilatie (slaapkamers) is slaapkamersensor (230v)
- RV regeling ventilatie middels vochtsensor in MV-box (badkamer)
- Vrijzone vloerverwarming, als aangegeven op plattegrond
- Zone vloerverwarming, als aangegeven op plattegrond
- uitgevoerd in kunststof buis
- Maximale lengte per groep 95mtr.
- CV-Leid: Unipipe Iso 9.x. (vzv isolatie)
- leidingwerk aandragen in afwerkplaat
- Rho VK-Constant Flow Vederer vloerverwarming/koeling met naregeling per ruimte.
- Aantal groepen zie tekening.
- Lok. Nummer
- Lok. Temperatuur
- Ruimtheternostaat
- LT-Radiator incl. ThV
- LTV/RGA cv ketel
- Vloerverwarmings verdeler Constant Flow incl. omkasting
- os. Ontstoppingsstuk riolering met opzetstuk 125mm tot 30cm onder maaiveld
- hwa hwa inpandig is een pluvia-systeem
- hwa hwa aan de gevel is een traditioneel-systeem
- Gasleiding/waterleiding
- Nutsmeter Water / Gas
- Kraan f.b.v. reservoirtoilet
- Kraan belucht/keerklep f.b.v. vaatwasser/wasmachine/vulkraan
- Kraan v.v. warm-/koudtapwater f.b.v. wastafel/douche/bad/keukengootsteen
- Kraan v.v. koudtapwater f.b.v. fontein
- VWA uitvoeren in PVC
- HWA inpandig uitvoeren als Pluvia tot buiten gevel

EN-RVISIE ingenieurs- & adviesbureau elektro- sanitair- & klimaattechniek		Status : Bestek
		Opdrachtgever : Pro Wonen
		Architect : Architectengroep Gelderland
		Adviseur : Enervisie b.v.
		Getekend : RTH
		Schaal : 1:100
		Datum : 02-03-2017
		Formaat : A1
Wijziging:		
PROJECT : De Zonnekamp		
Gebouw D ,22 appartementen		
ADRES : Magnolia		
Zelhem		
BETREFT: Riolering en Hwa		
Dak		
		Europark 16
		Postbus 470
		7100AL Winterswijk
		www.enervisie.com
		Projectnummer:
		016002
		VWA/HWA-03