


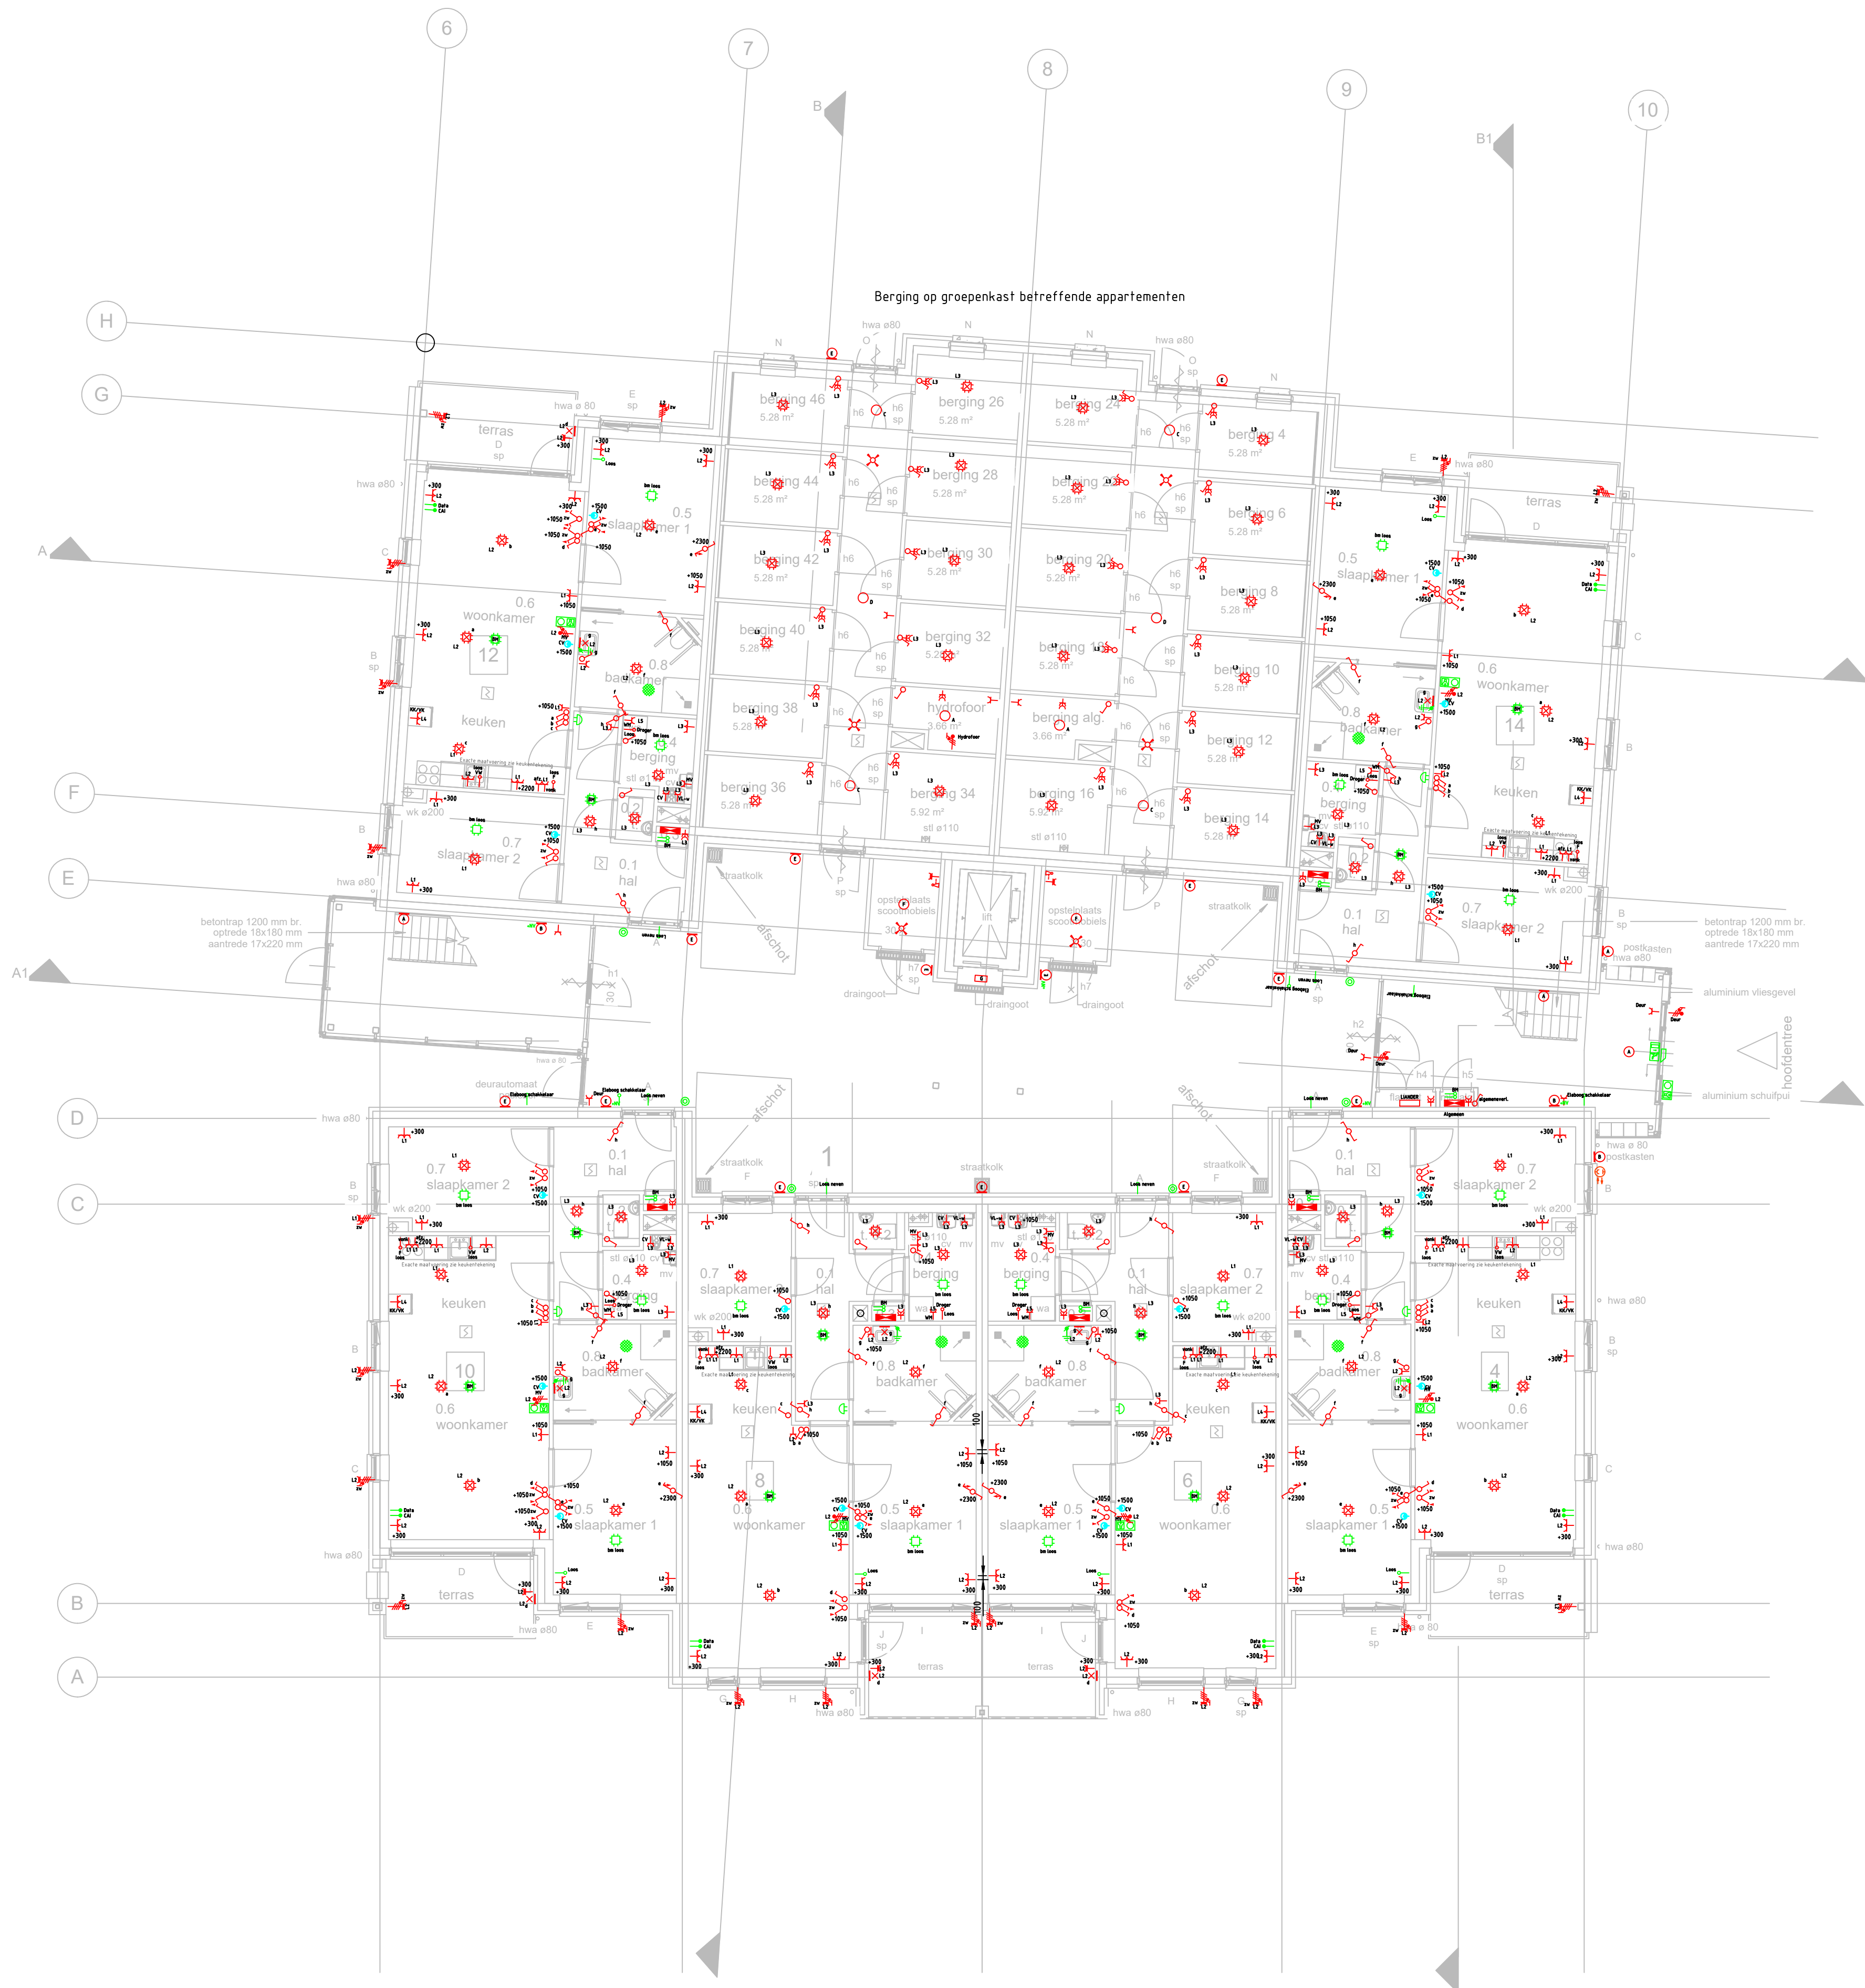

- Loze leidingen 3/4 tot in de meterkast voorzien van trekdraad
- Aanbrengen schakelmateriaal in 50mm inbouwdoos
- Meerdere componenten combineren onder een afdekraam
- Schakelmateriaal conform bestek, kleur RAL9010 in nader overleg met opdrachtgever
- Inbouwdozen zonder schakelmateriaal voorzien van blindplaat conform schakelmateriaal
- Schemerschakelaar tijdschakeling (buitenverlichting) via meterkast en overbrugging verlichting
- Verlichting in de trappenhuizen schakelen door schemerschakeling
- Armaturen in vochtigruimten en buiten in juiste IP klasse
- De verdeler voorzien van extra goepen voor terrein voorzieningen + 20% uitbeidingsmogelijkheid
- Data uitwerking afhankelijk van de aanbieder internet in basis Cat5 bekabeling
- NUTS voorzienigen opnemen en besprekingen plannen.

Symbolenlijst

Symbol	Omschrijving
⬇	Aansluitpunt 1 fase, nul en beschermingscontact voor aansturing MV box
⬆	Aansluitpunt bewaking niet bedraad uitvoeren 3/4 buis
⬆	Aansluitpunt CAI-DATA, bedraad uitvoeren met 3/4 buis
⬆	Aansluitpunt, niet bedraad uitvoeren met 3/4 buis
⊗	Aansluitpunt licht, armatuur op wand
⬆	Aansluitpunt niet bedraad
⬆	Aardingspunt bij contactdoos
●	Aardmat
○	Armatuur
⊗	Armatuur
⊗	Armatuur op wand
⊗	Bel
⊗	Brandmelder
⊗	Centraaldoos voor mogelijk toekomstige brandmeld installatie
⊗	Centraaldoos met lichtpunt
⊗	Defector, plafond
⊗	Deuropener algemeen
⊗	Drukknop
⊗	Foto-elektrische cel zend en ontvang
⊗	Noodverlichtingsarmatuur, transparant, vluchtweg beneden, wand
⊗	Schakelaar voor zonwering op en neer
⊗	Schakelaar, 1-polig
⊗	Schakelaar, wissel-
⊗	Schakelaar, wissel-, trek-
⊗	Verdeelinrichting
⊗	Verdeelinrichting
⊗	Videofoon
⊗	Wandcontactdoos 1-voudig met beschermingscontact
⊗	Wandcontactdoos 1-voudig met beschermingscontact, waterdicht
⊗	Wandcontactdoos 1-voudig met beschermingscontact, waterdicht, bediening door sleutel
⊗	Wandcontactdoos 2 fasen, nul en beschermingscontact, waterdicht
⊗	Wandcontactdoos 2-voudig met beschermingscontact
⊗	Wandcontactdoos 2-voudig met beschermingscontact in 1 ovale inbouwdoos

ARMATUURCODELIJST

Armatuurcode	Omschrijving	Lamp	Fabrikant	Montage	Lumen
A	DOTT M 3000K	LED	Lightronics	opbouw	1720
B	DOTT M 3000K + NV	LED	Lightronics	opbouw	1720
C	PVX 3000k	LED	Lightronics	opbouw	15
D	PVX 3000k +NV	LED	Lightronics	opbouw	15
E	TPK 3000K	LED	Lightronics	opbouw	15
F	DOTT 3000K	LED	Lightronics	opbouw	15

EN-RVISIE

ingenieurs- & adviesbureau

elektro- sanitair- & klimaattechniek

Status : Bestek

Opdrachtgever : Pro Wonen

Architect : Architectengroep Gelderland bv

Adviseur : Enervisie b.v.

Getekend : rz

Schaal : 1:100

Datum : 02-03-2017

Formaat : A1

Wijziging:

PROJECT : De Zonnekamp

Gebouw D ,22 appartementen

ADRES : Magnoliaweg

Zelhem

BETREFT : Elektrotechnische installatie

Begane grond

Europark 16

Postbus 470

7100AL Winterswijk

www.enervisie.com

Projectnummer:

016002

EL-00