



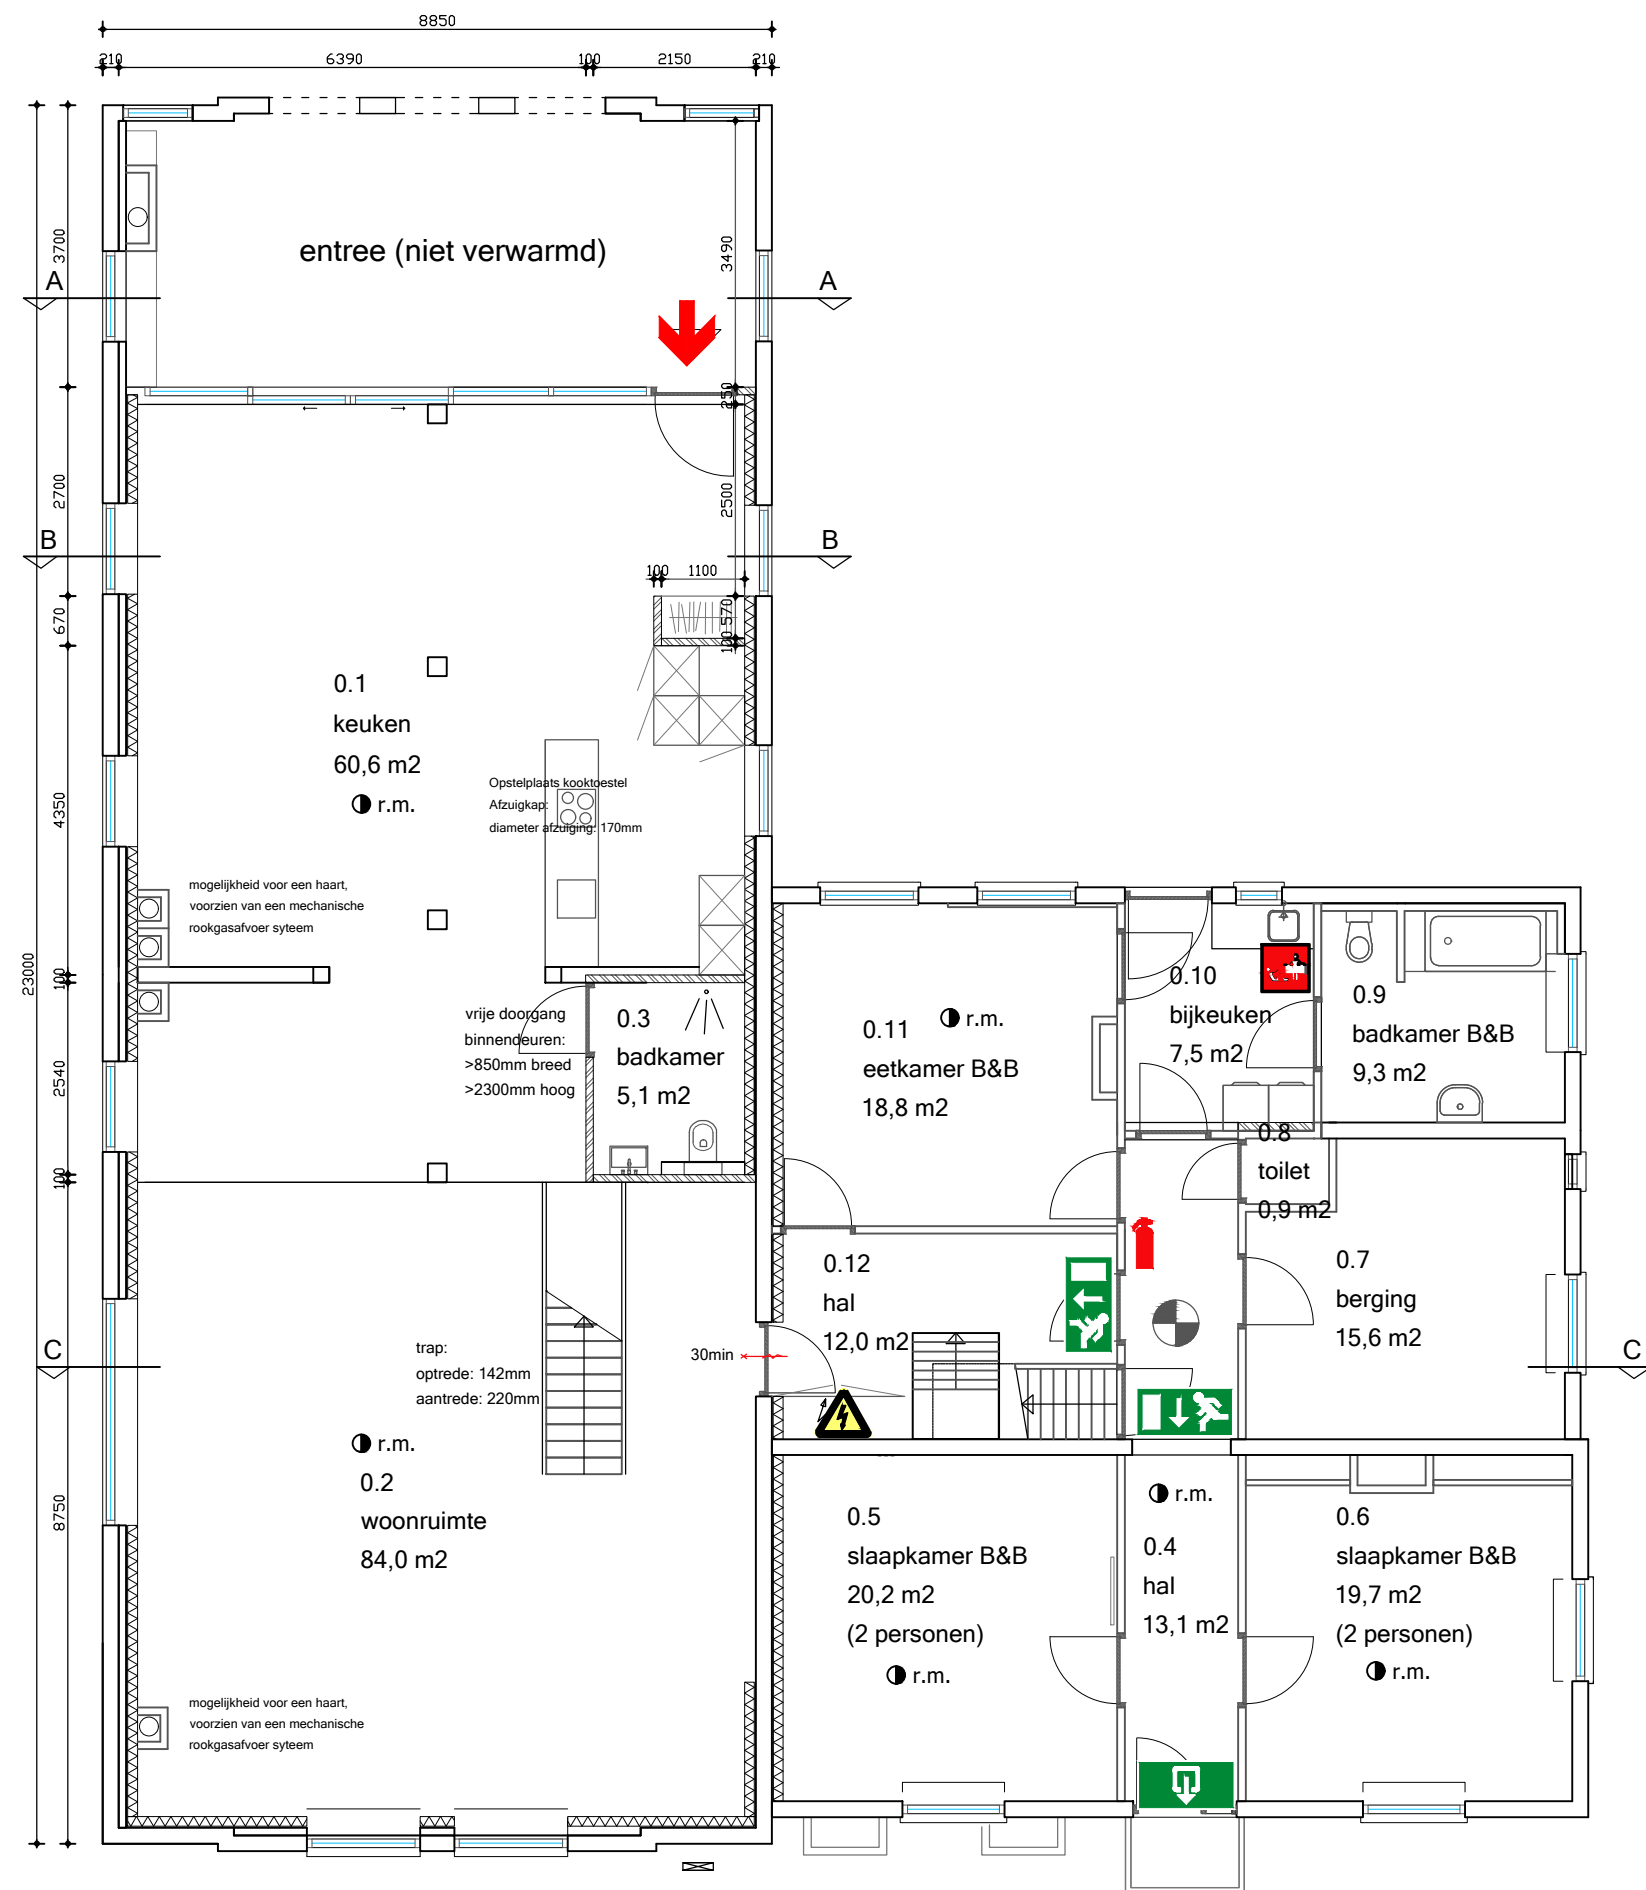

Begane grond

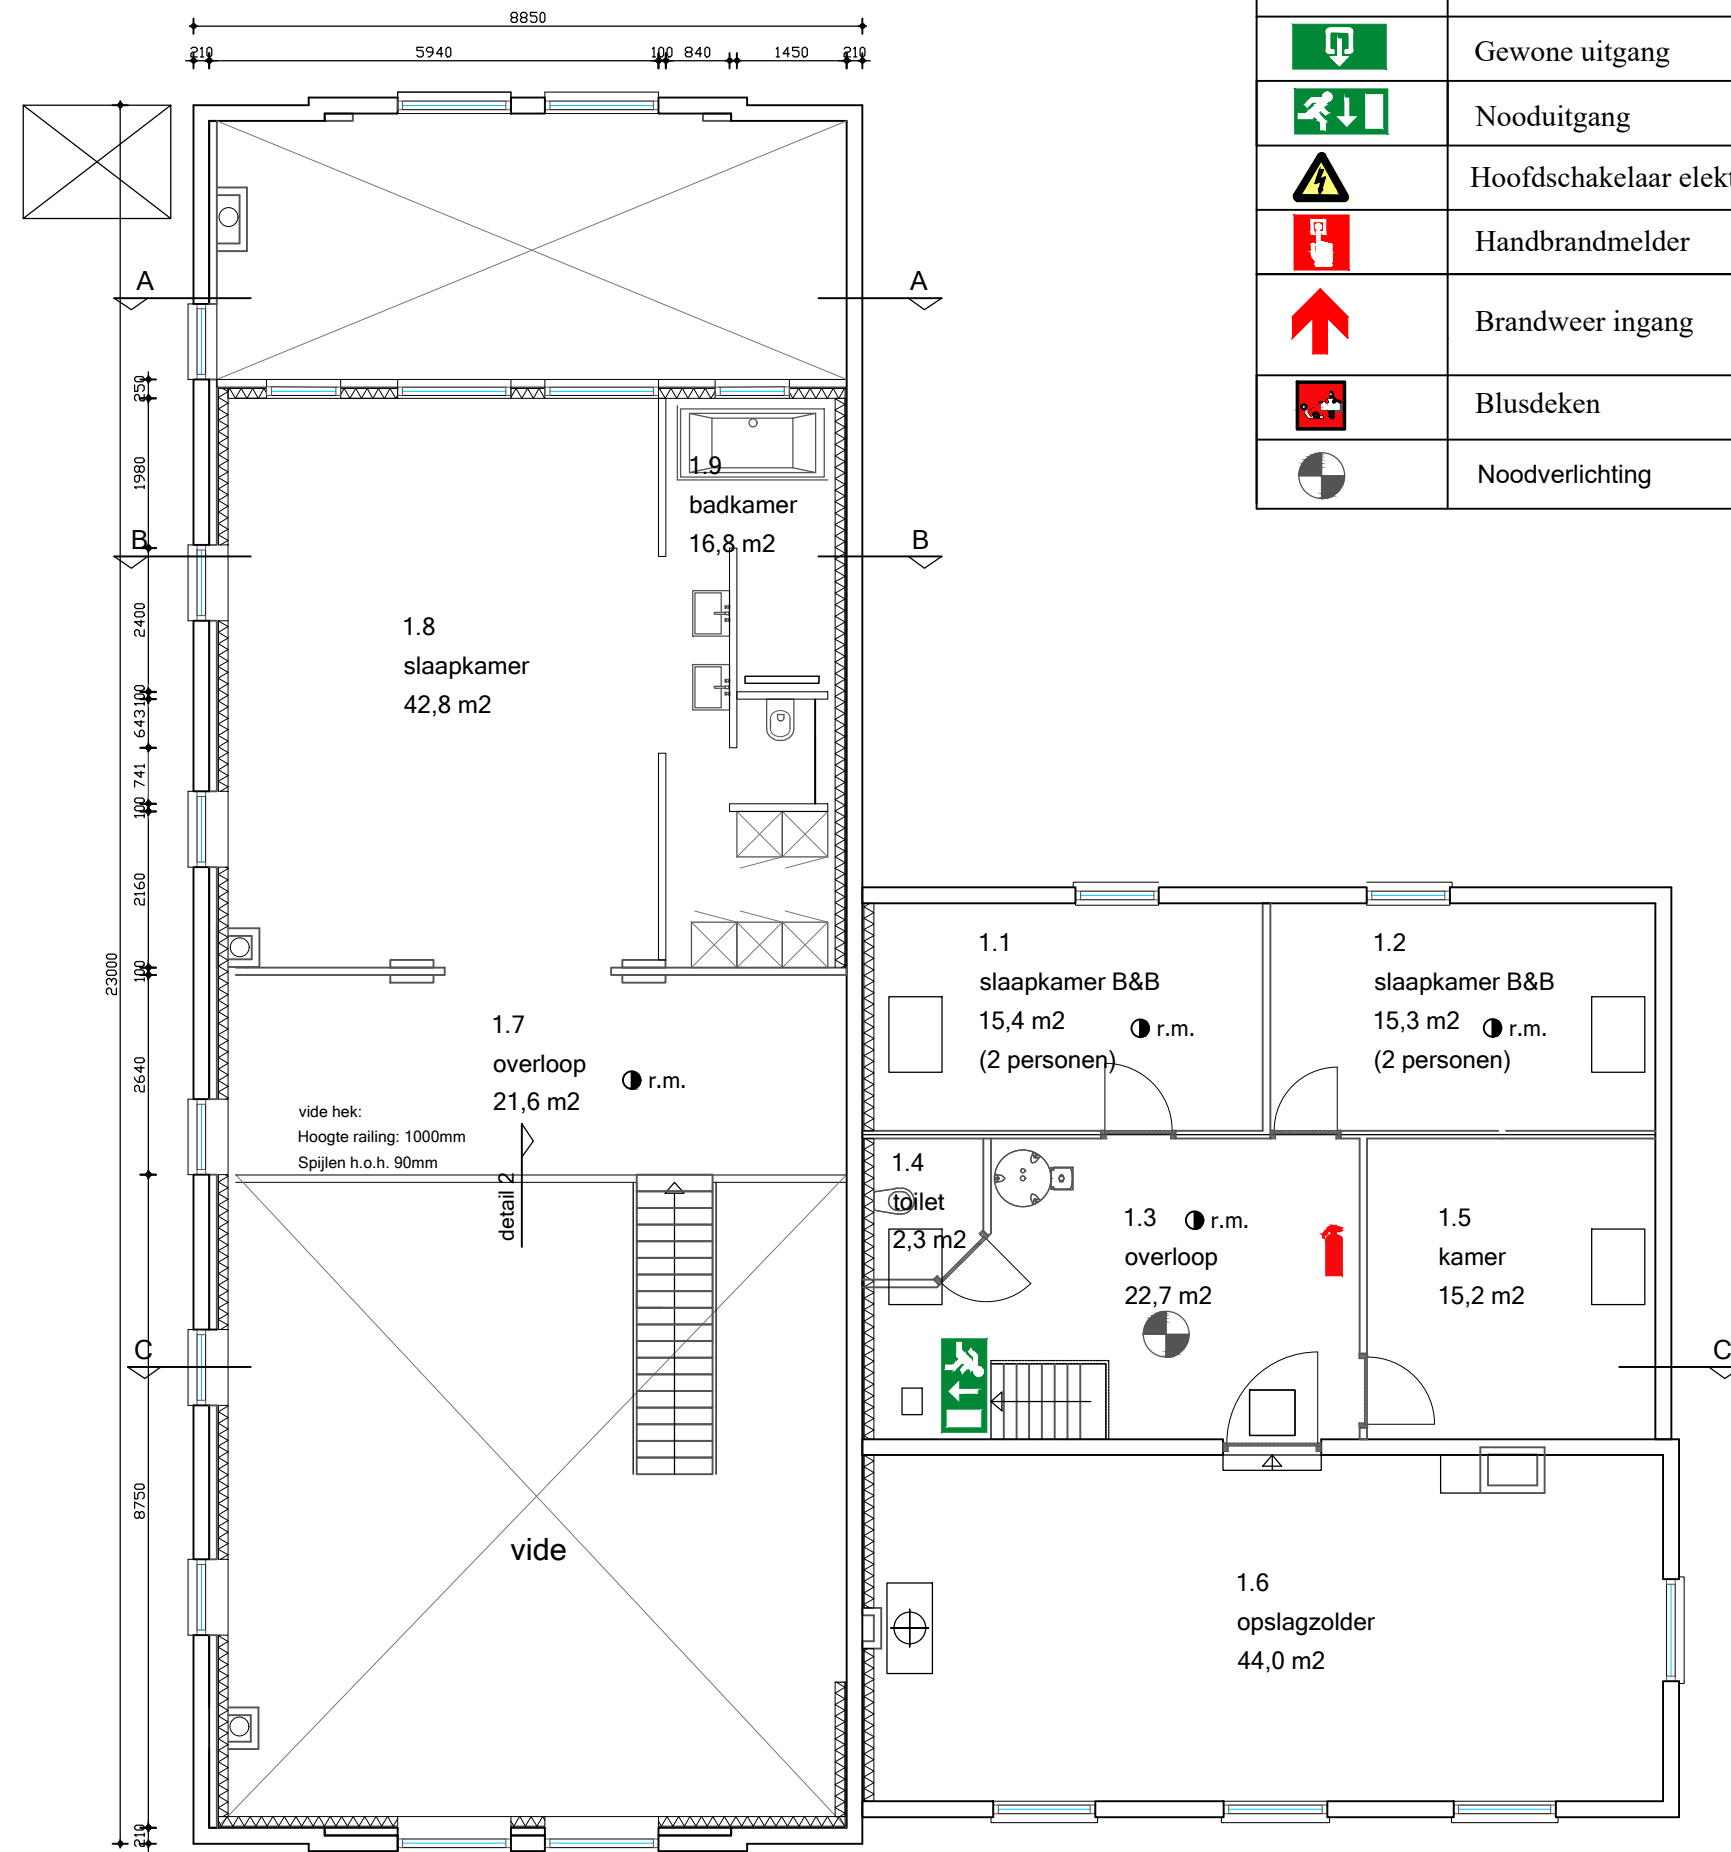

Eerste verdieping

	Brandblusser
	Rookmelder
	Gewone uitgang
	Nooduitgang
	Hoofdschakelaar elektra
	Handbrandmelder
	Brandweer ingang
	Blusdeken
	Noodverlichting

Verbouw oude school Dollemansstraat 11 te Baak

Houting
Bouwservice

Mail: timondenhousing@gmail.com
Web: www.houting-bouwservice.nl

■ schaal: 1:100
■ Formaat: A2
■ Getekend: Timon den Houting
■ Onderdeel: Brandveilig gebruik

■ Datum: 9-3-2017
■ Gewijzigd: a: -
b: -
c: -

■ Opdrachtgever:
Geert Megens
Dollemansstraat 11
7223 KH Baak

■ Projectnummer:
16002

■ Blad: DO-01