


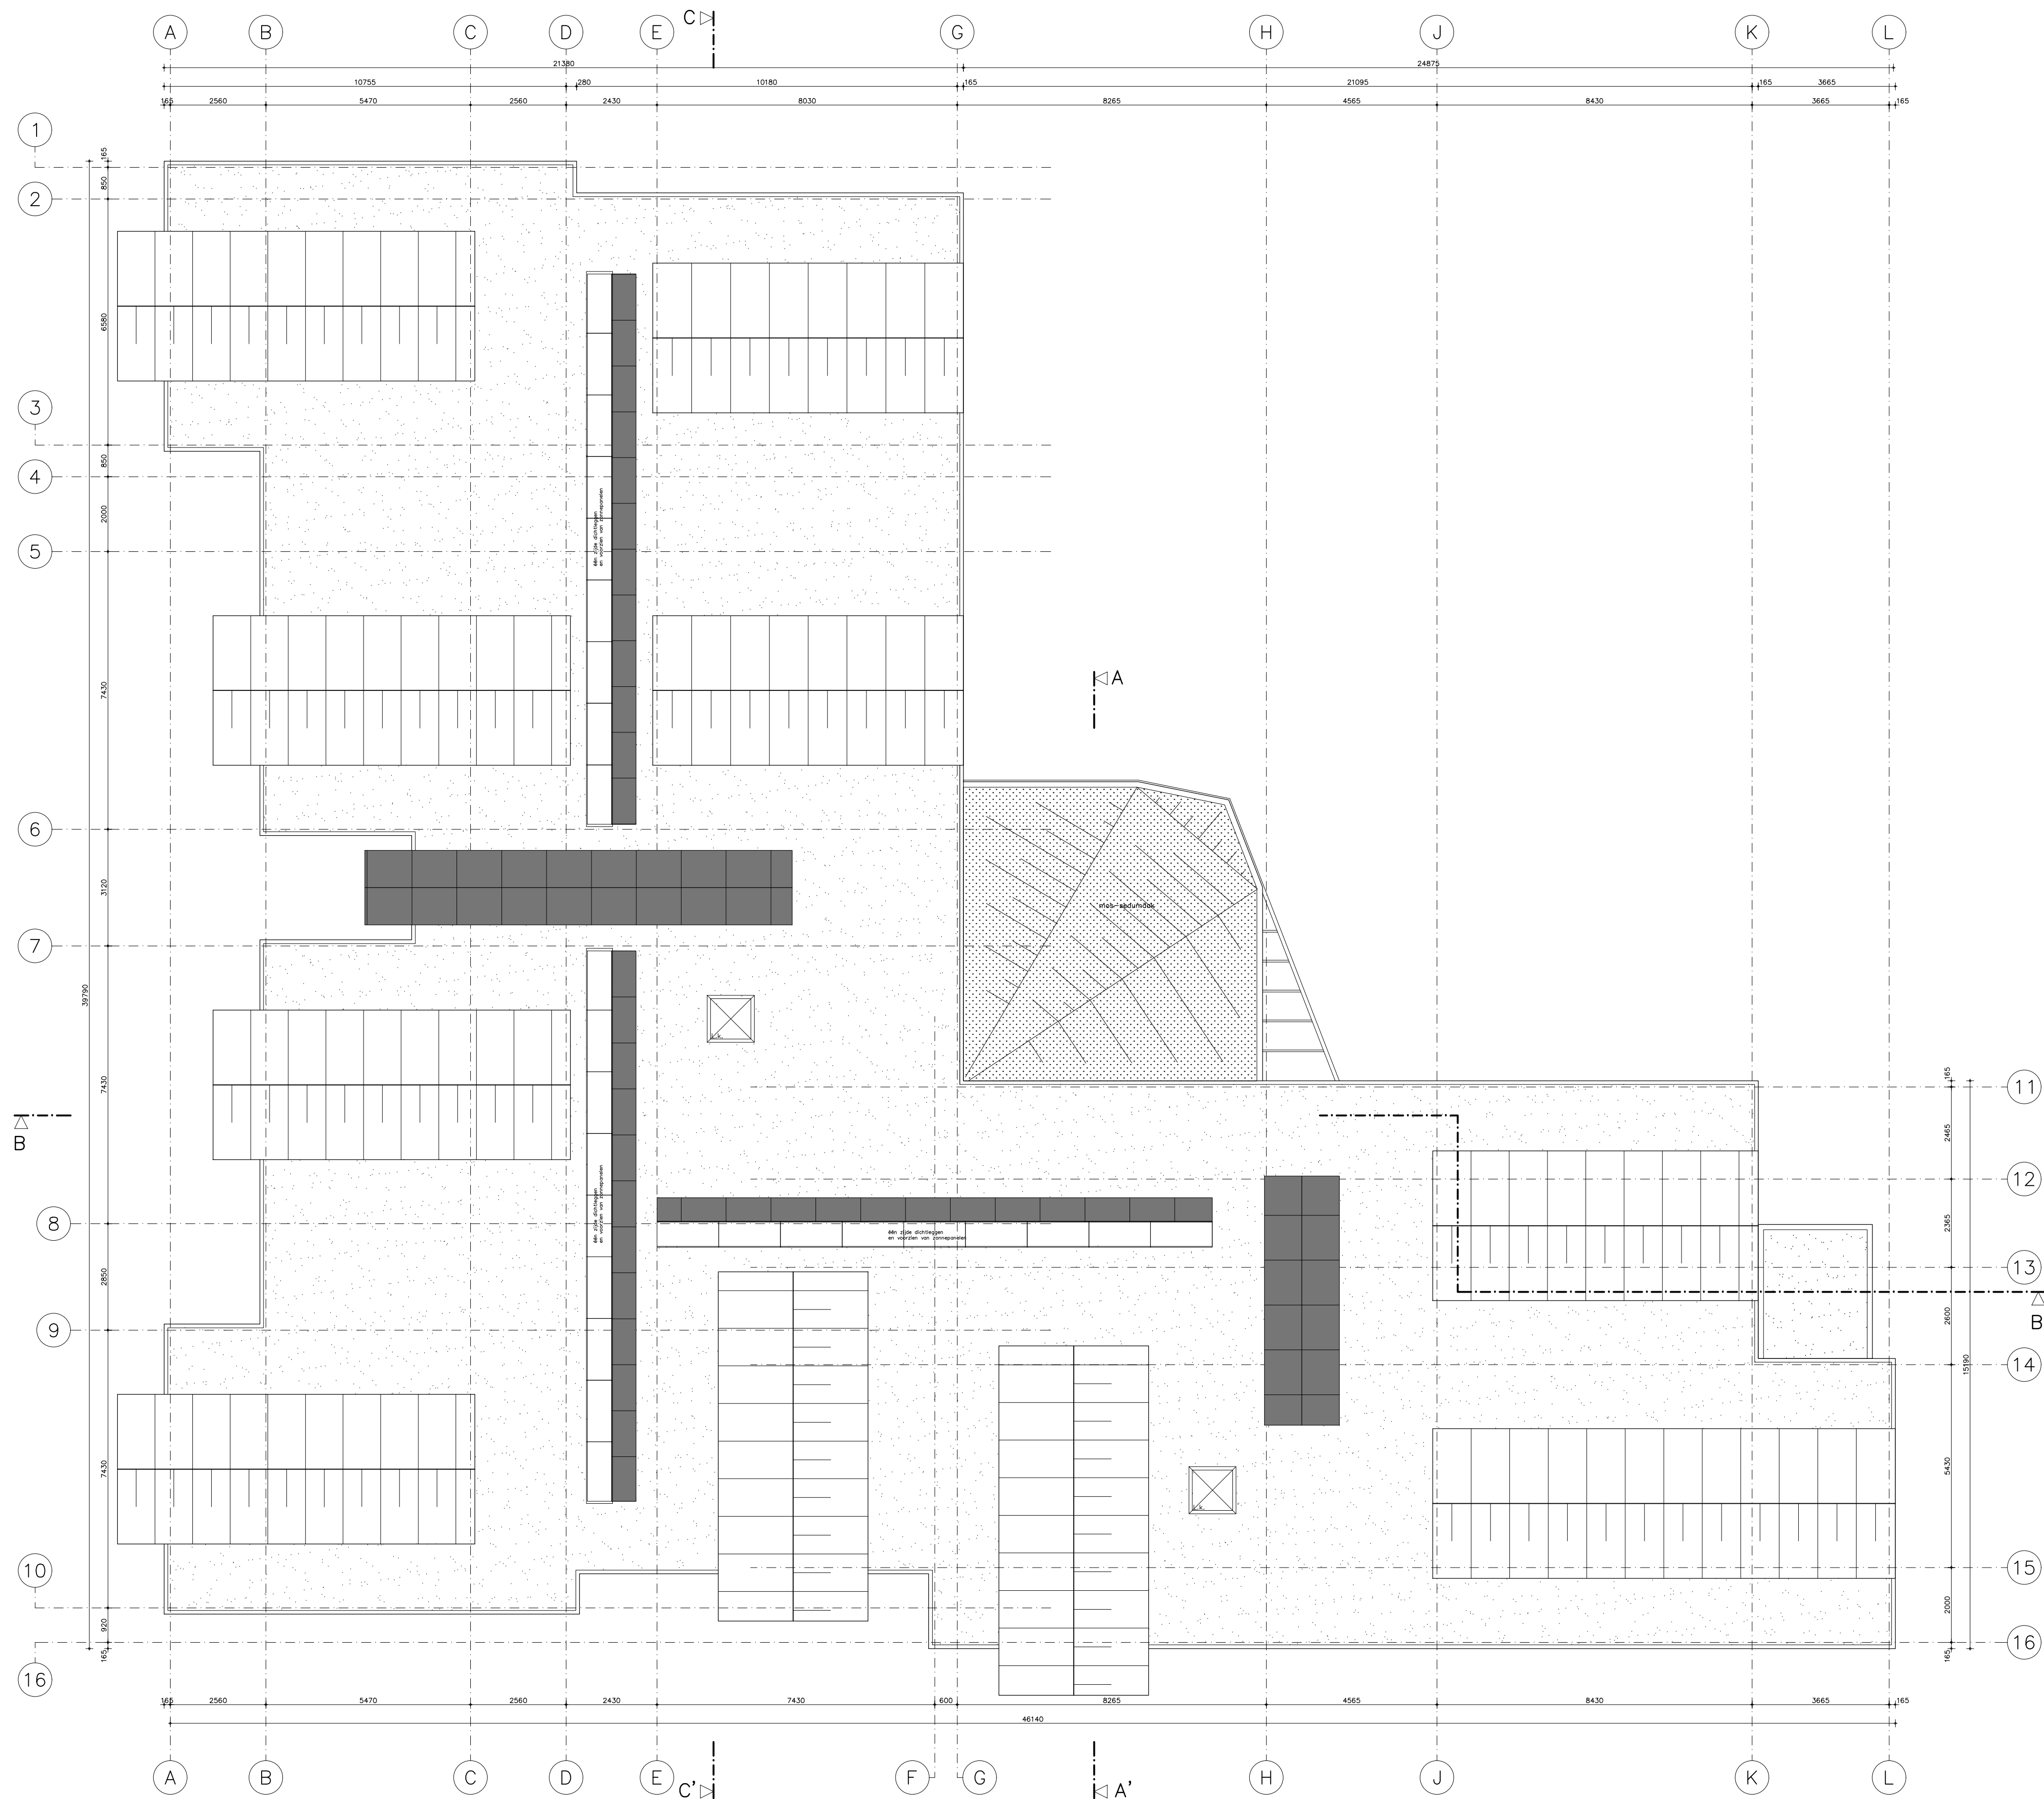

RENVOOI ALGEMEEN	RENVOOI BRAND
bestaande spouwmuur bestaand kalkzandsteen metastudwand lichtkoepel nieuwe deur entree open dagmaat afvoer hemelwaterafvoer bitumen dak mos-sedumdak	algemene noodverlichting aanduiding nooduitgang aanduiding vluchtrichting brandslanghaspel handbrandmelder slowwhoop rookmelder poederblusser brandmeldcentrale 30 min. WBDBo brandscheiding zelfsluitend en 30 min. brandw. deur
- Constructies volgens opgave constructeur - Installaties volgens opgave installatie-adviseur	- Het bouwwerk wordt voorzien van een brandmeldinstallatie conform NEN 2535

V.A.L.T.O.S. architecten • adviseurs • b.v.

Turfweg 71 3065 AJ Rotterdam tel. 010-425 76 22 fax 010-425 49 66 rotterdam@valtos.nl postbus 8263 3009 AG Rotterdam
Overschiestraat 59 1062 XD Amsterdam tel. 020-669 23 21 fax 020-615 82 09 amsterdam@valtos.nl

Project : IKC Jan Ligthart te Vlaardingen	datum : 1808'17 d
Opdrachtgever : Stichting Wijzer	schaal : 1:100 c
	afm. : A1 b
	get. : MVB a
Onderdeel : Dakplattegrond Nieuwe toestand	werknr. : 2250.0
Omgevingsvergunning	tek.nr. : OV-A21-10