


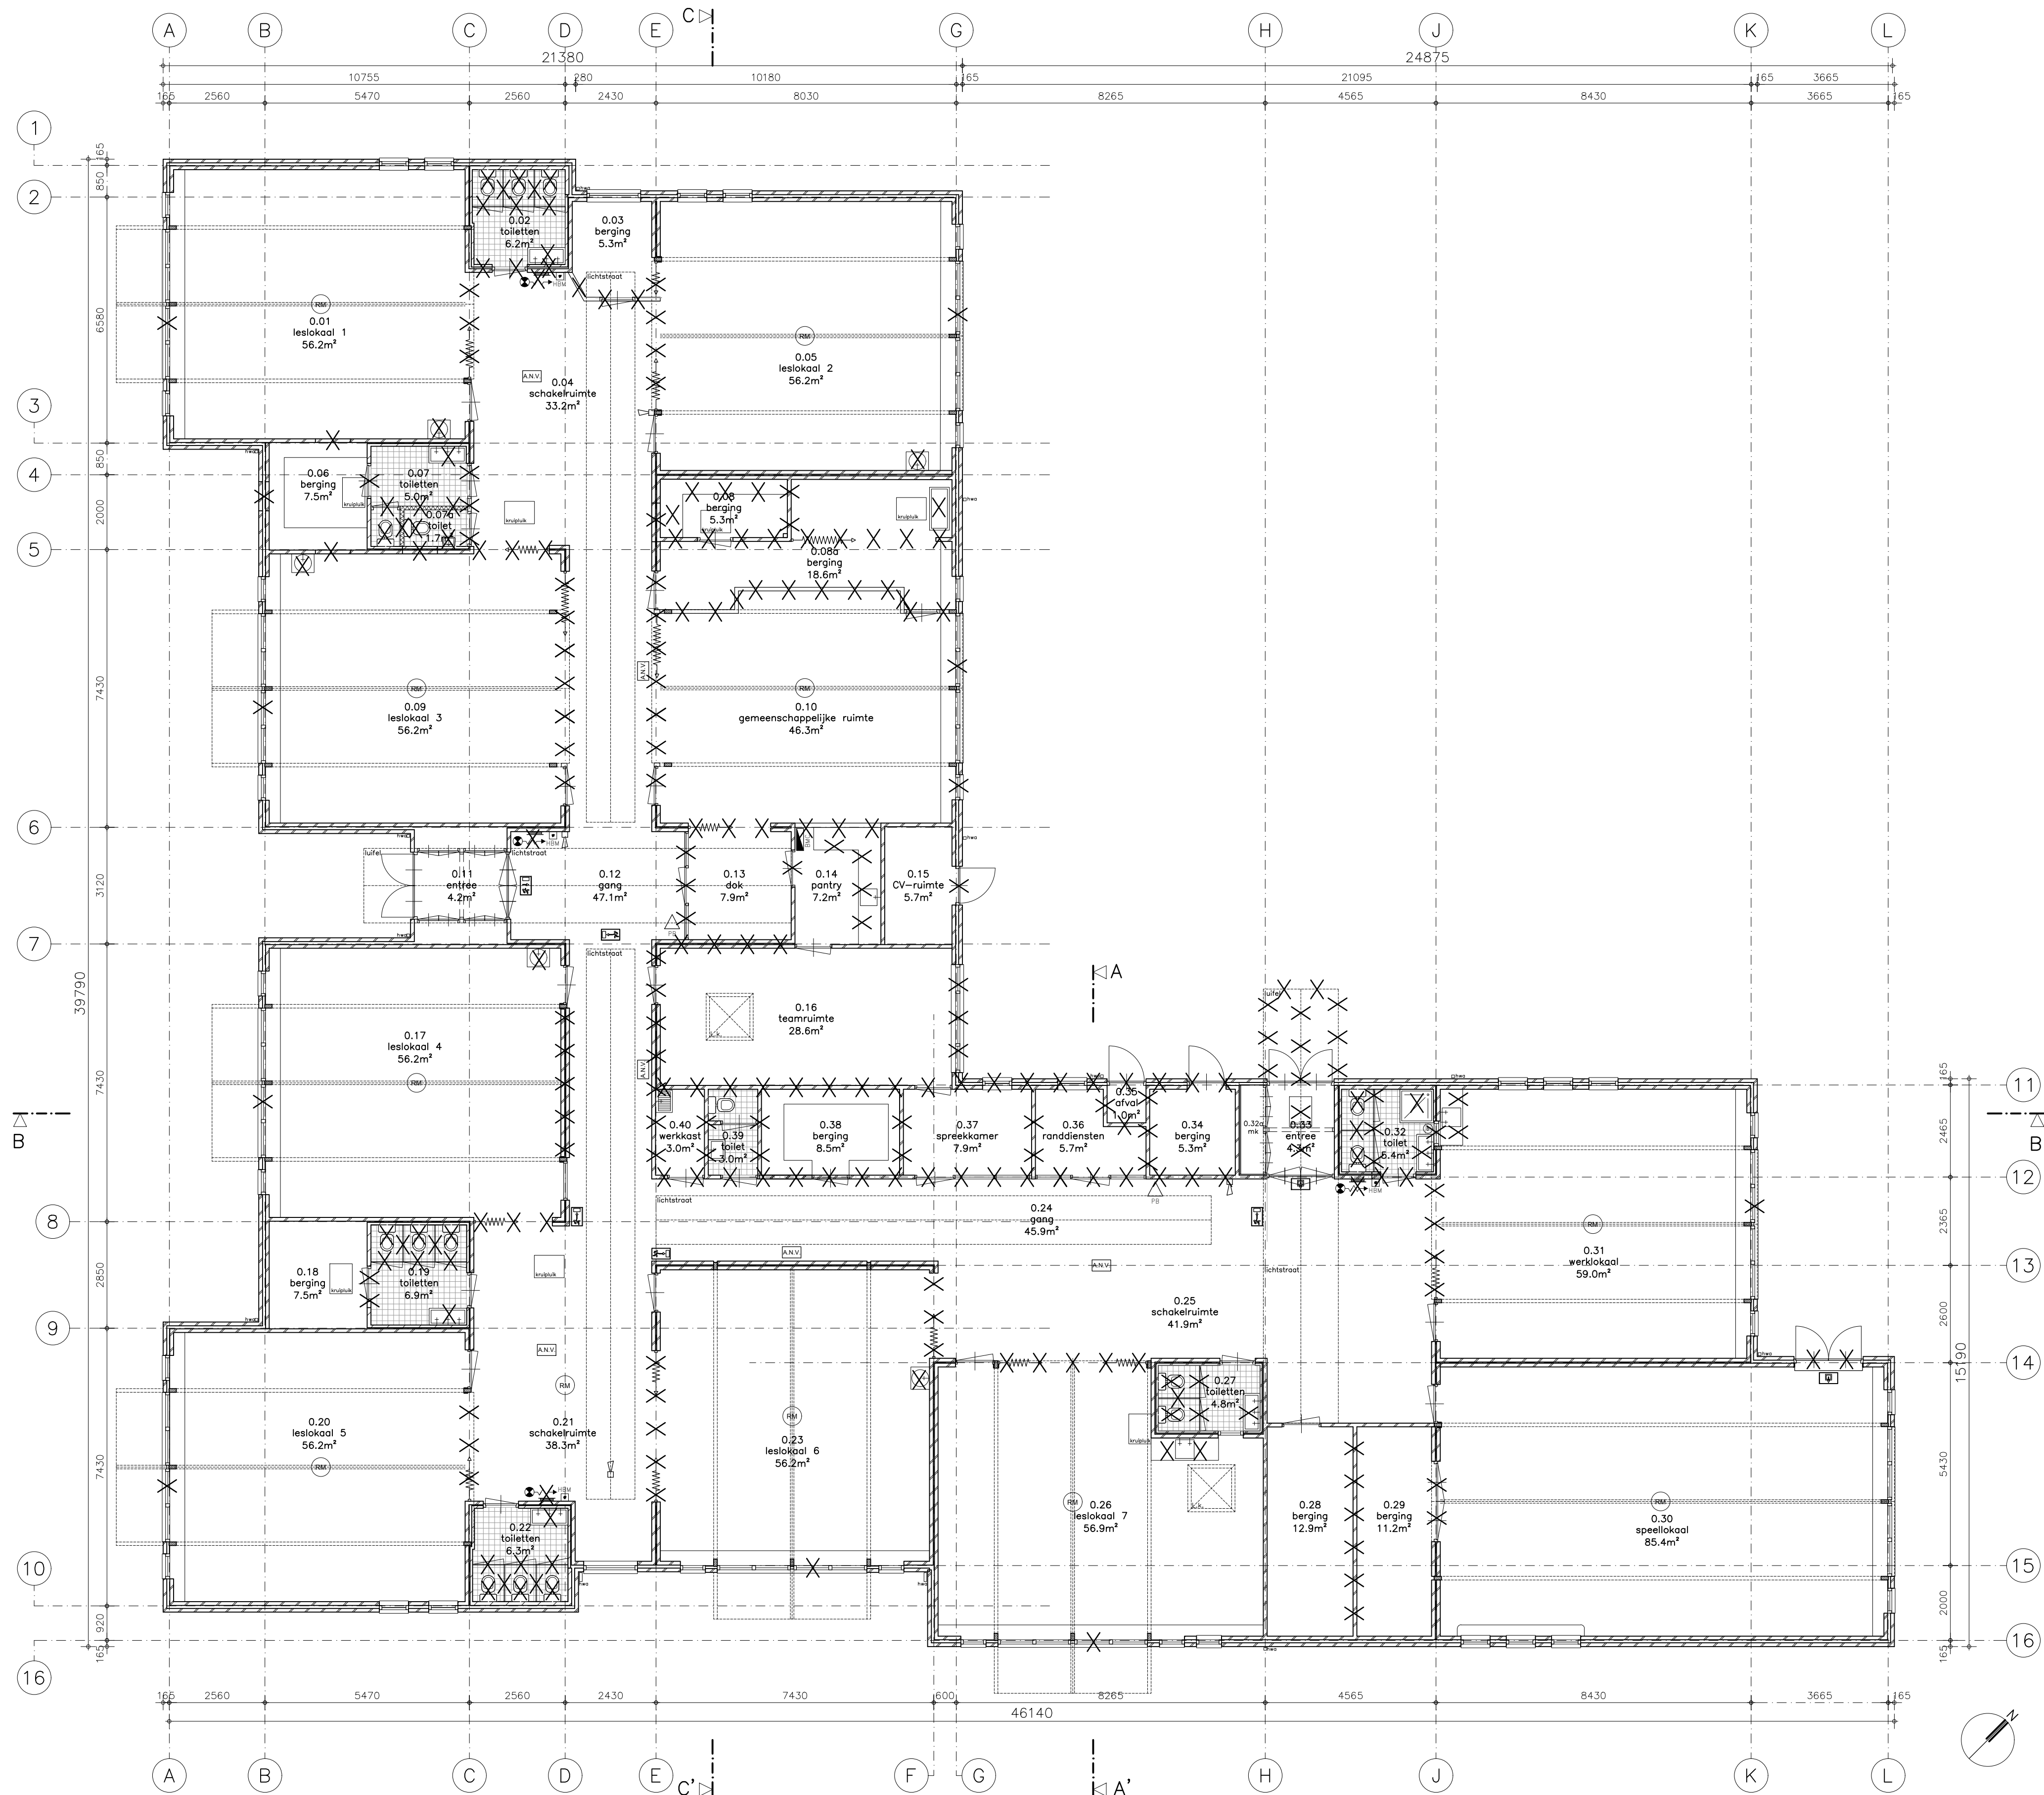

RENVOOI ALGEMEEN	RENVOOI BRAND
bestaande spouwmuur	algemene noodverlichting
bestaand kalkzandsteen	aanduiding nooduitgang
te slopen	aanduiding vluchtrichting
lichtkoepel	brandslanghaspel
	handbrandmelder
	slowwhoop
	rookmelder
	poederblusser
	brandmeldcentrale

V.A.L.T.O.S. architecten adviseurs b.v.

Turfweg 71 3065 AJ Rotterdam tel. 010-425 76 22 fax 010-425 49 66 rotterdam@valtos.nl postbus 8263 3009 AG Rotterdam
Overschietstraat 59 1062 XD Amsterdam tel. 020-669 23 21 fax 020-615 82 09 amsterdam@valtos.nl

Project : IKC Jan Ligthart te Vlaardingen

Opdrachtgever : Stichting Wijzer

Onderdeel : Plattegrond
Bestaande toestand

Omgevingsvergunning

datum : 1808'17 d
schaal : 1:100 c
afm. : A1 b
get. : RG a

werknr. : 2250.0

tek.nr. : OV-A20-00