


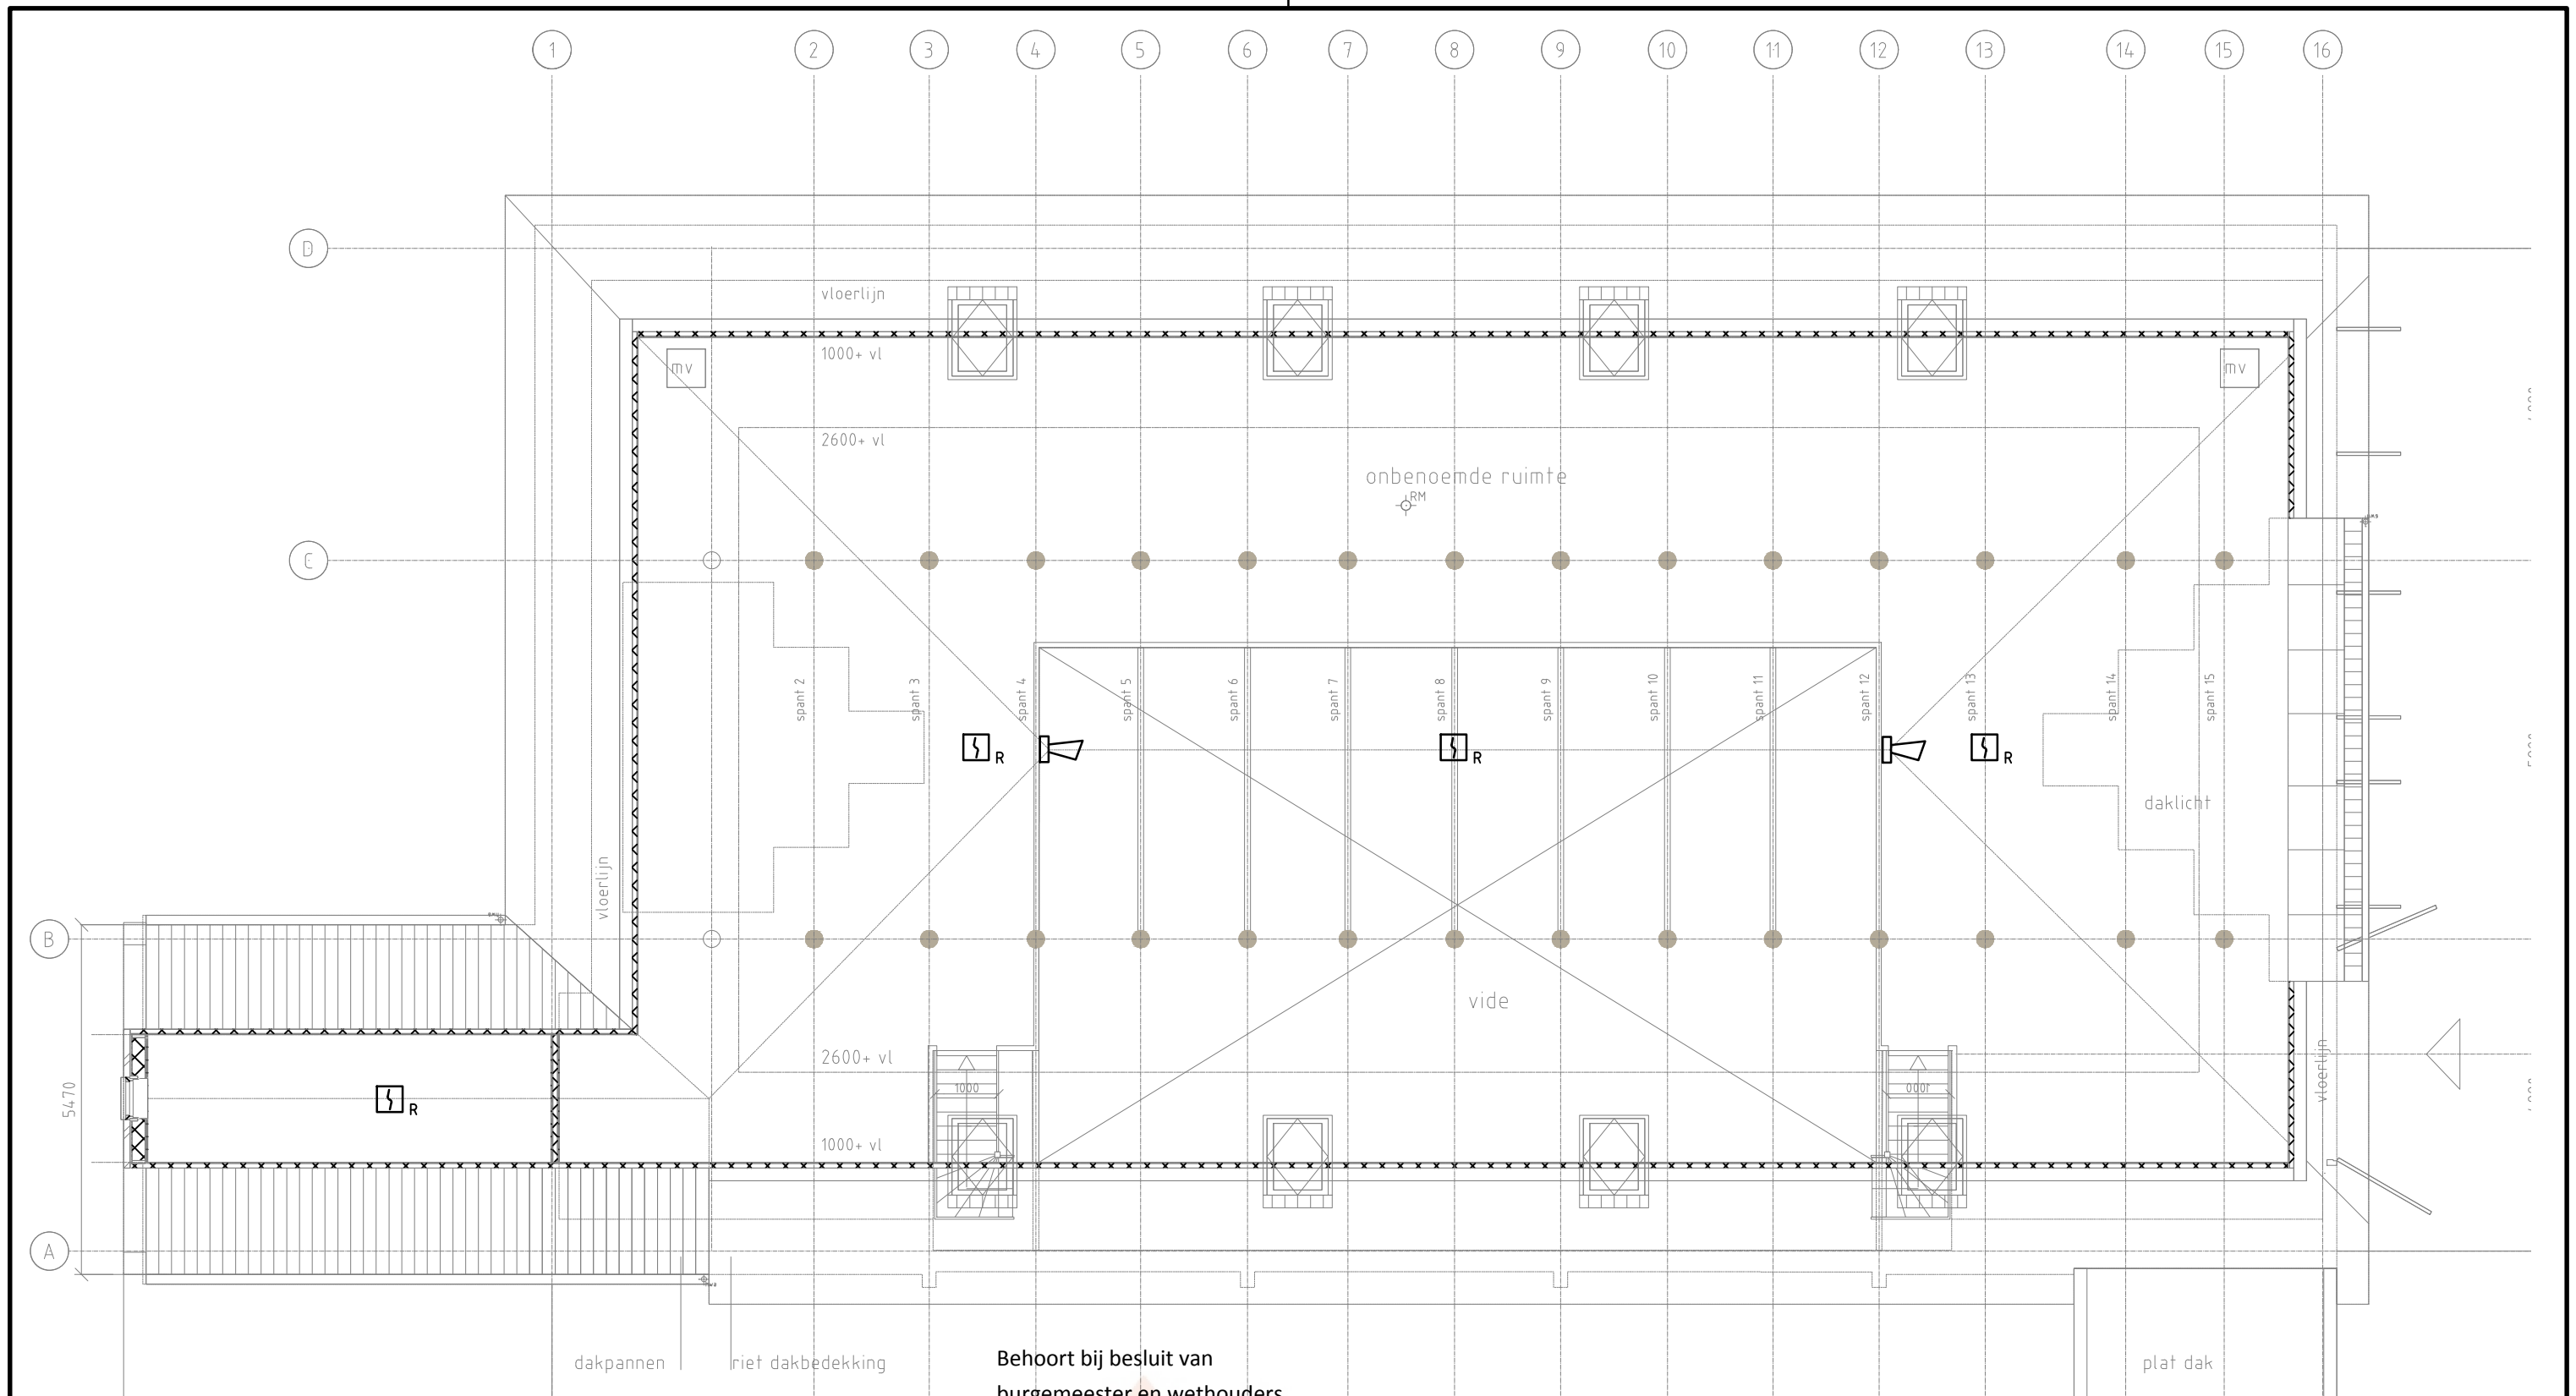

Symbolenlijst

Symbol	Omschrijving
	Brandmeldcentrale
	Flitslicht
	Handbrandmelder
	Optisch rookmelder
	Optisch rookmelder, ingebouwde slow whoop
	Nevenindicator
	Slow whoop

Behoort bij besluit van
burgemeester en wethouders
van gemeente Hollands Kroon

zaaknummer **Z-129012**
datum **23 februari 2017**

Martine Wilms
medewerker WABO
afdeling Dienstverlening

DATUM	Schaal 1:100	Datum	Opmerkingen TER GOEDKEURING	Aantal
	Getekend ZSD/J. de Soet	02-12-2016		Blad no. 12
	Gecontroleerd			
GET.	RENOVATIE WIERSCHUUR STROEERWEG 1 TE HIPPOLYTUSHOEF BRANDMELDINSTALLATIE 1e VERDIEPING			
	 EBD Techniek B.V. Elektrotechniek, Beveiliging, Data & Telefonie	EBD techniek B.V. Elektrotechniek, Beveiliging, Data & Telefonie Signaal 14 1446 XA Purmerend tel.: 0299-477520	Formaat	VC 1394
			A3	PR 2016B352
			Tekening no.	4409-12