


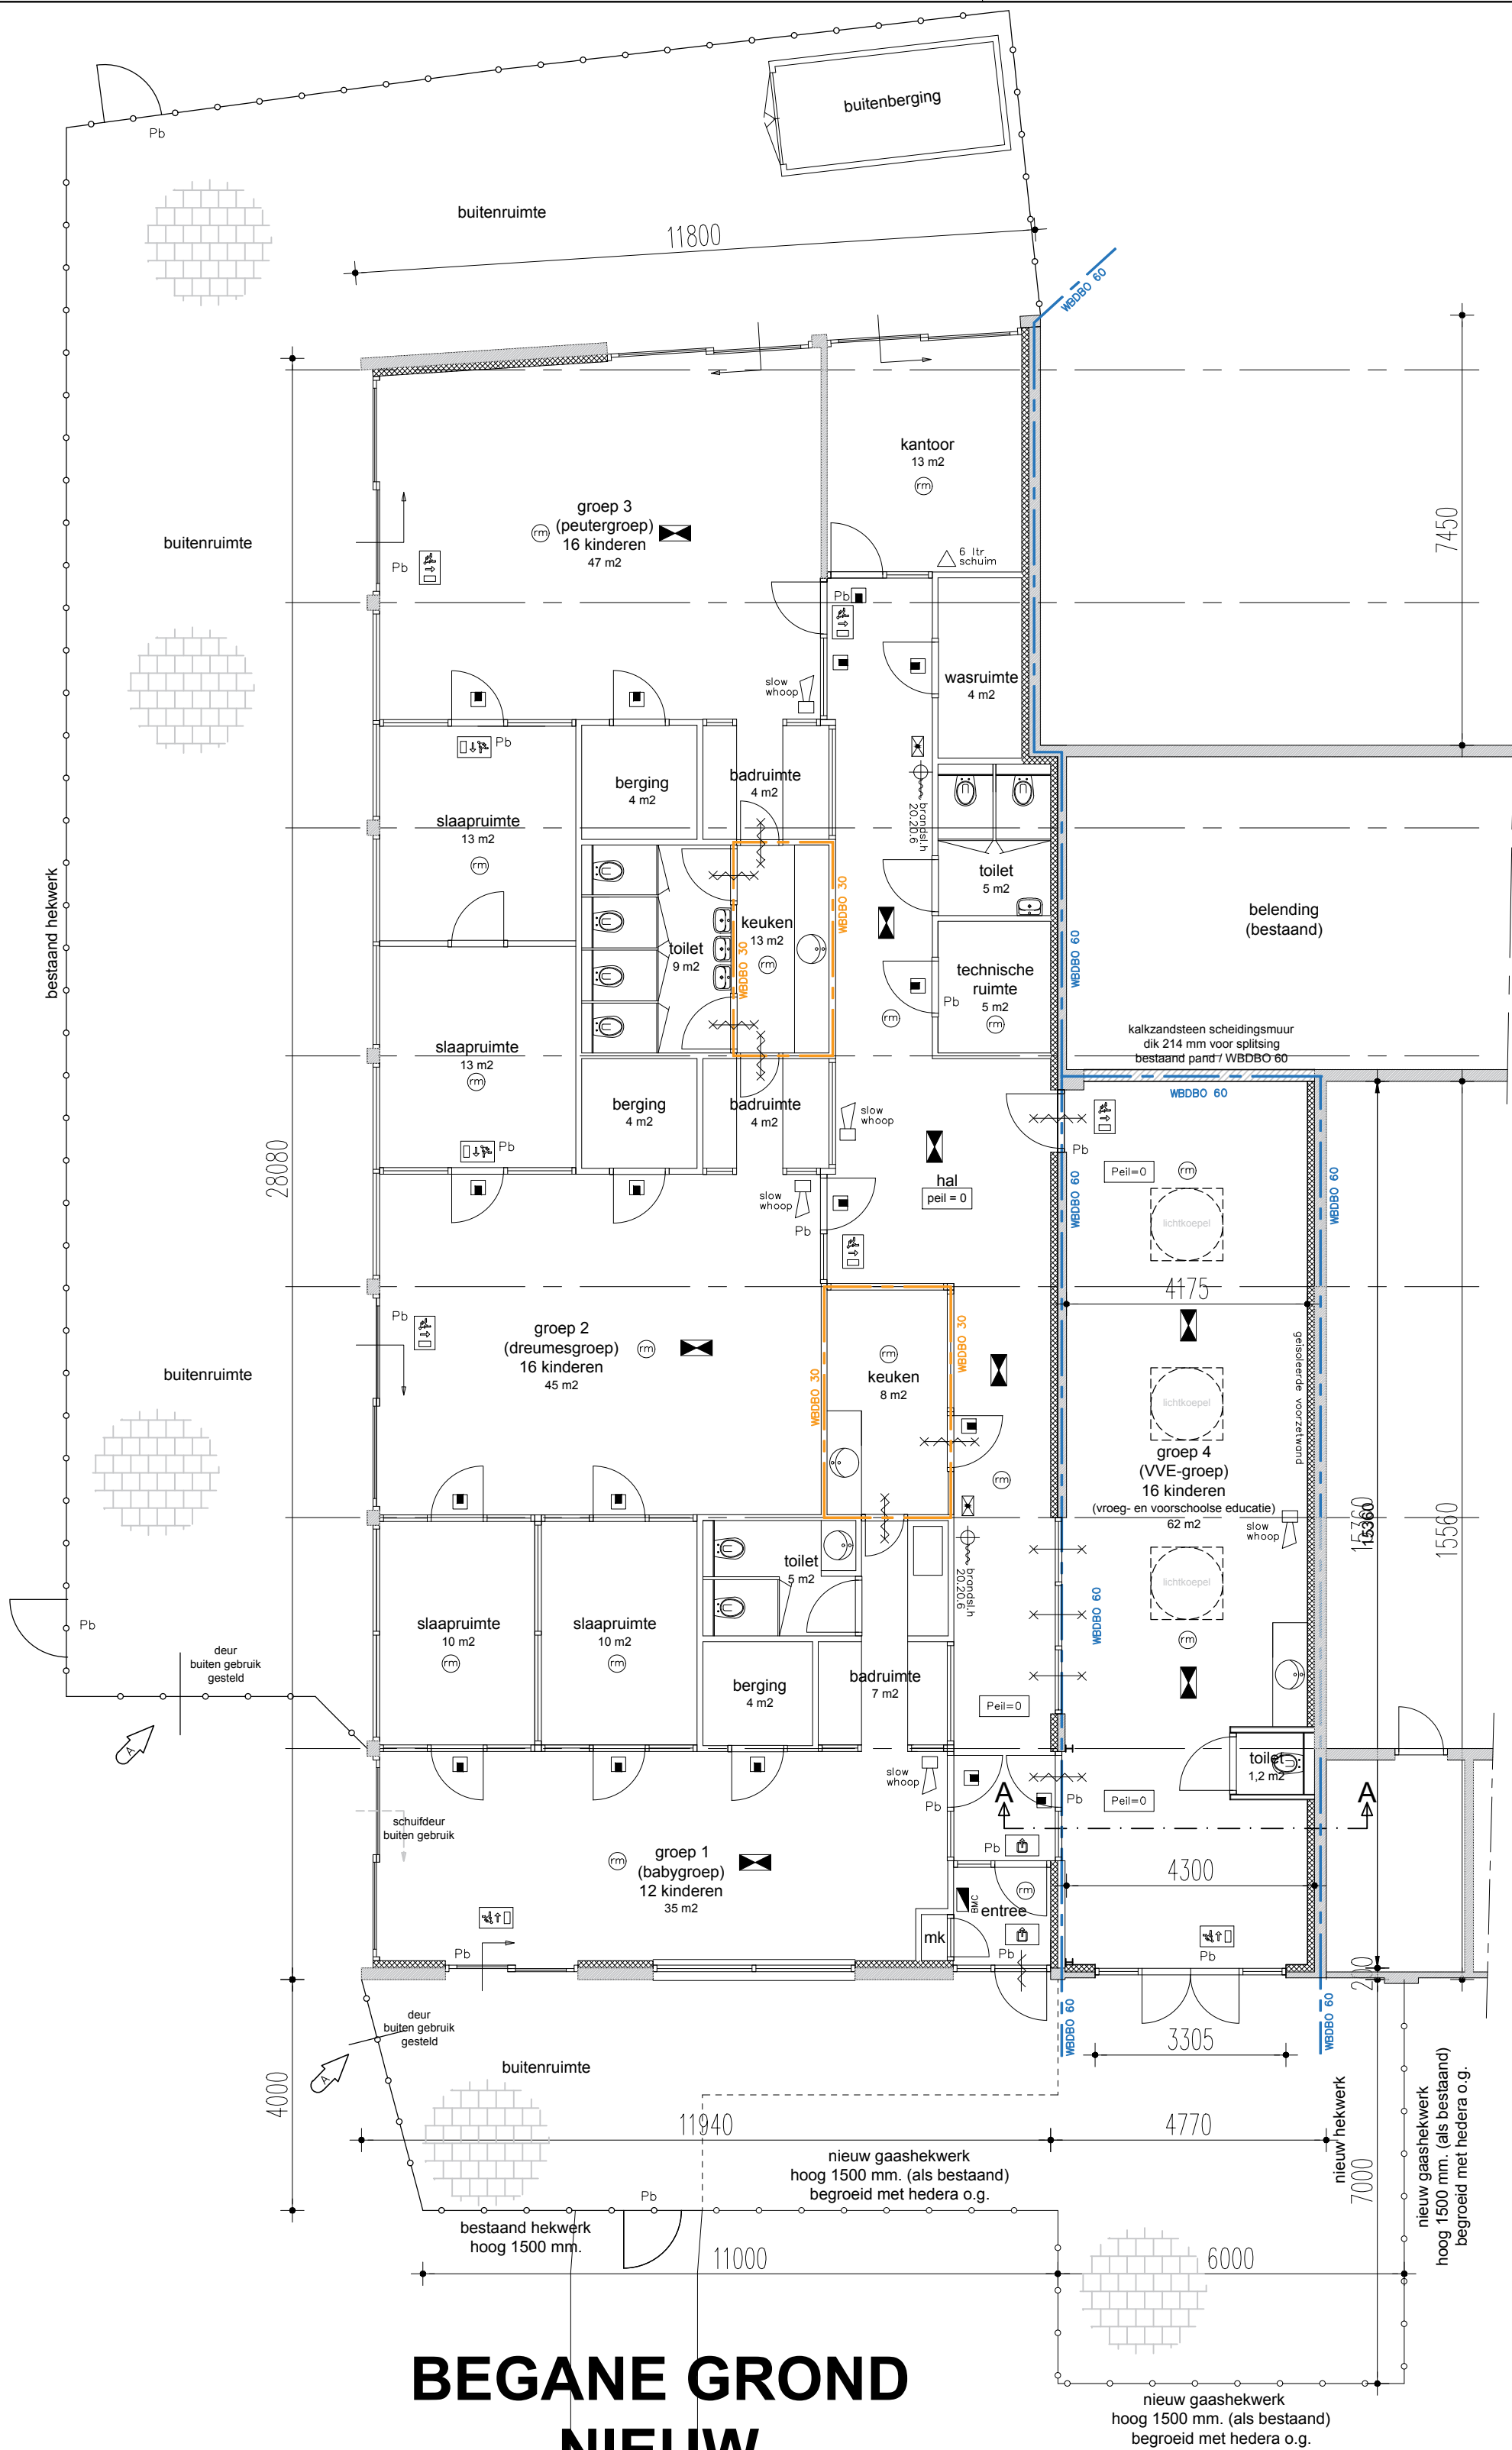

BEGANE GROND

NIEUW

KINDERDAGVERBLIJF



Gemeente Breda

Bijlage 5 bij besluit
Z2018-005194-V1

V&L

BRANDVEILIG GEBRUIK

brandmeldinstallatie conform volgens 2535 en
ontruimingsalarminstallatie volgens NEN 2575

renvooi

- brandslanghaspel; 20 m slang $\varnothing$ 20mm / spuitmond $\varnothing$ 6mm
- draagbare blusser
- WBDBO 60 weerstand tegen branddoorslag en brandoverslag; 60 minuten
- zelfsluitende deur / zelfsluitende brandwerende deur
- paniekbetaling (zonder los voorwerp van binnenuit te openen)
- brandmeldcentrale
- rookmelder
- neven-indicator
- "slow whoop"-sirene
- handbrandmelder
- noodverlichting
- pictogrammatuur vluchtweg/nooduitgang; verlicht

Alexander de Bont
Bouw- en Aannemingsbedrijf B.V.

Veldsteen 28
4815 PK BREDA
telefoon: 076- 5215513
fax: 076- 5297678

Internet:
www.alexanderdebont.nl
E-mail:
info@alexanderdebont.nl

opdrachtgever Kindercentrum Belle Fleur
Teteringsedijk 297A, 4817 ME Breda

adres Kinderdagverblijf Belle Fleur, Vijverstraat 7 Prinsenbeek
uitbreiding zijde Valdijk 22 Prinsenbeek

status aanvraag vergunning brandveilig gebruik
onderwerp NIEUW: plattegrond

ontw. AP
get. AP
form. A2

datum 13-07-18
gew. 28-09-18

schaal 1:100
Tekeningnummer.
GV-02

Projectnummer
T18-007

NIEUW