
 


Renvooi Loopafstand 30mtr BB. 2.102 lid 5

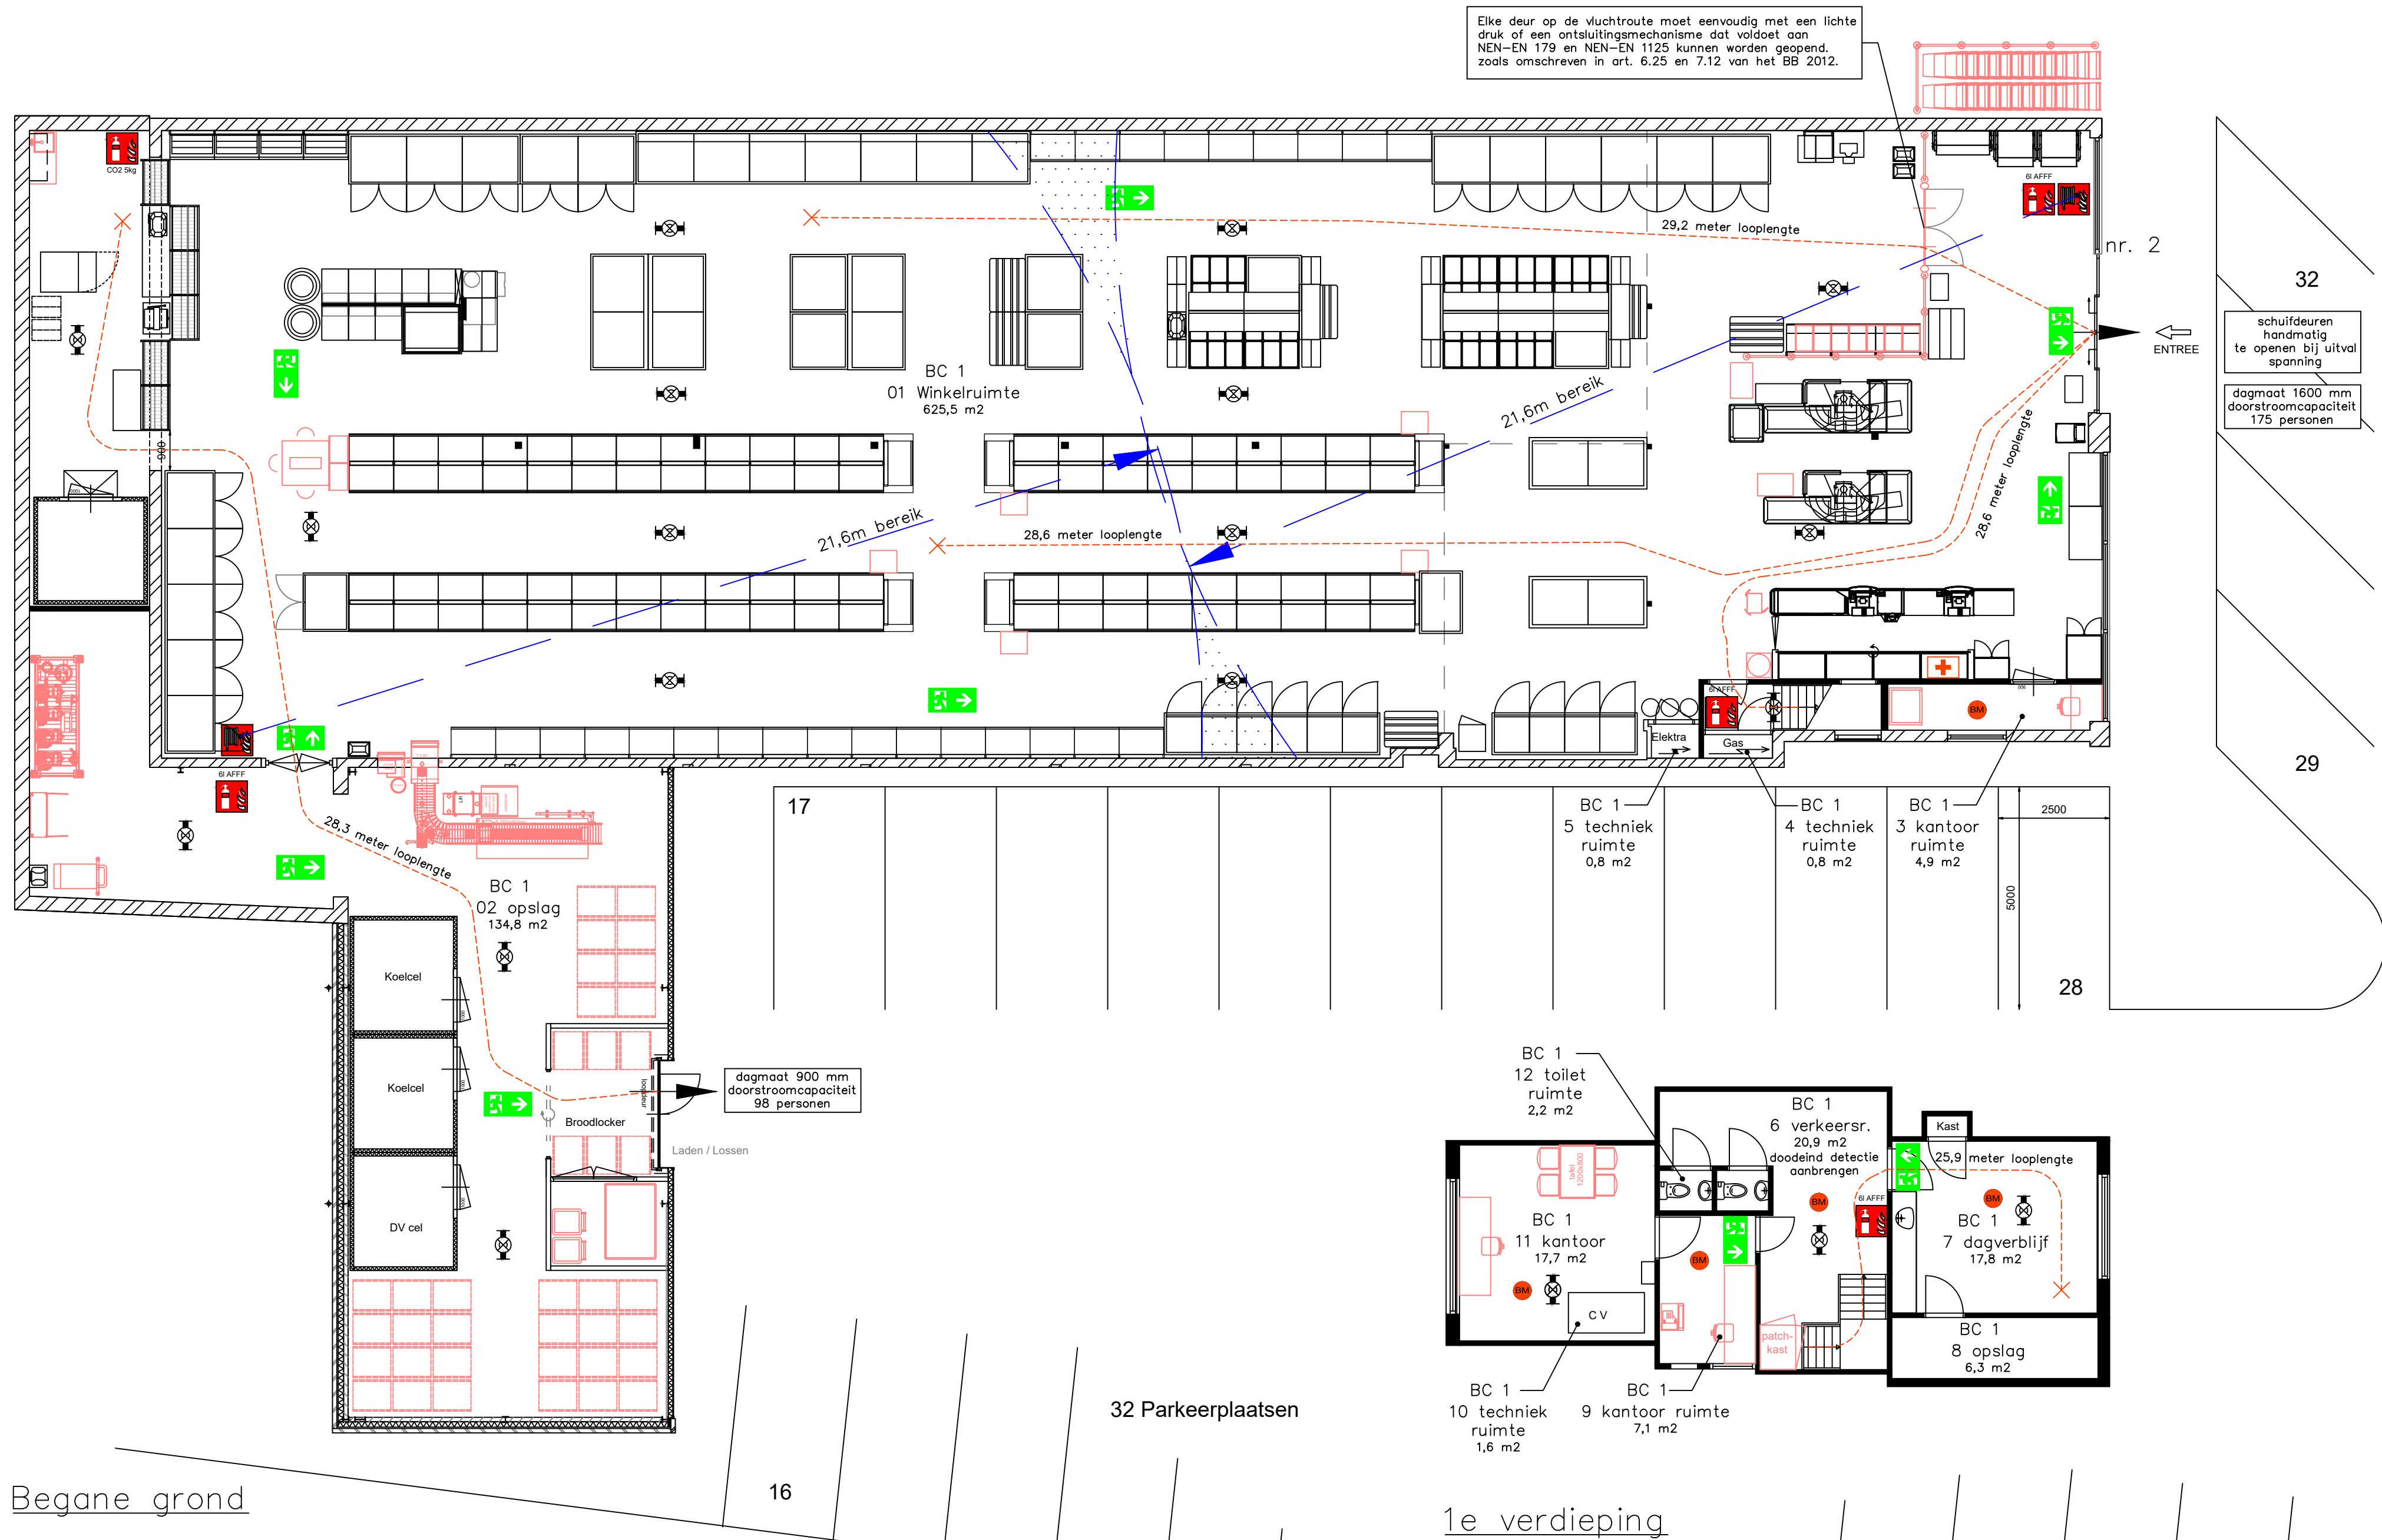

	NEN-EN 1838: "Ruimte voorzien van noodverlichting. Het ontwerp dient te voldoen aan de NEN-EN 1838. Het gestelde in hoofdstuk 11 van het boekwerk "Brandbeveiligingsinstallaties", van de Nederlands Vereniging voor Brandweezorg en Rampenbestrijding (NVBR) geeft voldoende handvatten om aan de gestelde eisen te voldoen. Aangesloten op een noodstroomvoorziening met 1 Lux op grondoppervlak voor tenminste 60 minuten."
	NEN 1413:2011/A1:2013; "Transparant verlichtingsarmaturen uitvoering van de symbolen "UIT" en "NOODUITGANG" conform de pictogrammen zoals deze zijn vermeld in de NEN 6088. Het gestelde in hoofdstuk 11 van het boekwerk "Brandbeveiligingsinstallaties", van de Nederlands Vereniging voor Brandweezorg en Rampenbestrijding (NVBR) geeft voldoende handvatten om aan de gestelde eisen te voldoen. Aangesloten op een noodstroomvoorziening voor tenminste 60 minuten"
	Brandmeldinstallatie met ruimte en niet automatische- bewaking, uitgevoerd conform de NEN 2535:2009+C1:2010 nl. gekoppeld aan de sprinklerinstallatie doormelding naar PAC E.e.a. op basis van een opgesteld programma van eisen (PVE 2x). Het programma van eisen dient door een PVE-opsteller te worden aangeleverd. Ontruimingsinstallatie: uitvoering met hand- en rookmelders conform de NEN 2535
	Deur, die zelfsluitend is uitgevoerd in combinatie met het kozijn een rook- en brandwerendheid bezit van tenminste 30 of 60 minuten conform de NEN 6069:2011.
	P.S. Panieksluiting (drukstang)
	BM Brandmelder, gekoppeld aan de brandmeldinstallatie conform NEN 2535
	Akoestisch signaalgever (slow whoop)
	Verbanddoos
	NEN1413:2011/A1:2013; Handbrandmelder
	NEN 1413:2011/A1:2013; "Brandslanghaspel 20m/19mm/6mm. Het gestelde in hoofdstuk 3 van het boekwerk "brandbeveiligingsinstallaties"van de Nederlandse Vereniging voor Brandweezorg en Rampenbestrijding (NVBR) geeft voldoende handvatten om aan de gestelde eis(en) te voldoen"
	NEN1413:2011/A1:2013; Handblusser GI AFFF
	NEN 1413:2011/A1:2013; Handblusser 5kg CO2
	brandscheiding met weerstand tegen branddoorslag van tenminste 60 minuten conform NEN 6068 brandscheiding met weerstand tegen branddoorslag van tenminste 30 minuten conform NEN 6068
	Wand of pui, die een WDBO bezit van ten minste 60 minuten
	Wand of pui, die een WDBO bezit van ten minste 30 minuten

maatvoering in het werk controleren



opdrachtgever:



tekeningnummer: A-0010

omschrijving: melding
brandveilig gebruik

schaal: 1:100/1000


wijziging: -

datum: 24-02-2021

project: COOP
Halseweg 2
Zelhem

APP de Project Partners bv
Bouw & Retail
Advies & Projectmanagementbureau

Jasminjilnet 13 1906KB Limmen P20-0985

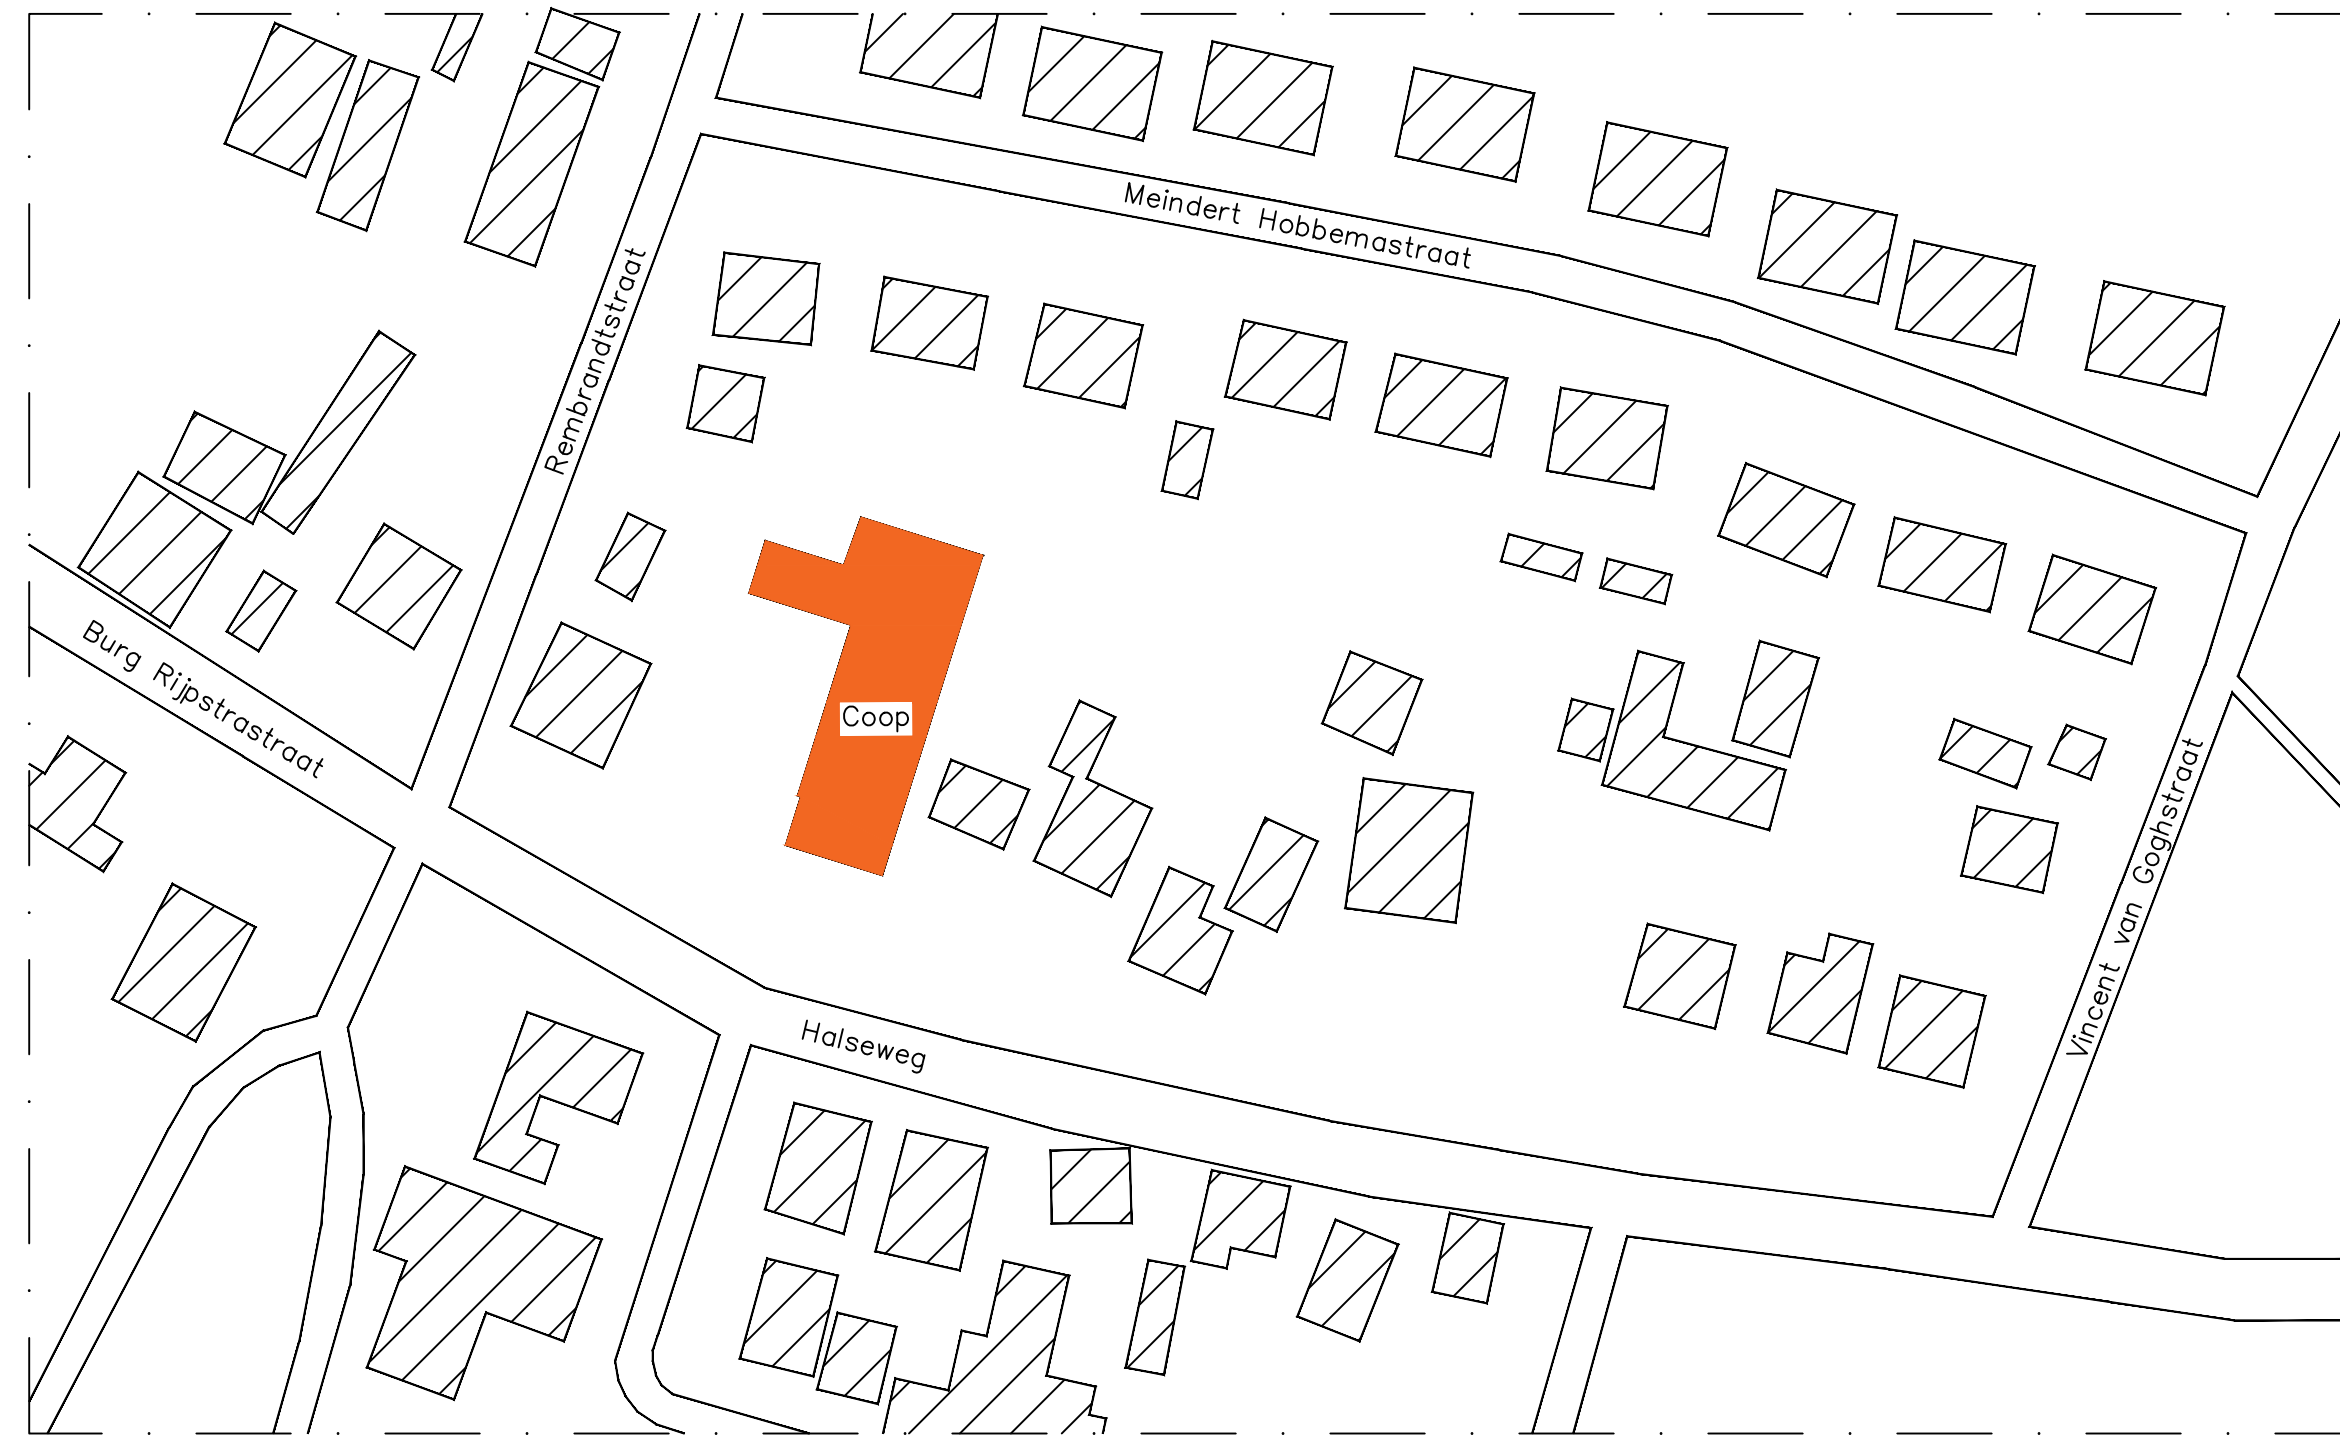

Renvooi
Coop
belending

kadastraal bekend:
gemeente: Zelhem (ZHM00)
straat: Halseweg 2
sectie: O
nummer: 2010, 2011, 2012, 2013, 2014
2290 em 2291

Situatie 1:1000

BRANDCOMPARTIMENT 1				
functie	nr.	ruimte	GBO in m2	bezettingsgraad max. personen
winkelfunctie totaal	01	winkelruimte	625,5	B3 (1pers/5m2) 125
functie	02	opslag	134,8	
indriefunctie totaal	08	opslag	6,3	B3 (1pers/5m2) 28
functie	03	kantoor	4,9	
functie	04	verkeersruimte	20,9	
functie	05	dagverblijf	17,8	
functie	06	kantoor	7,1	
functie	07	kantoor	17,7	
functie	08	toilet	2,2	
Bijeenkomstfunctie totaal	09	toilet	70,6	B3 (1pers/5m2) 14
functie	10	techniekrimte	0,8	
functie	11	techniekrimte	0,8	
functie	12	techniekrimte	1,6	
Techniekmfunctie totaal	13	techniekrimte	3,2	-
totaal brandcompartment 1 GBO totaal			840,4	167

Totaal maximaal 155 personen tegelijkertijd aanwezig
totale doorstroomb capaciteit nooduitgangen: 175+98 = 273 personen