


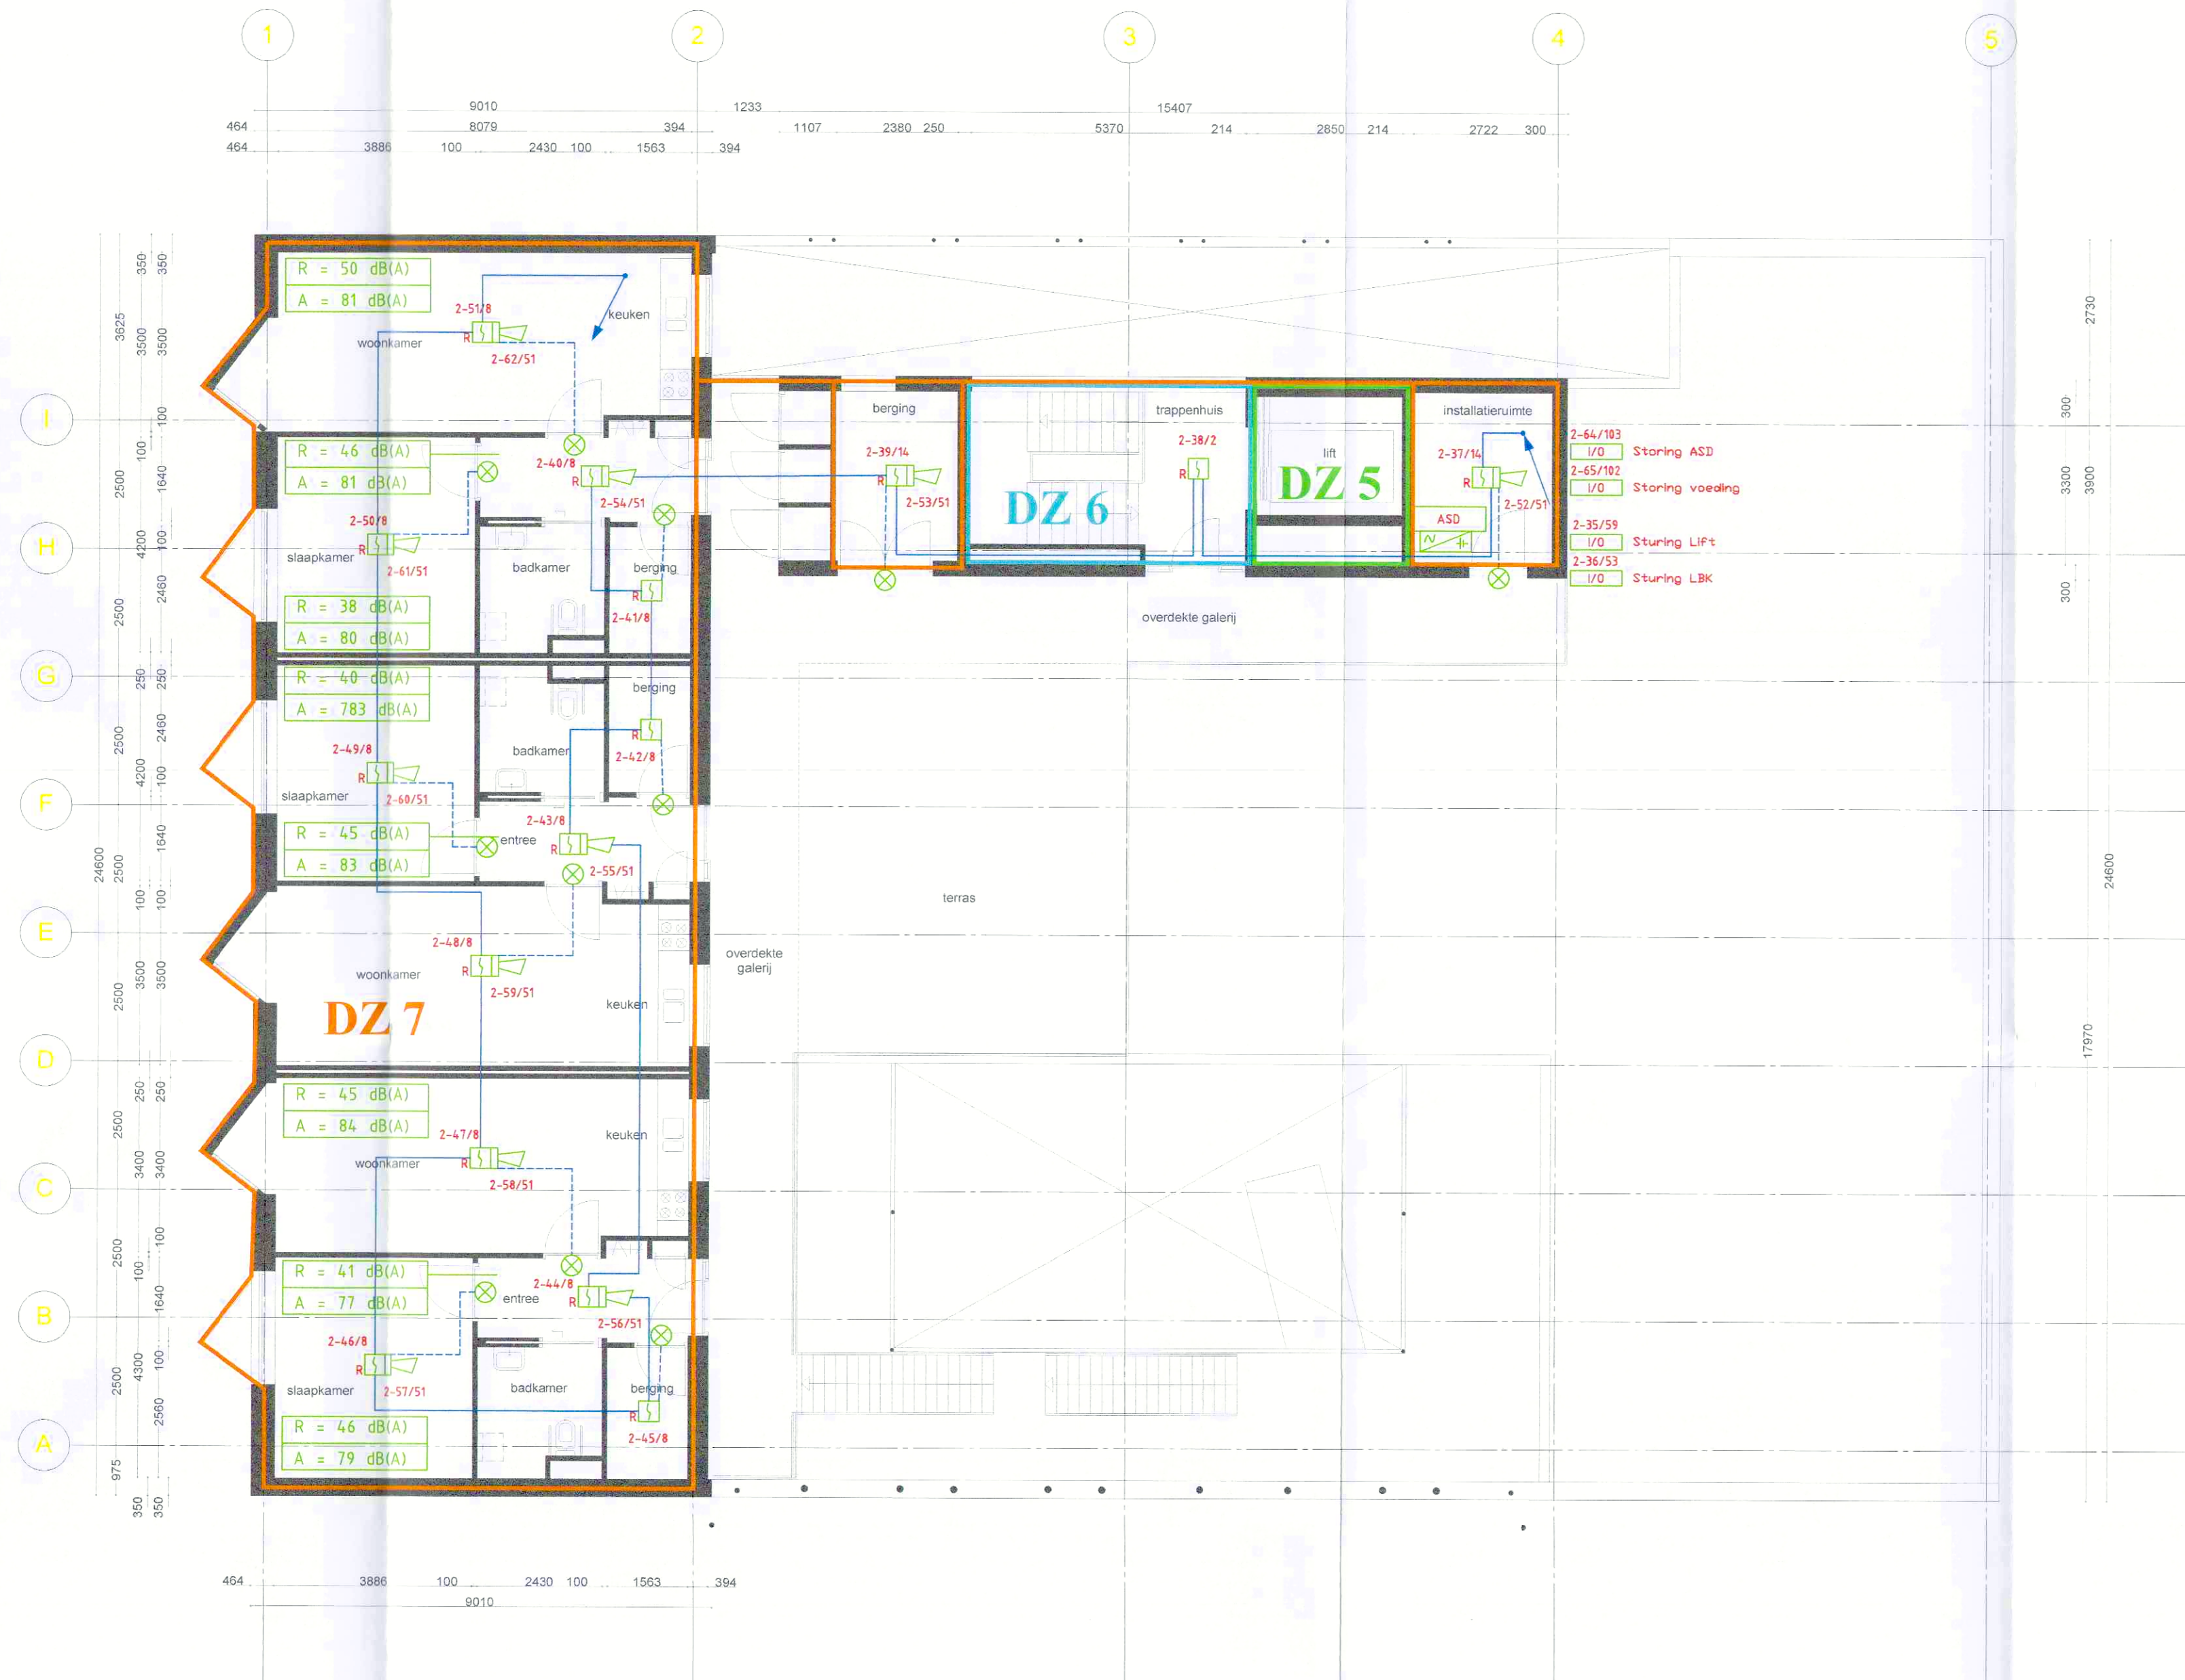

RENVOOI:	
	Brandmeldcentrale
	Optische rookmelder
	Aspiratierookmelder
	Noodvoeding
	Handbrandmelder
	Akoestische signaalgever 'slow-whoop'
	Flitslicht
	Nevenindicator
	Optische rookmelder met akoestische signaal 'slow-whoop'
	Multi-sensormelder met akoestische signaal 'slow-whoop'
	I/O Module
	Stijgstuk
	Zakstuk
[1] Nummer detectiezone	
Detectiezone	
R = 48 dB(A)	R = dB(A) in rust
A = 76 dB(A)	A = dB(A) in alarm
Nummering melder: Lus-element-zone	

* FB op installatie tekening vermeld

		Heerboorn 100 4817 NL Breda Postbus 2243 4800 CE Breda Fax	
1e Controle Projectleiderdeskundige Naam: [Signature] Datum: 22-01-2021	Paraaf: [Signature] 2e Controle Projectleiderdeskundige Naam: [Signature] Datum: 22-01-2021	Controle Installatie deskundige Naam: [Signature] Datum: [Signature]	
Onderwerp: Brandmeld-/Ontsluimingsinstallatie Installatietekening 3e Verdieping		Getekend: NGT Datum: 24-11-2020	
Project: Alweil Locatie T 10486 Kangeroestraat 1 4817 GA Breda		Gecontroleerd: FUS Formaat: A1 Schaal: 1:100	
IFC Bouwkundig IFC Constructie IFC Installatie DWG Onderlegger		Proj. Nr: P2060173 Tek. Nr: 2.4817GA.001-B1/4	
Wijziging A 14-12-2020 NGT Revisie Wijziging B Wijziging C		Deze tekening blijft een document en mag zonder onze schriftelijke toestemming niet gepubliceerd of aan derden ter inzage gegeven worden	