


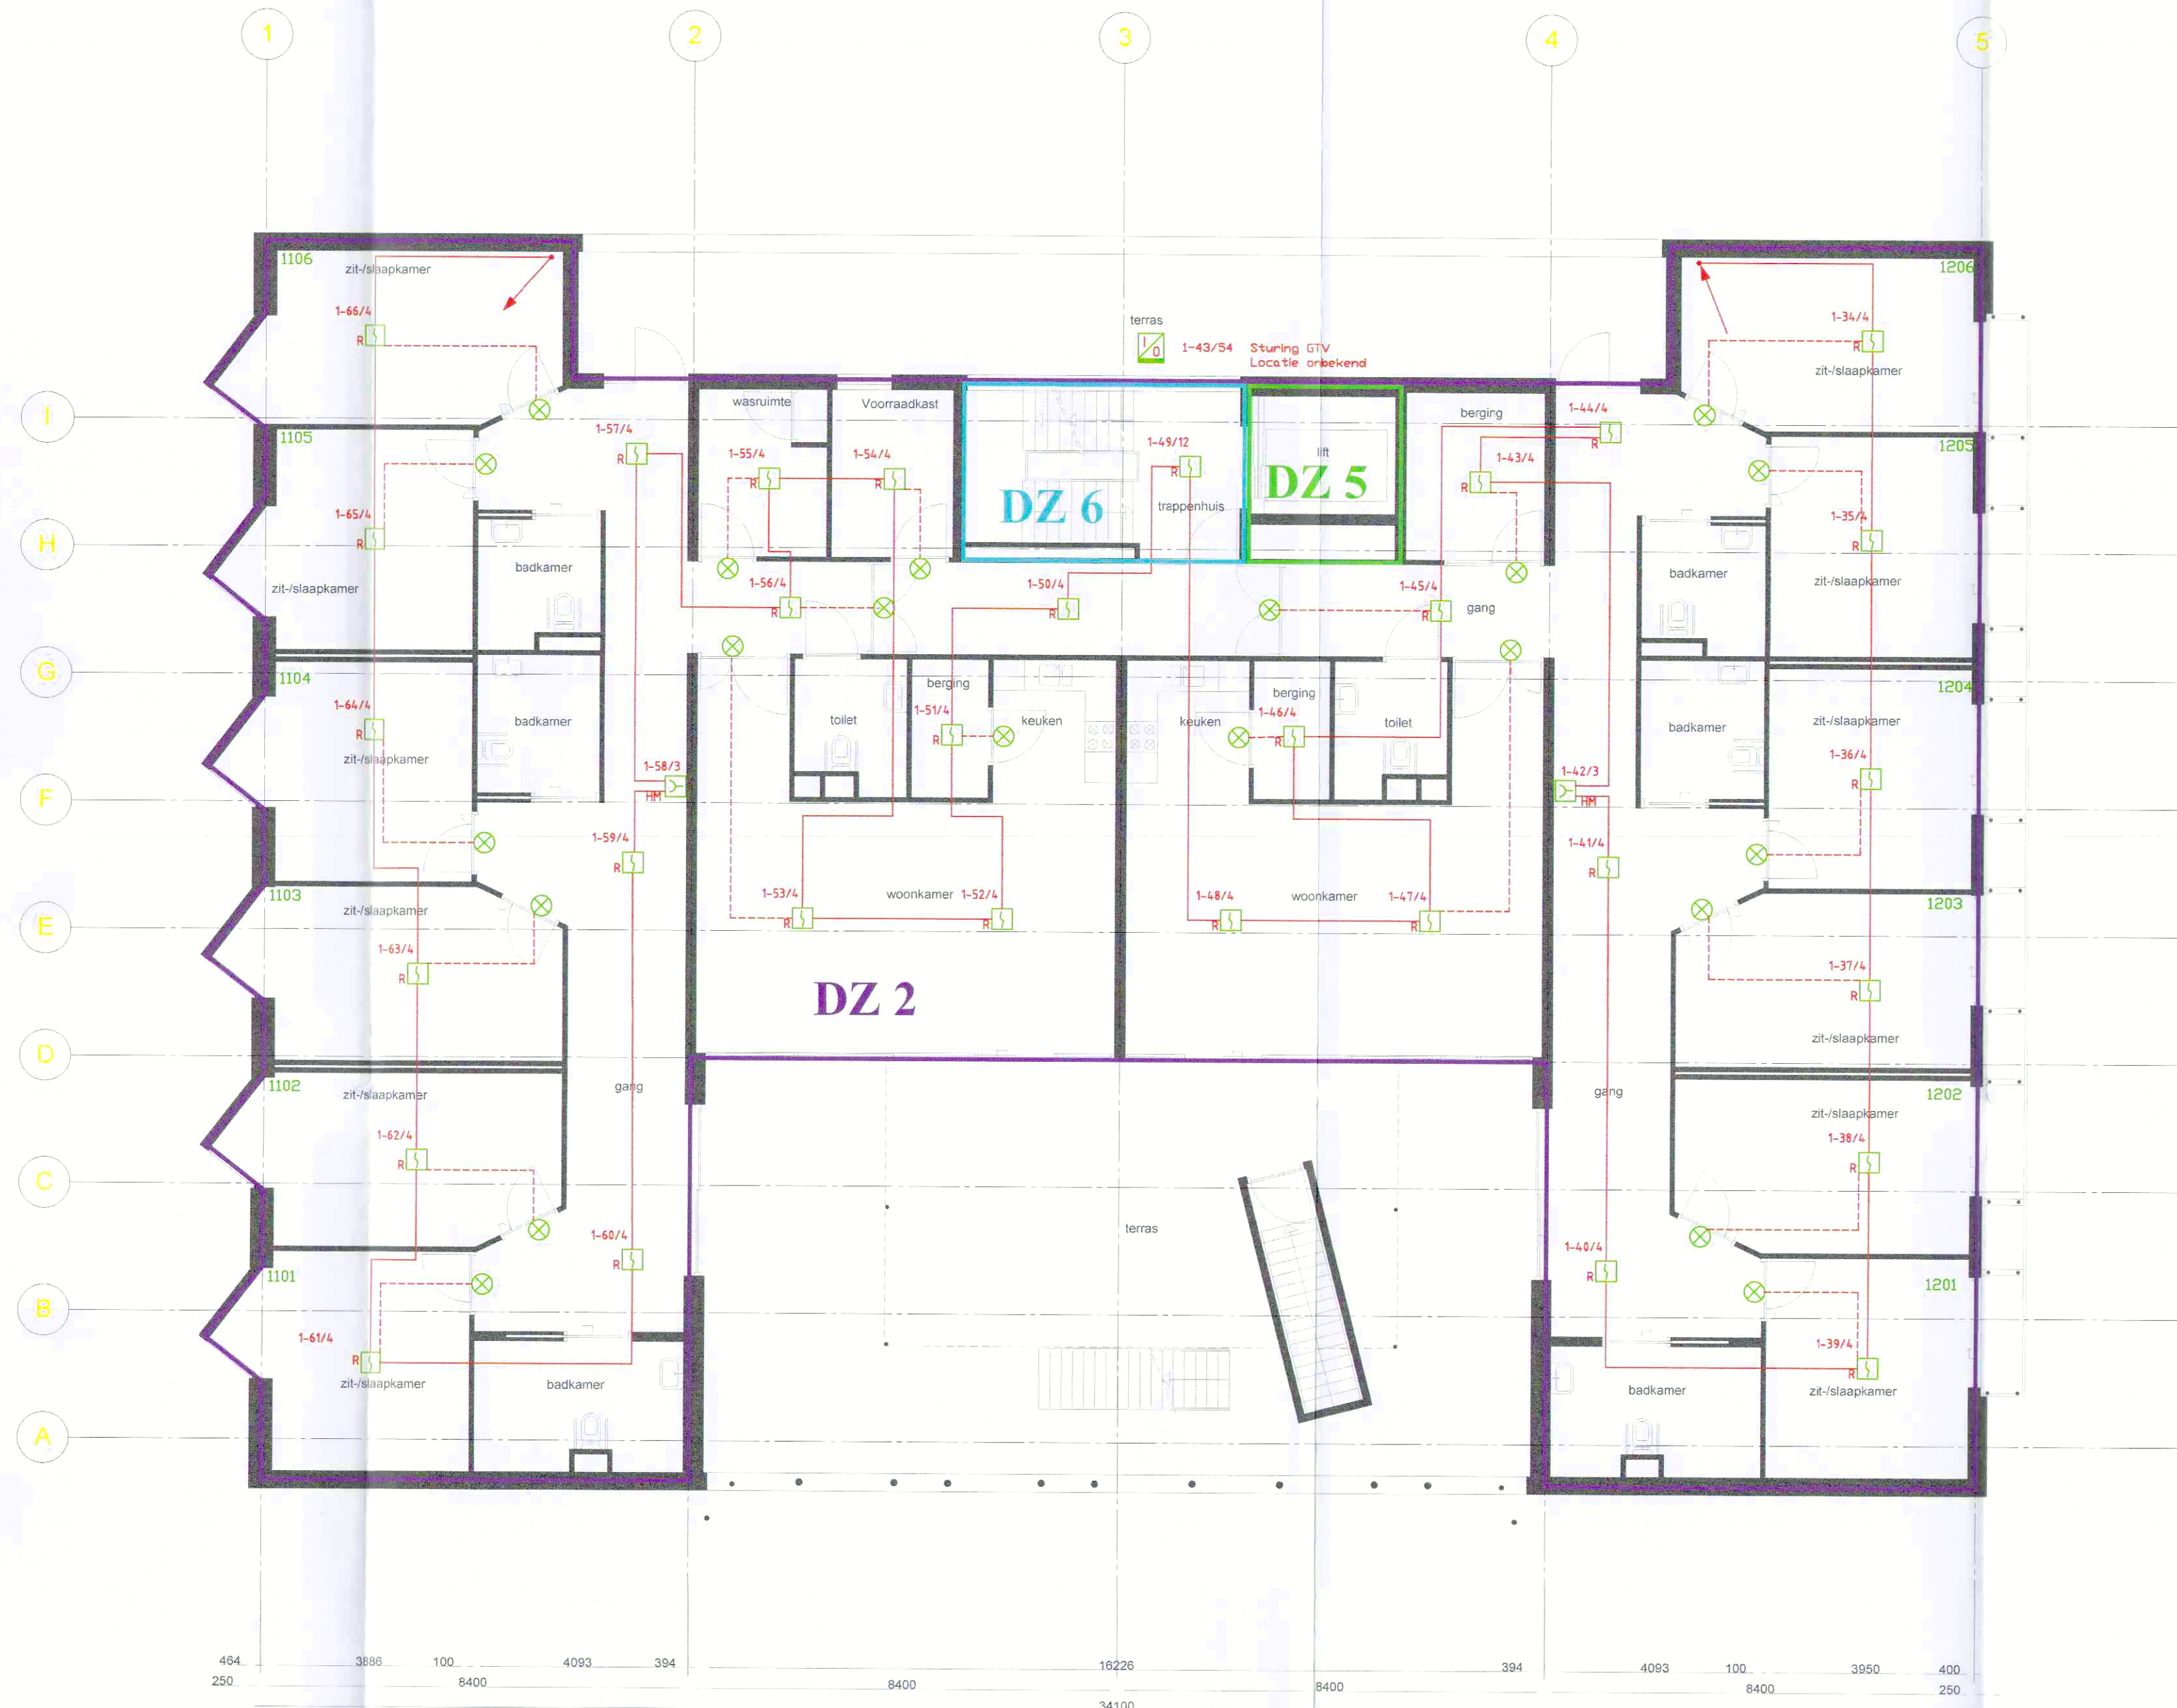

RENVOOI:

- BMC** Brandmeldcentrale
- R** Optische rookmelder
- ASD** Aspiratirookmelder
- NV** Noodvoeding
- Handbrandmelder**
- SW** Akoestische signaalgever 'slow-whoop'
- Flitslicht**
- Nevenindicator**
- RSW** Optische rookmelder met akoestische signaal 'slow-whoop'
- MS** Multi-sensormelder met akoestische signaal 'slow-whoop'
- I/O Module**
- Stijgstuk**
- Zakstuk**

[1] Nummer detectiezone

— Detectiezone

R = 48 dB(A) R = dB(A) in rust
A = 76 dB(A) A = dB(A) in alarm

Nummering melder: Lus-element-zone

* FB op installatie tekening vermeld

van dijnsen installatiewerken • beveiligingen		Heerbaan 100 4817 NL Breda Postbus 2243 4800 CE Breda T +31 (0)16 520 0000 F +31 (0)16 520 0001
1e Controle: Projectleiderdeskundige Naam: [Signature] Datum: 22-06-2021	Paraaf: [Signature] 2e Controle: Projectleiderdeskundige Naam: [Signature] Datum: 22-06-2021	Paraaf: [Signature]
Controle installatie deskundige Naam: [Signature] Datum: [Signature]		Revisie
Ouderwarp: Brandmeld-/Ontzuimingsinstallatie Installatietekening 1e Verdieping		Getekend: NGT
Project: Alwel Locatie T 10486 Kangoeroestraat 1 4817 GA Breda		Datum: 24-11-2020 Geconstr.: FUS
IFC Bouwkundig IFC Constructie IFC Installatie DWG Onderlegger		Formaat: A1 Schaal: 1:100
Wijziging: A 14-12-2020 NGT Revisie Wijziging: B Wijziging: C		Proj. Nr: P2060173 Tek. Nr: 2.4817GA.001-B1/2

Deze tekening mag niet worden gebruikt voor andere doeleinden dan die waarvoor deze is bestemd.