


Renvooi

- Handbrandmelder
 - Handblusser
 - EHBO Koffer
 - Vuchtroule-aanduiding
 - Brandmeldcentrale
 - BMC
 - Hoofdafsluiter water
 - Hoofdafsluiter stroom
 - Blusdeken
 - Vuchtroule
 - Paniekbeslag
- BMI is aangebracht op ruimteniveau met nevenindicatoren

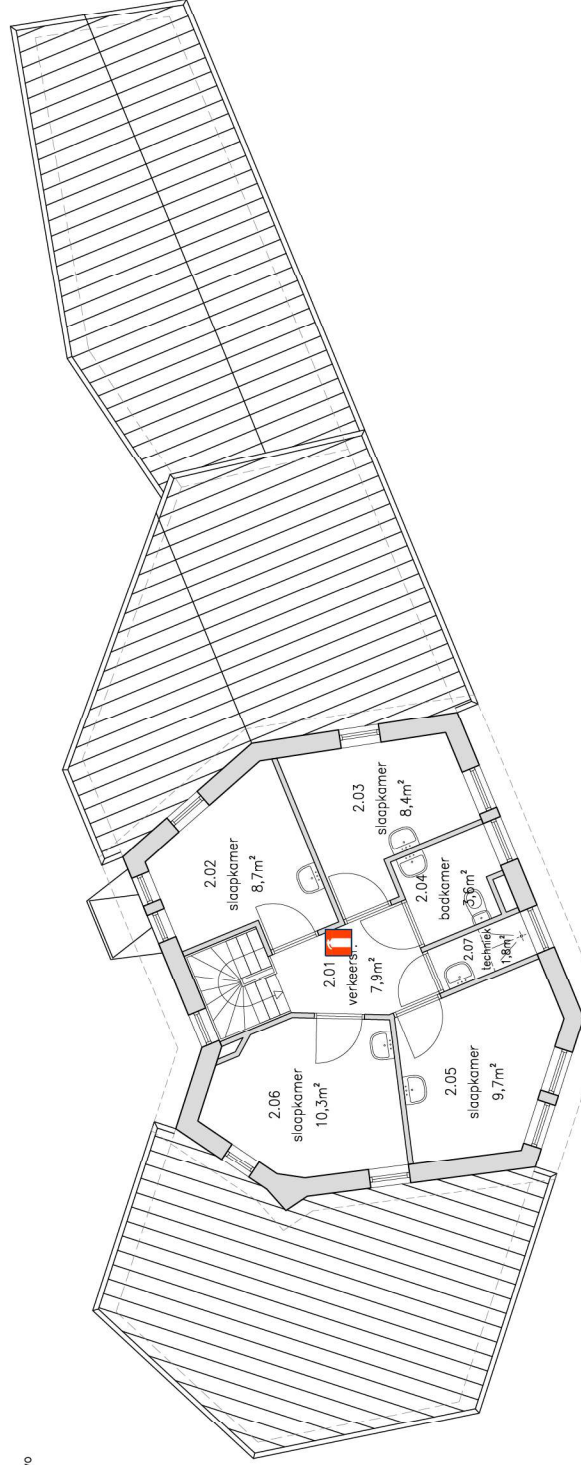

plattegrond tweede verdieping Maria Rabbonistraat 4 ca. 7000 + Peil



Gemeente Breda

Bijlage bij besluit

Z2022-001037-V01

Ven L

PROJECTNR -
FASE 60
SCHAAL 1:100

OPDR.GEVER Sterk Huis
PROJECT Gebruiksmelding
PROJECTADRES Maria Rabbonistraat 4 Teteringen
TEKENING Plattegrond Brandveiligheidsvoorzieningen

PROJ.MNGR [REDACTED]
TEKENAAR [REDACTED]
WUZIGING -
DATUM 26-01-2021
TEK.NR. MRJ.B.007