


- Renvooi**
- Handbrandmelder
 - Handblusser
 - EXBO Koffer
 - Vochttrouw-voeding
 - Brandmeldercentrale
 - BMC
 - Hoofddelstuur water
 - Hoofddelstuur stroom
 - Blusdekken
 - Vochttrouw
 - Pondbevestiging

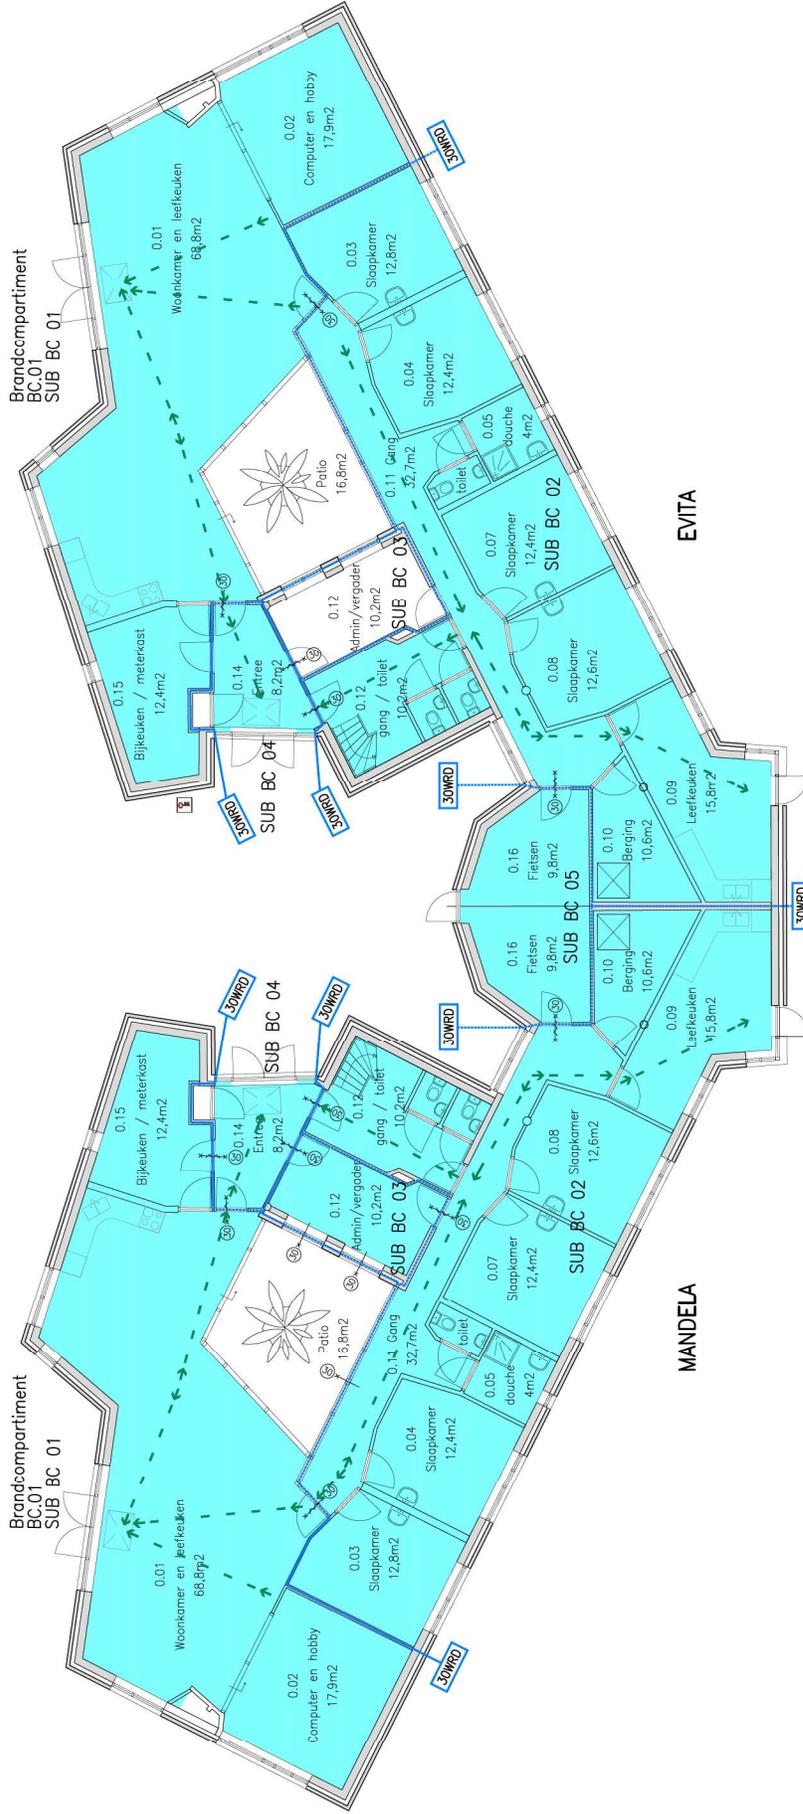

plattengrond begane grond
ca. Peil



Brandcompartimentering Evita en Mandela

G.O. (m²)	BC.01	toesat
begane grond	252,3	252,3
te verifiëren	108,5	108,5
total	360,8	360,8

G.O. (m²)	SB.C.01	SB.C.02	SB.C.03	SB.C.04	toesat
begane grond	86,7	137,4	10,2	8,2	9,8
te verifiëren	-	108,5	-	-	108,5
total	86,7	245,9	10,2	8,2	9,8

BouwHeeren

OPDRACHTGEVER: Sterk Huis
 PROJECT: Ombouw van 60 Taleigden
 PROJECTLEIDER: [Redacted]
 TEGENWO: [Redacted]
 TEKENING: Subgrond Brandcompartimentering Vochttrouw

PROJECTNR.: 60
 FASE: 60
 SCHAAL: 1:100
 PAPIER: A2
 DATUM: 15-02-2021
 TEKENNR: DS48.60.B.002