


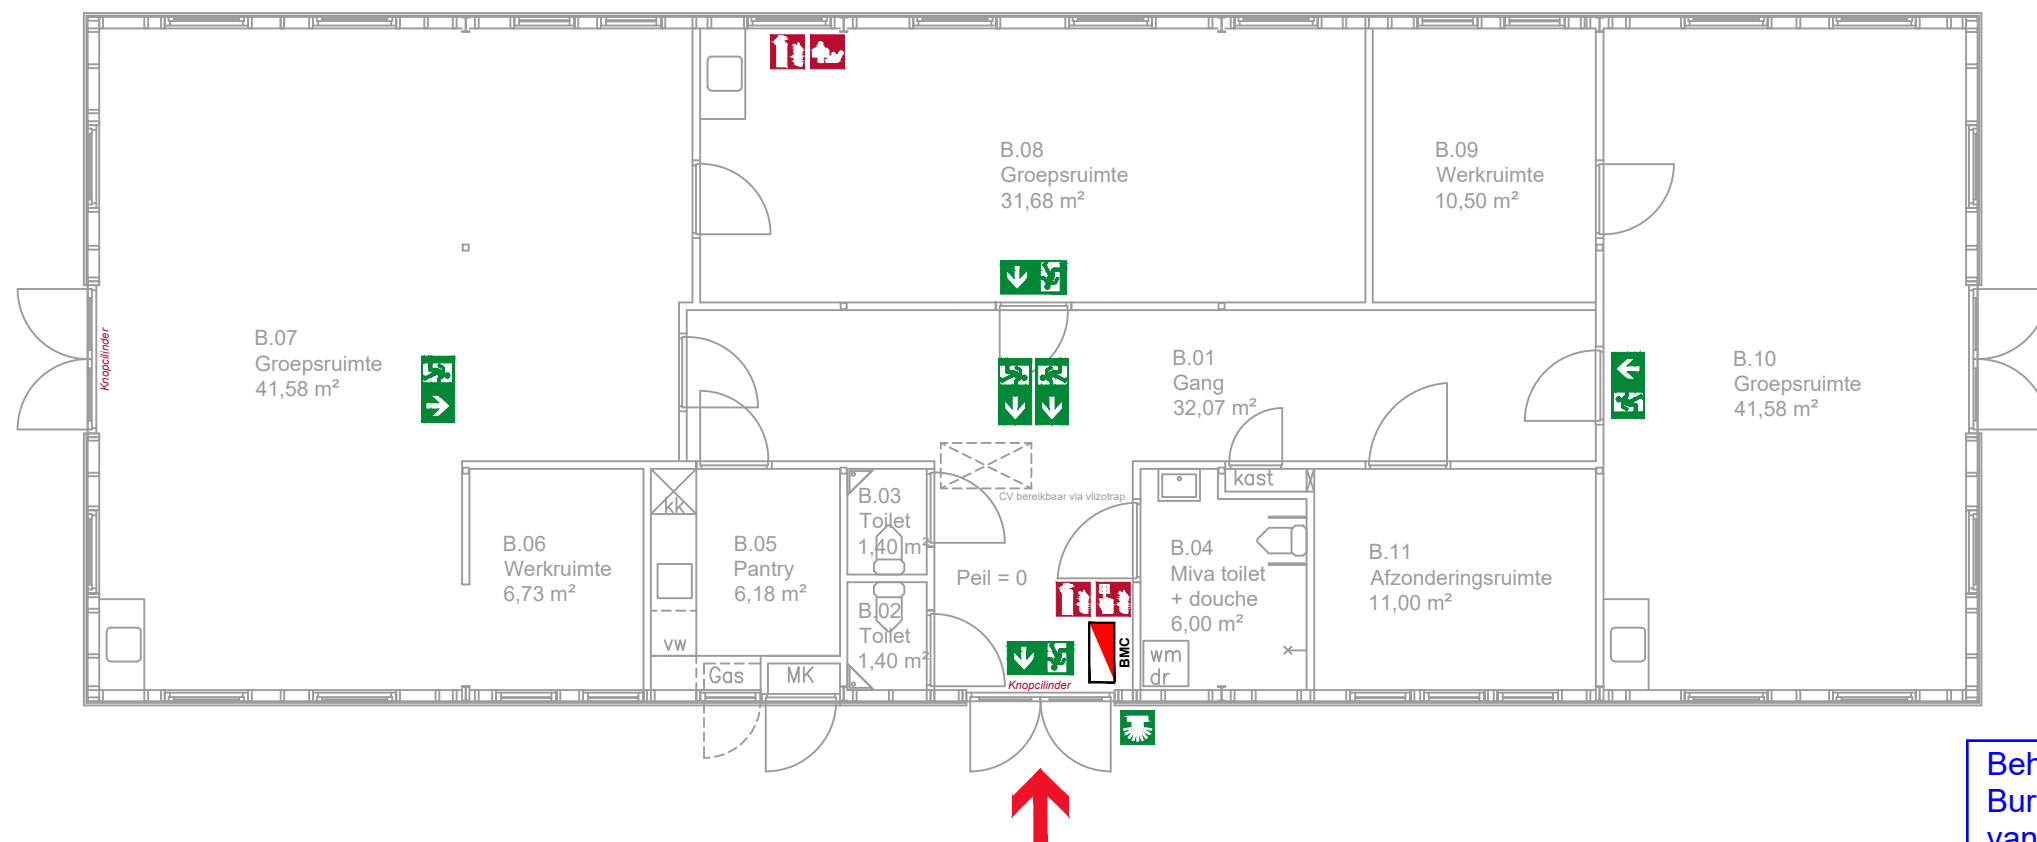

Behoort bij beschikking van
Burgemeester en Wethouders
van Leiden

Wabo **Z/21/3337900**



LEGENDA

	BRANDWEER INGANG		ALARMERINGSLICHT		HANDBRANDMELDER
	RECHTDOOR OF NAAR UITGANG		BRANDMELDCENTRALE		HANDBRANDBLUSSER
	RECHTSAF				F = schuimblusser P = poederblusser co2 = Co2 blusser
	LINKSAF				BLUSDEKEN

RUIMTE NUMMER	OMSCHRIJVING	OPPERVLAKTE (M2)	MAX. AANTAL PERSONEN
B.01	Gang	32,07	
B.02	Toilet	1,40	
B.03	Toilet	1,40	
B.04	Miva toilet + douche	6,00	
B.05	Pantry	6,18	
B.06	Werkruimte	6,73	
B.07	Groepsruimte	59,16	
B.08	Groepsruimte	31,68	
B.09	Werkruimte	10,50	
B.10	Groepsruimte	41,58	
B.11	Afzonderingsruimte	11,00	

Totaal 207,70 25


Renvooi

MK Meterkast

Aanvullende gegevens

Brandmeldinstallatie met volledige
bewaking conform NEN 2535 aanwezig.
Ontruimingsalarminstallatie type B
(luidalarm) conform 2575 aanwezig.

Situatietekening 1:1000

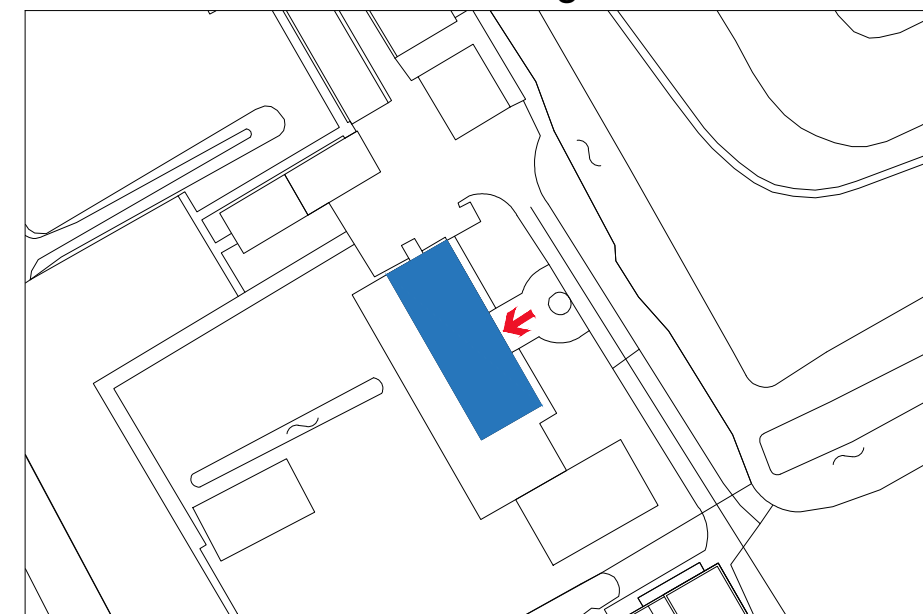

Begane grond

PROJECT:
Hoeve Cronesteijn IBG
Cronesteijnpad 1
te Leiden

ONDERDEEL:
Tekening brandveilig gebruik

OPDRACHTGEVER:
Gemiva - SVG Groep

FORMAAT:
A3

SCHAAL:
1:100

DATUM:
07-12-2021

GEWIJZIGD:
A
B
C
D
E
F

PROJECTNUMMER:
21177

BLADNUMMER:
BT-BG-001

PROJ. VERANTW.

VERSIE:
001

STATUS:
Def.

GETEKEND:
C. Langeveld



Postbus 97
2200 AB Noordwijk
TEL. 071 - 3623770
INFO@VANREISEN.NL
WWW.VANREISEN.NL
K.V.K. LEIDEN 28085041