
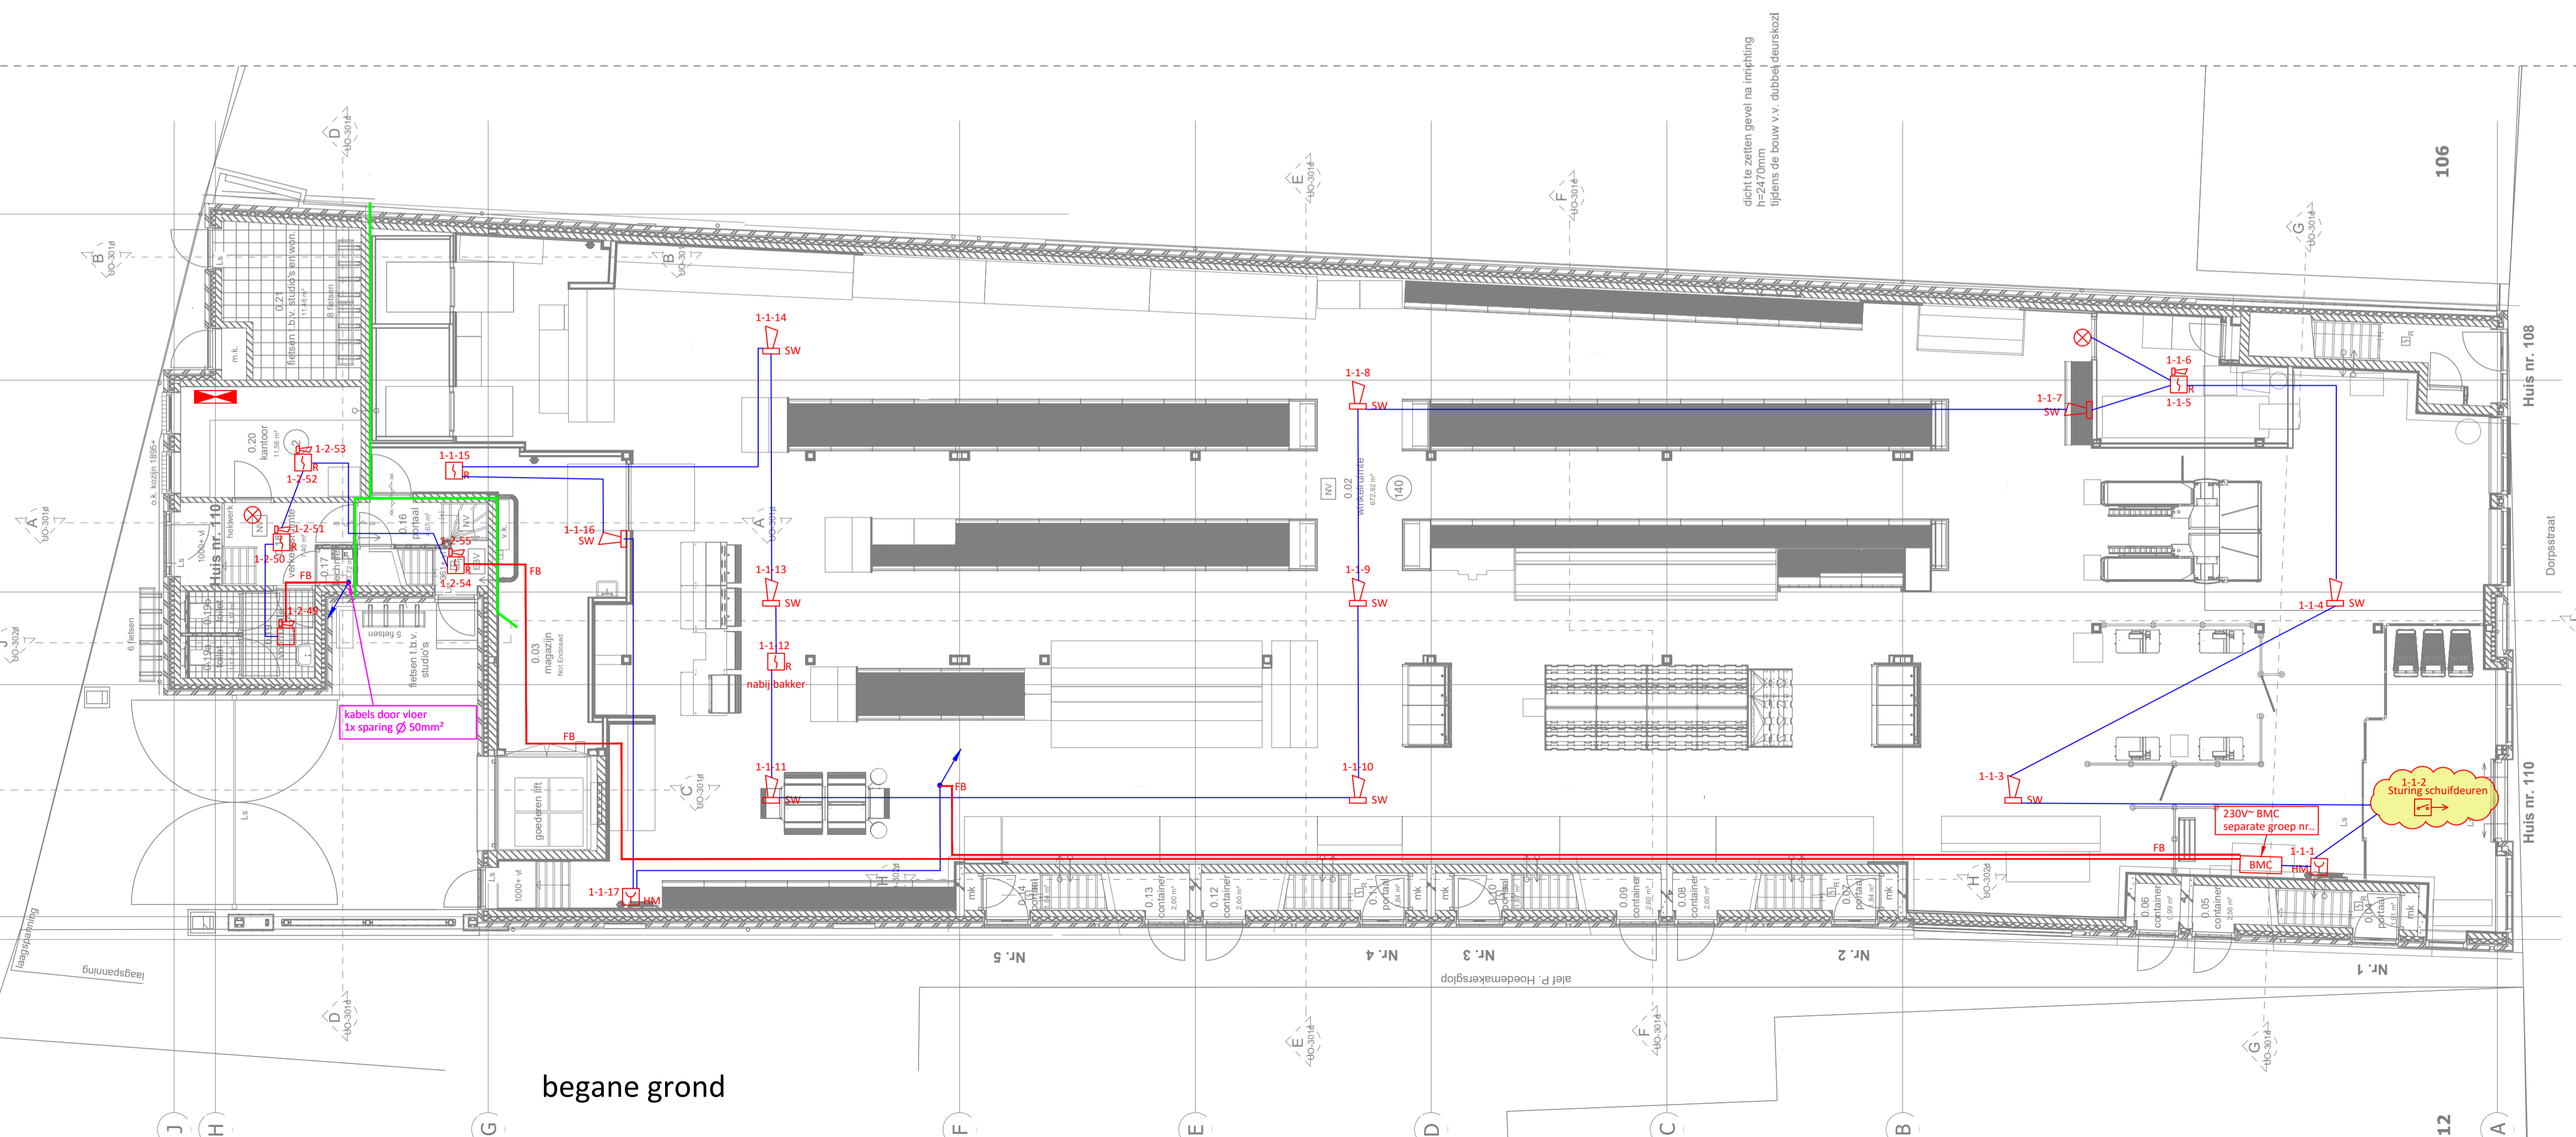
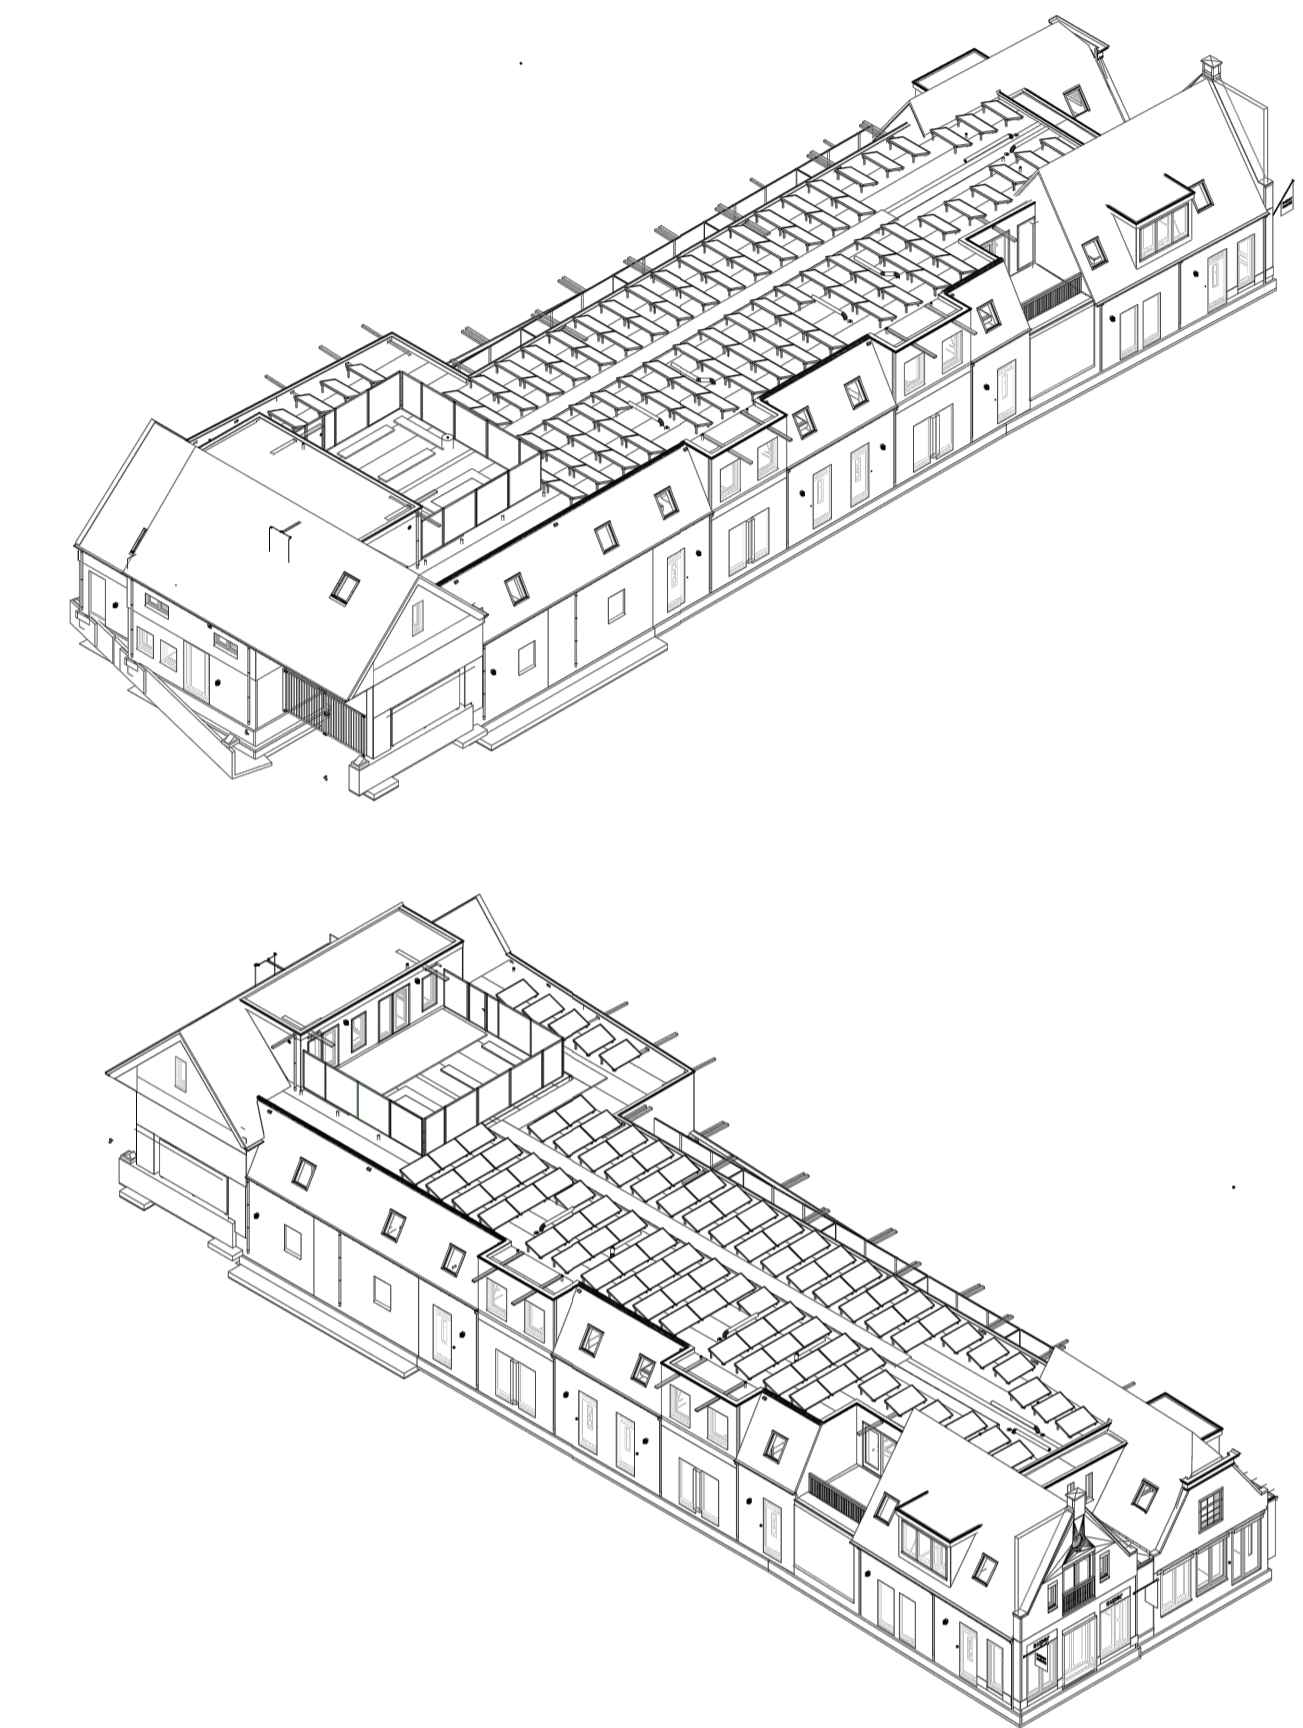
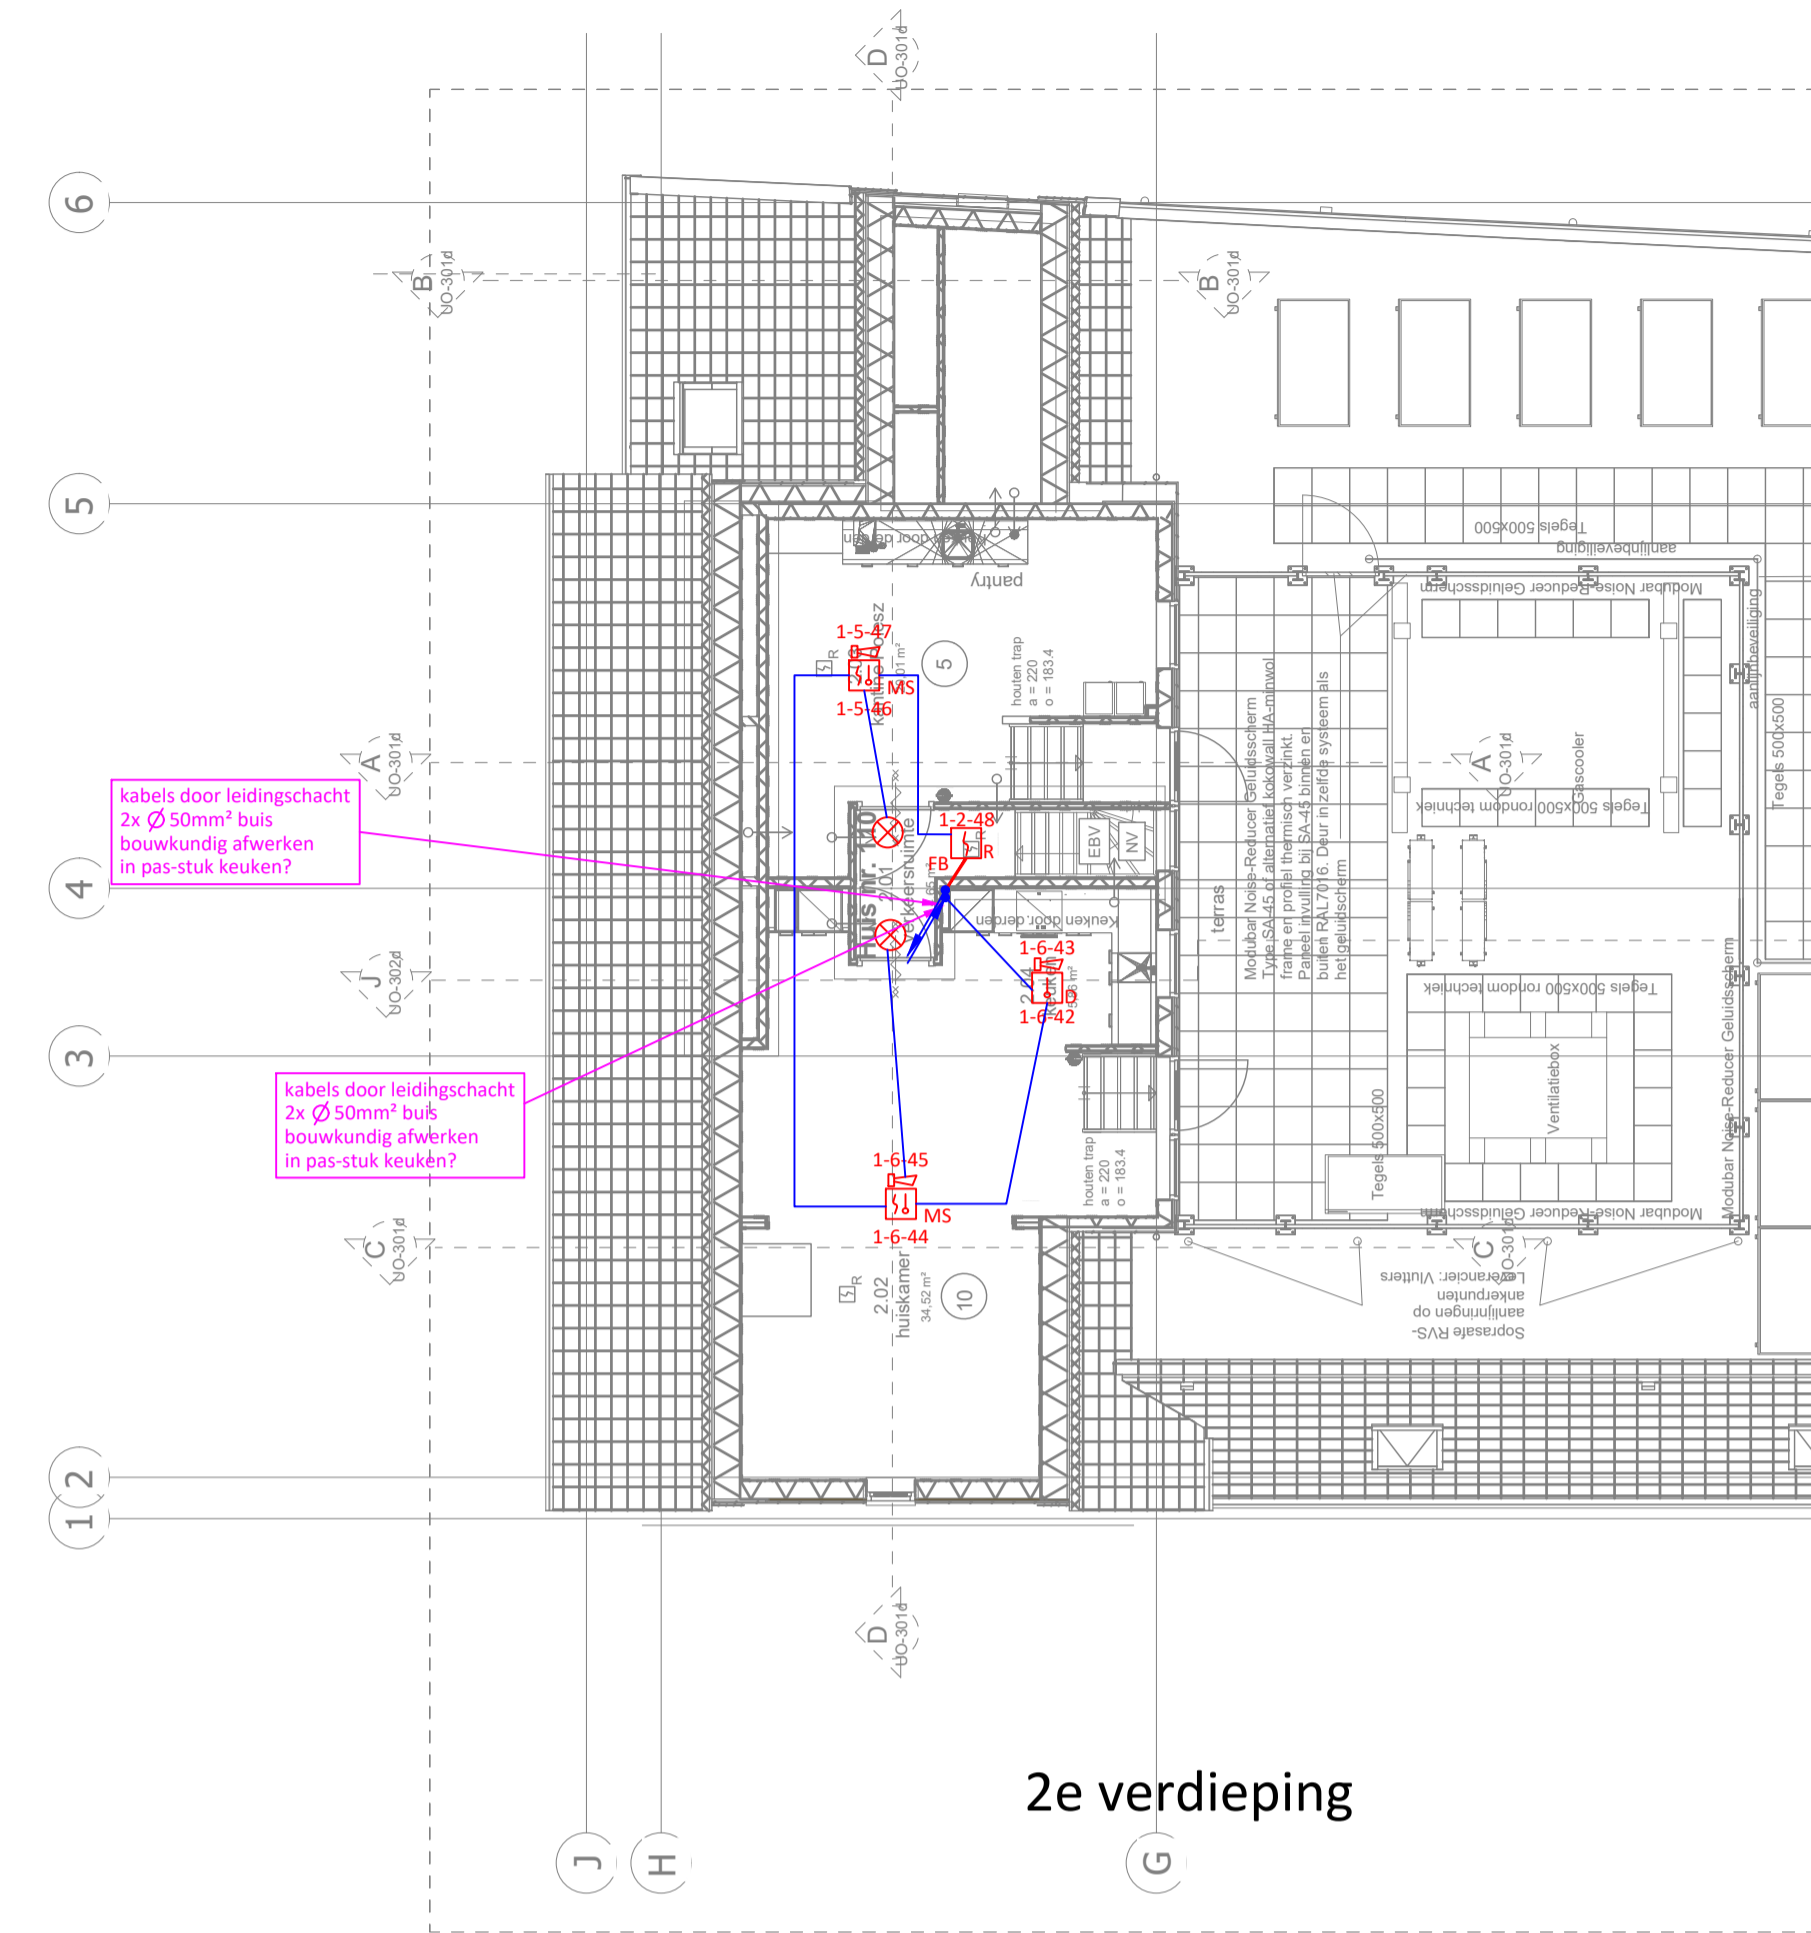


2-5-2023
 nieuwe locaties centrale apparatuur
 sparingen opgegeven
 bouwkundige voorzieningen t.b.v. stijp- en zak leidingen
 buisloop aangegeven t.b.v. instorten in beton
 t.b.v. rookmelder ronde inbouwdoos in beton aanbrengen
 (e.e.a. in overleg met Vd Weert)

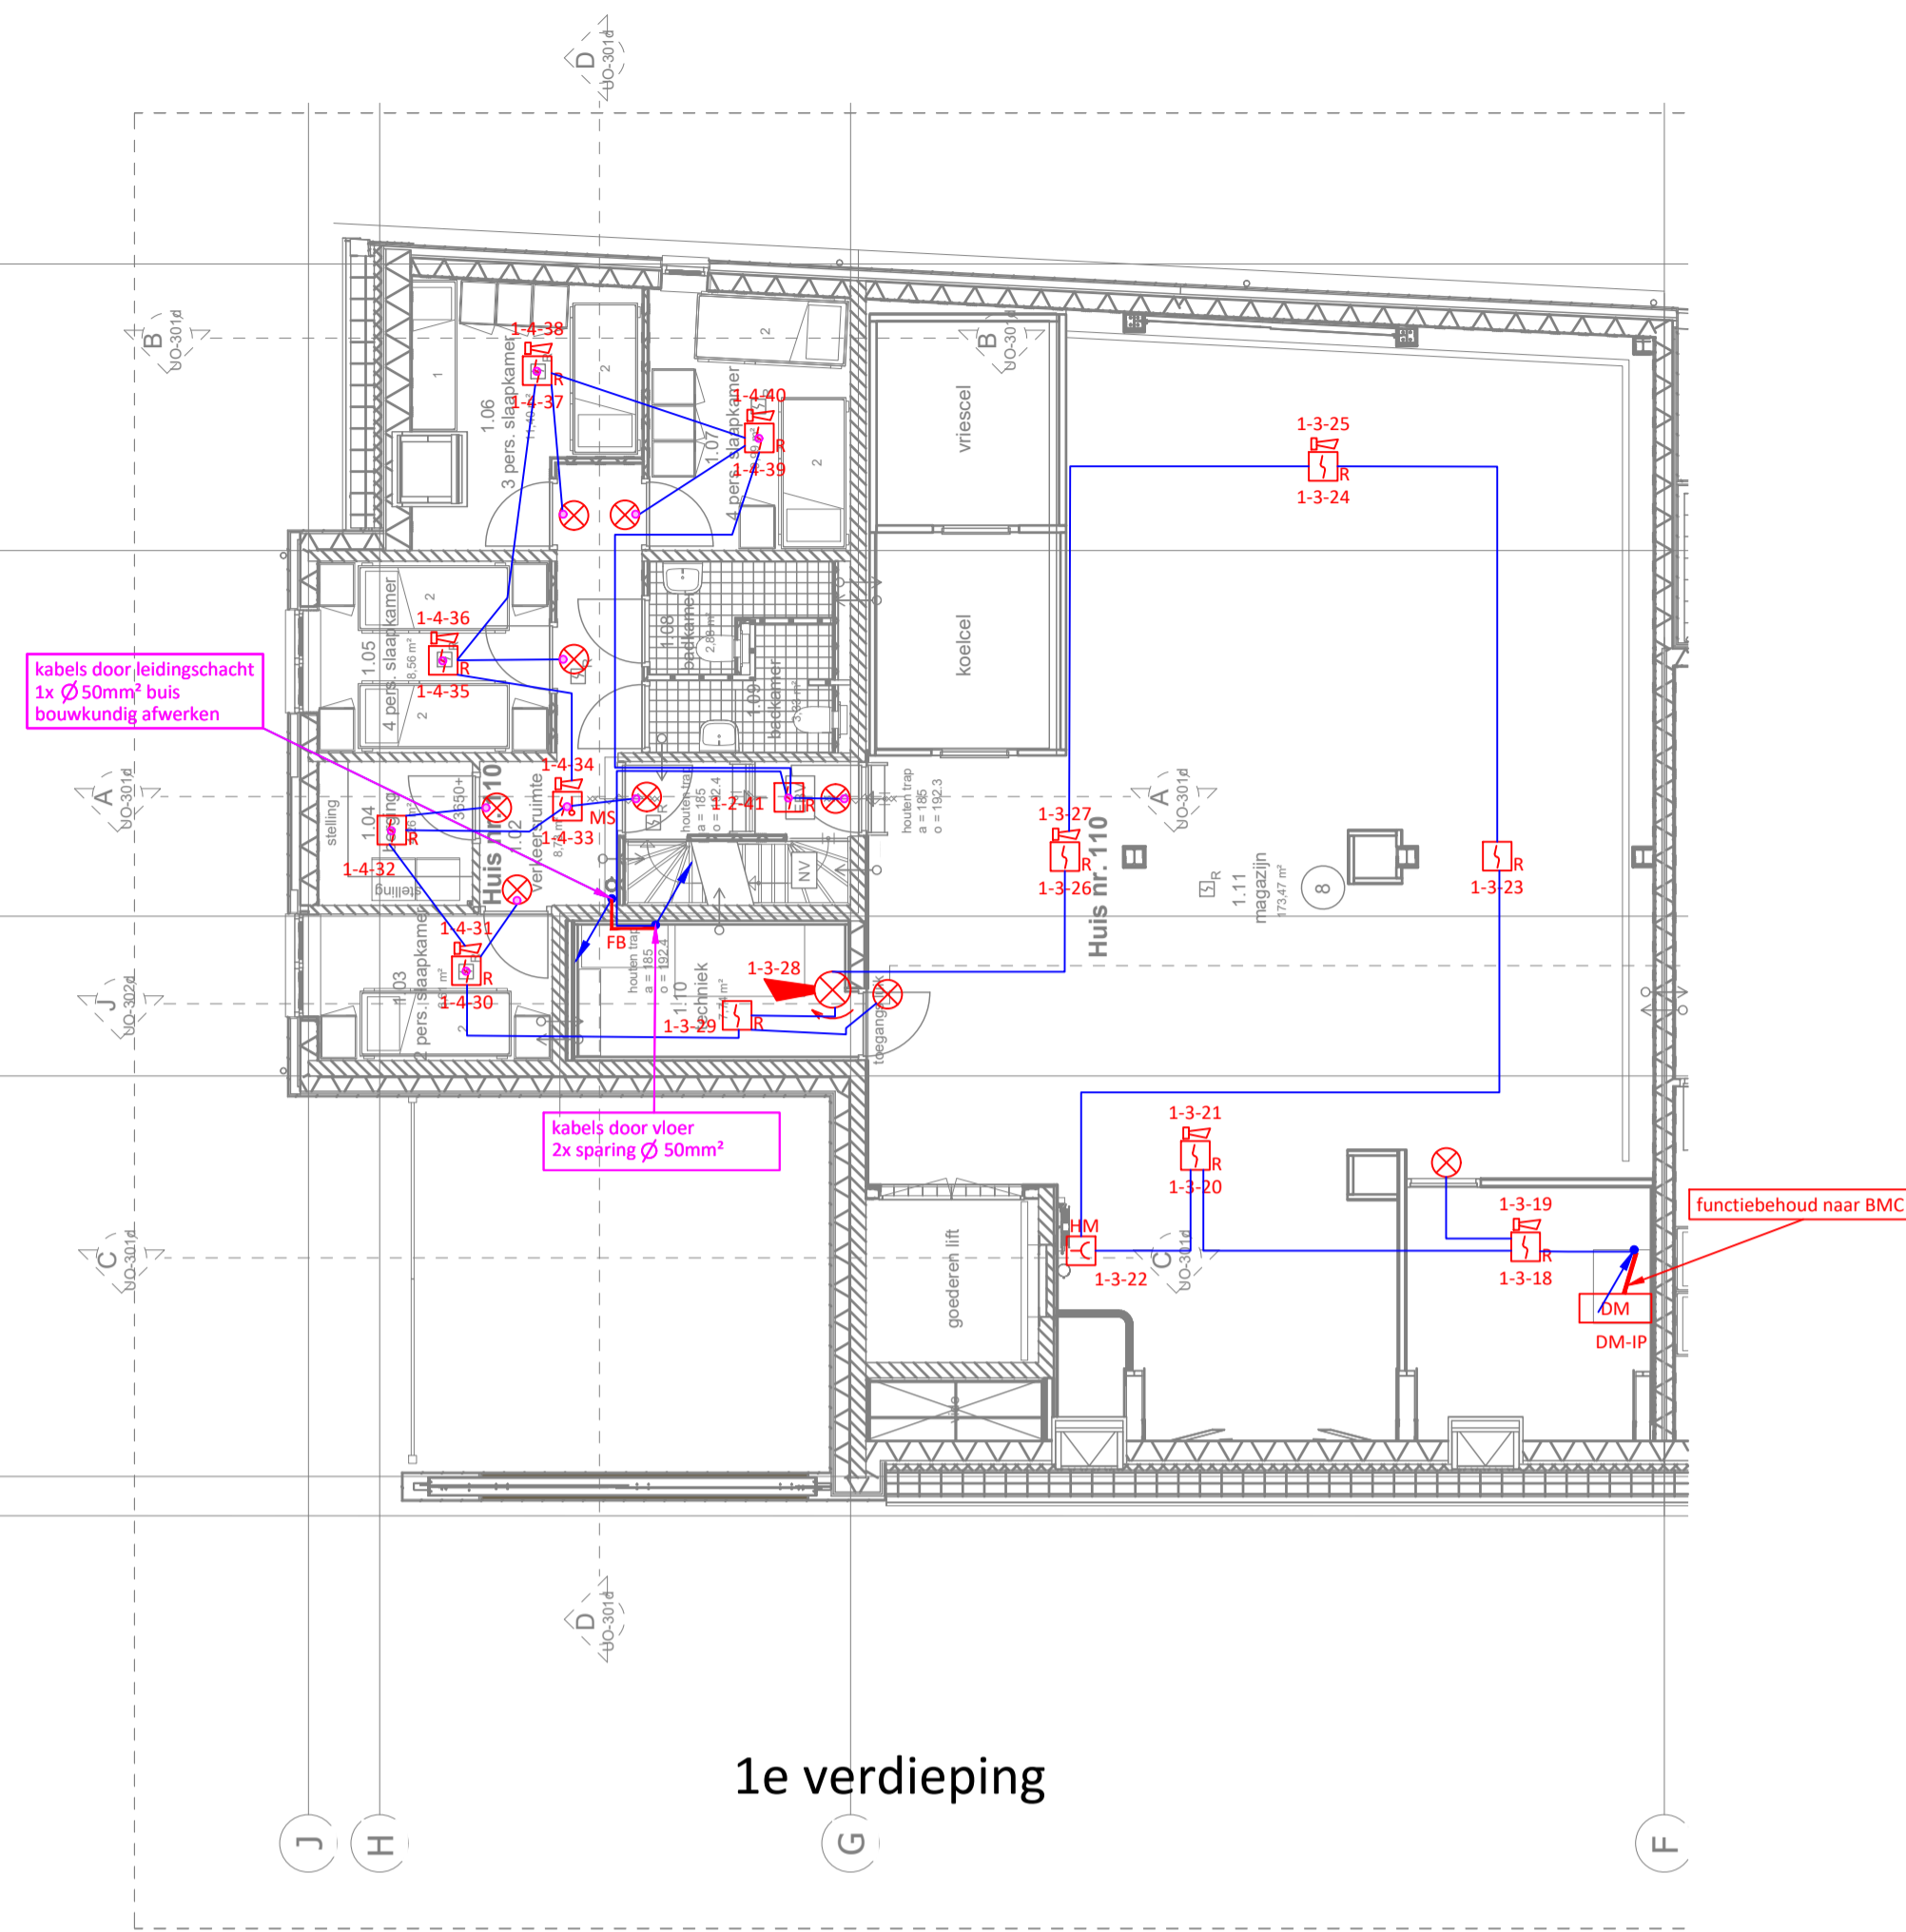

Symbollenlijst bekabeling

Symbool	Omschrijving
↘	Leiding naar beneden gaand
↗	Leiding naar boven gaand
↖	Leiding van boven komend
↙	Leiding van onder komend
—	kabelloop 2x1mm² rood
—	kabelloop 2x1mm² rood (functiebehoud conform NPR2576)

Symbollenlijst

Symbol	Omschrijving
[Symbol]	brandmeldcentrale (hoogte tussen 0.70 t/m 1.80 mtr.)
[Symbol]	Doormeldeenheden
[Symbol]	handbrandmelder (hoogte tussen 0.90 t/m 1.50 mtr.)
[Symbol]	multi-sensor melder, met ingebouwde akoestische signaalgever
[Symbol]	Nevenindicator
[Symbol]	optische rookmelder
[Symbol]	optische rookmelder, met ingebouwde akoestische signaalgever
[Symbol]	Signaalgever akoestisch slow whoop
[Symbol]	slow-whoop met flitslicht
[Symbol]	sokkel, met ingebouwde akoestische signaalgever
[Symbol]	Thermo differentiaal melder, met ingebouwde akoestische signaalgever
[Symbol]	uitgangseenheid nabij te sturen object (naar object 4x0.8mm² RD E30)
[Symbol]	Verdeelinrichting
[Symbol]	inbouwdoos
[Symbol]	1-01-001
[Symbol]	componentnummer
[Symbol]	zonenummer
[Symbol]	lusnummer

gecontroleerd door : naam, datum, paraaf

Code	Datum	Omschrijving	Gewijz. door	Gecontr. door
C	28-4-2023	diverse wijzigingen	SdV	AP
D	2-5-2023	nieuwe bouwkundige onderlegger	SdV	HZ
E	9-5-2023	wijzigingen overleg met Wijbenga	SdV	HZ

Project: Poiesz Vlieland
 Discipline: brand-ontruiming
 Fase: Ontwerp
 Omschrijving: begane grond 1e en 2e verdieping
 brandmeld - ontruimingsinstallatie
 Datum: 14-12-2022
 Get. door: SdV
 Schaal: 1:100

wardenburg Beveiliging & Insteek
 projectnr.: WB114295
 klantnr.: 208906
 tekeningnr.: 208906-BMC-00
 Formaat: A1
 Code: E