
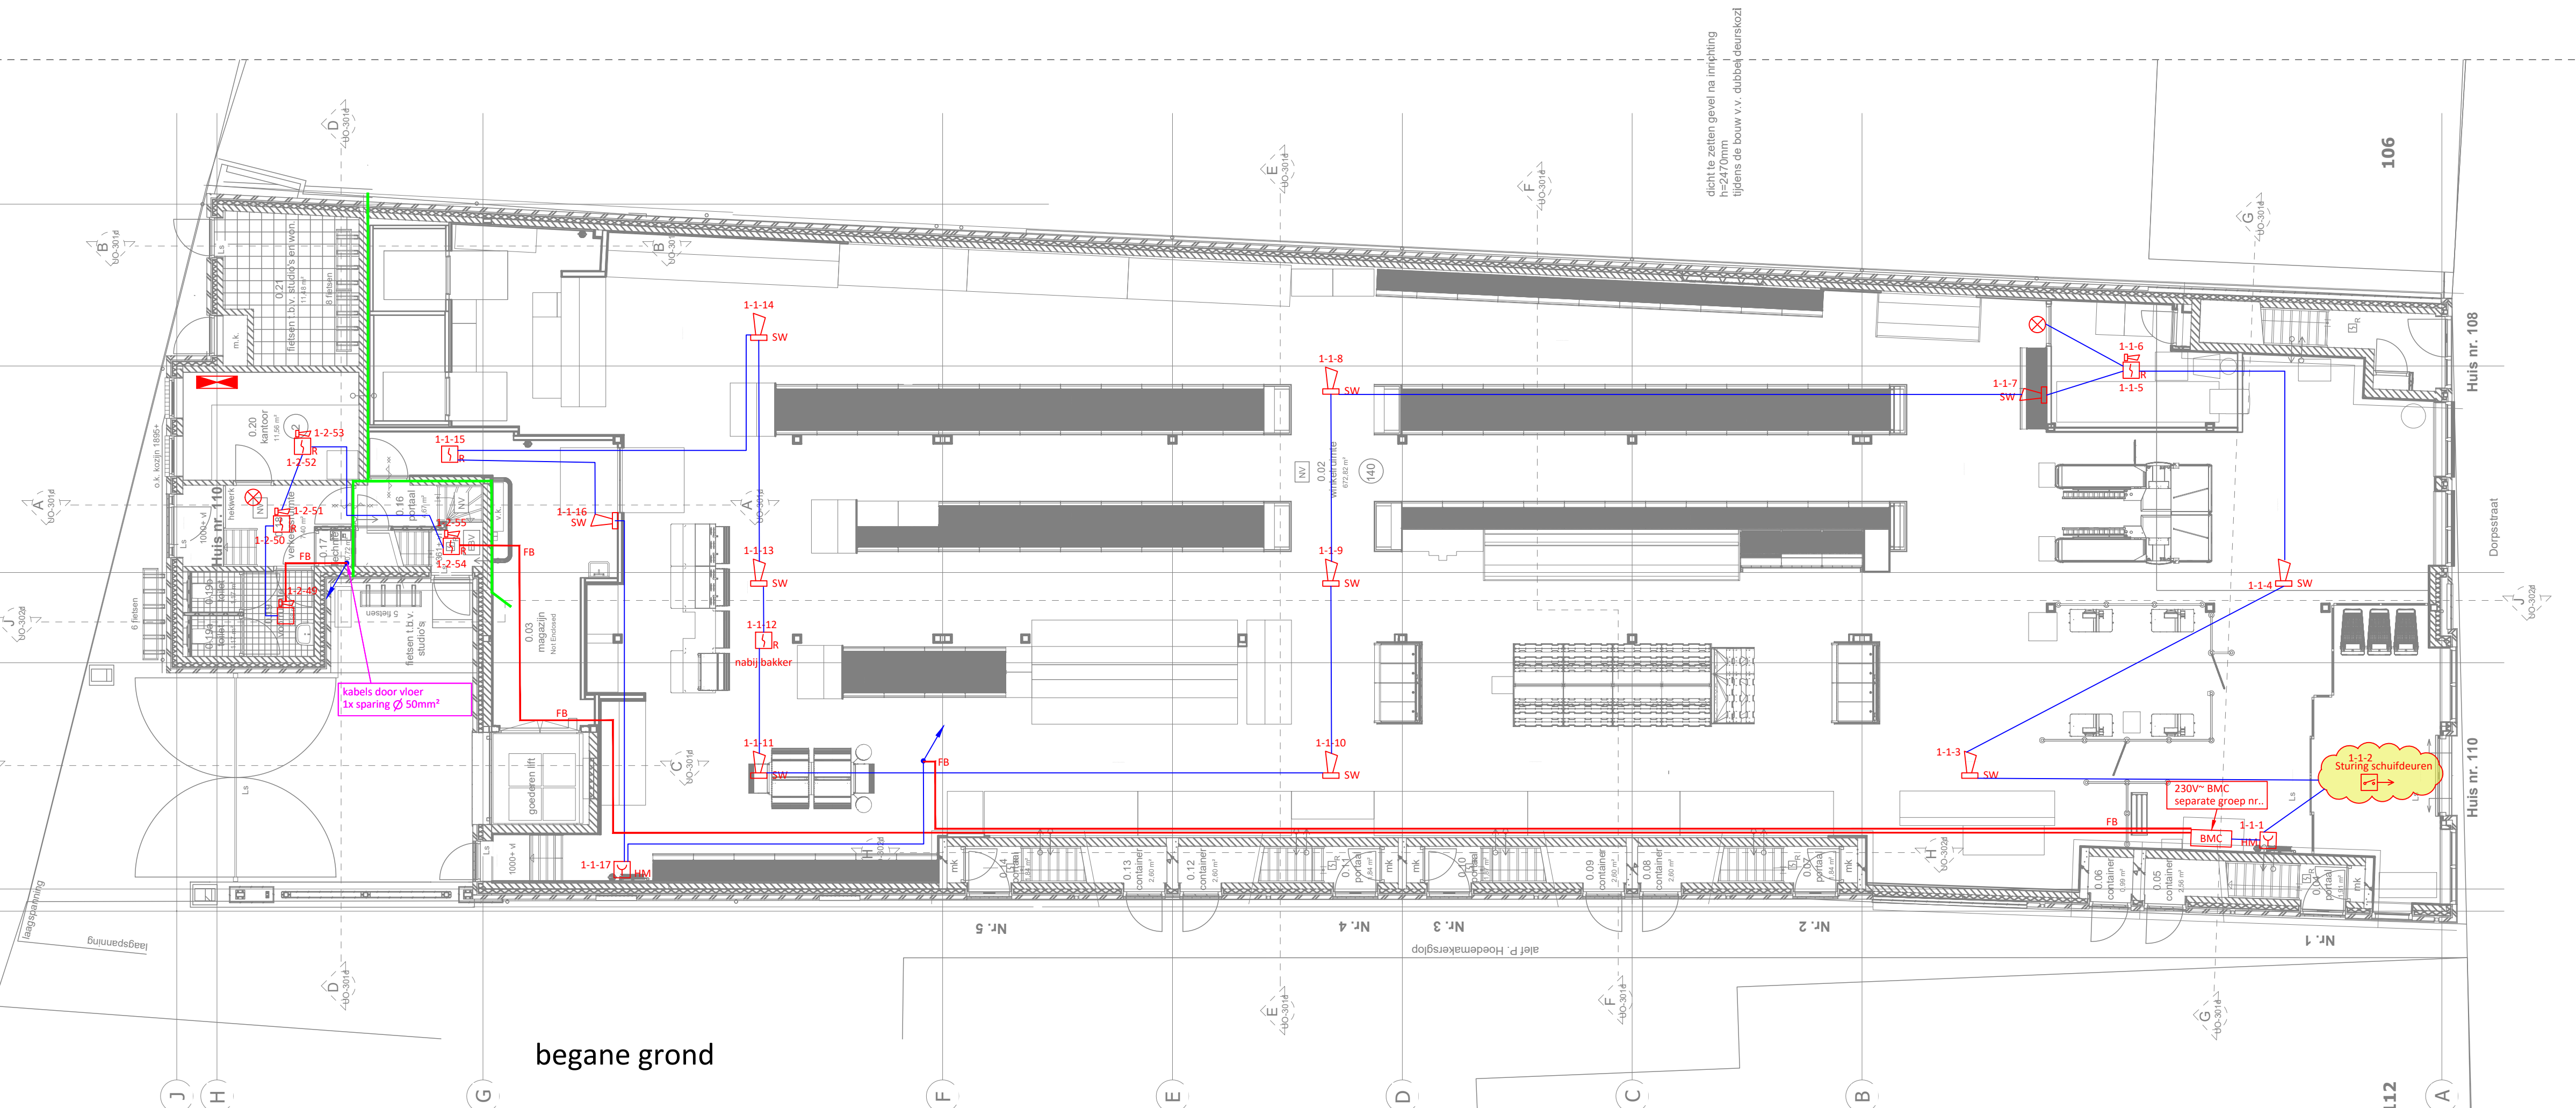
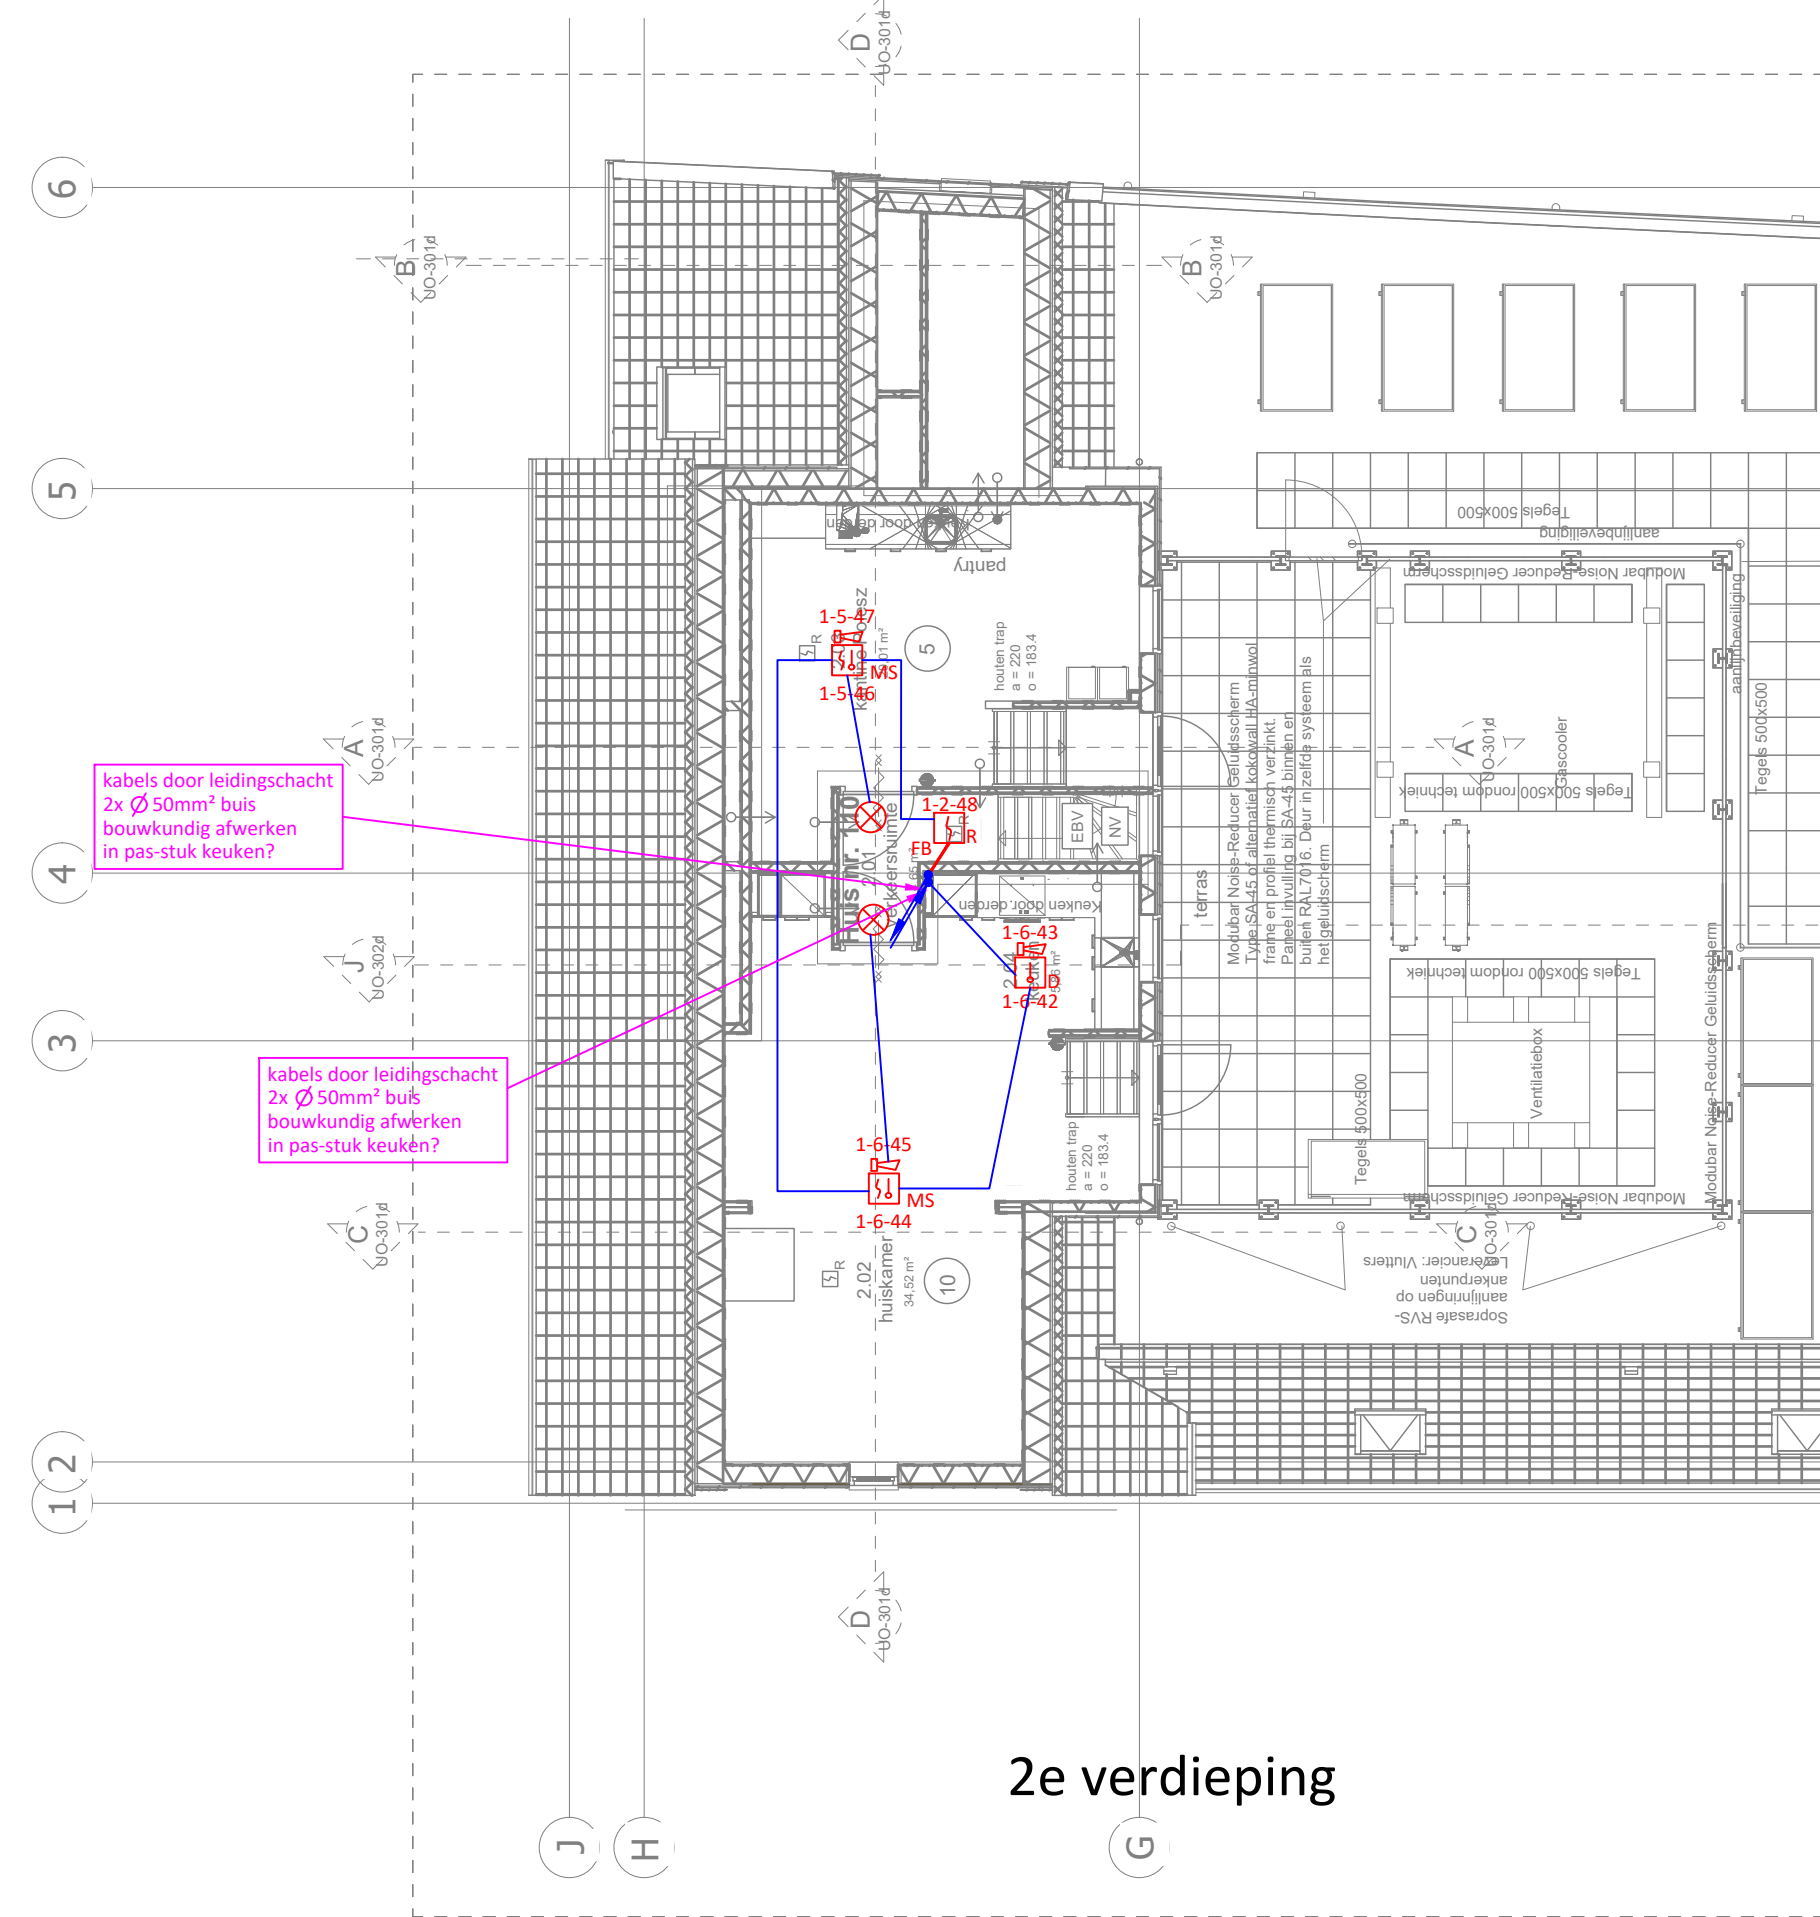
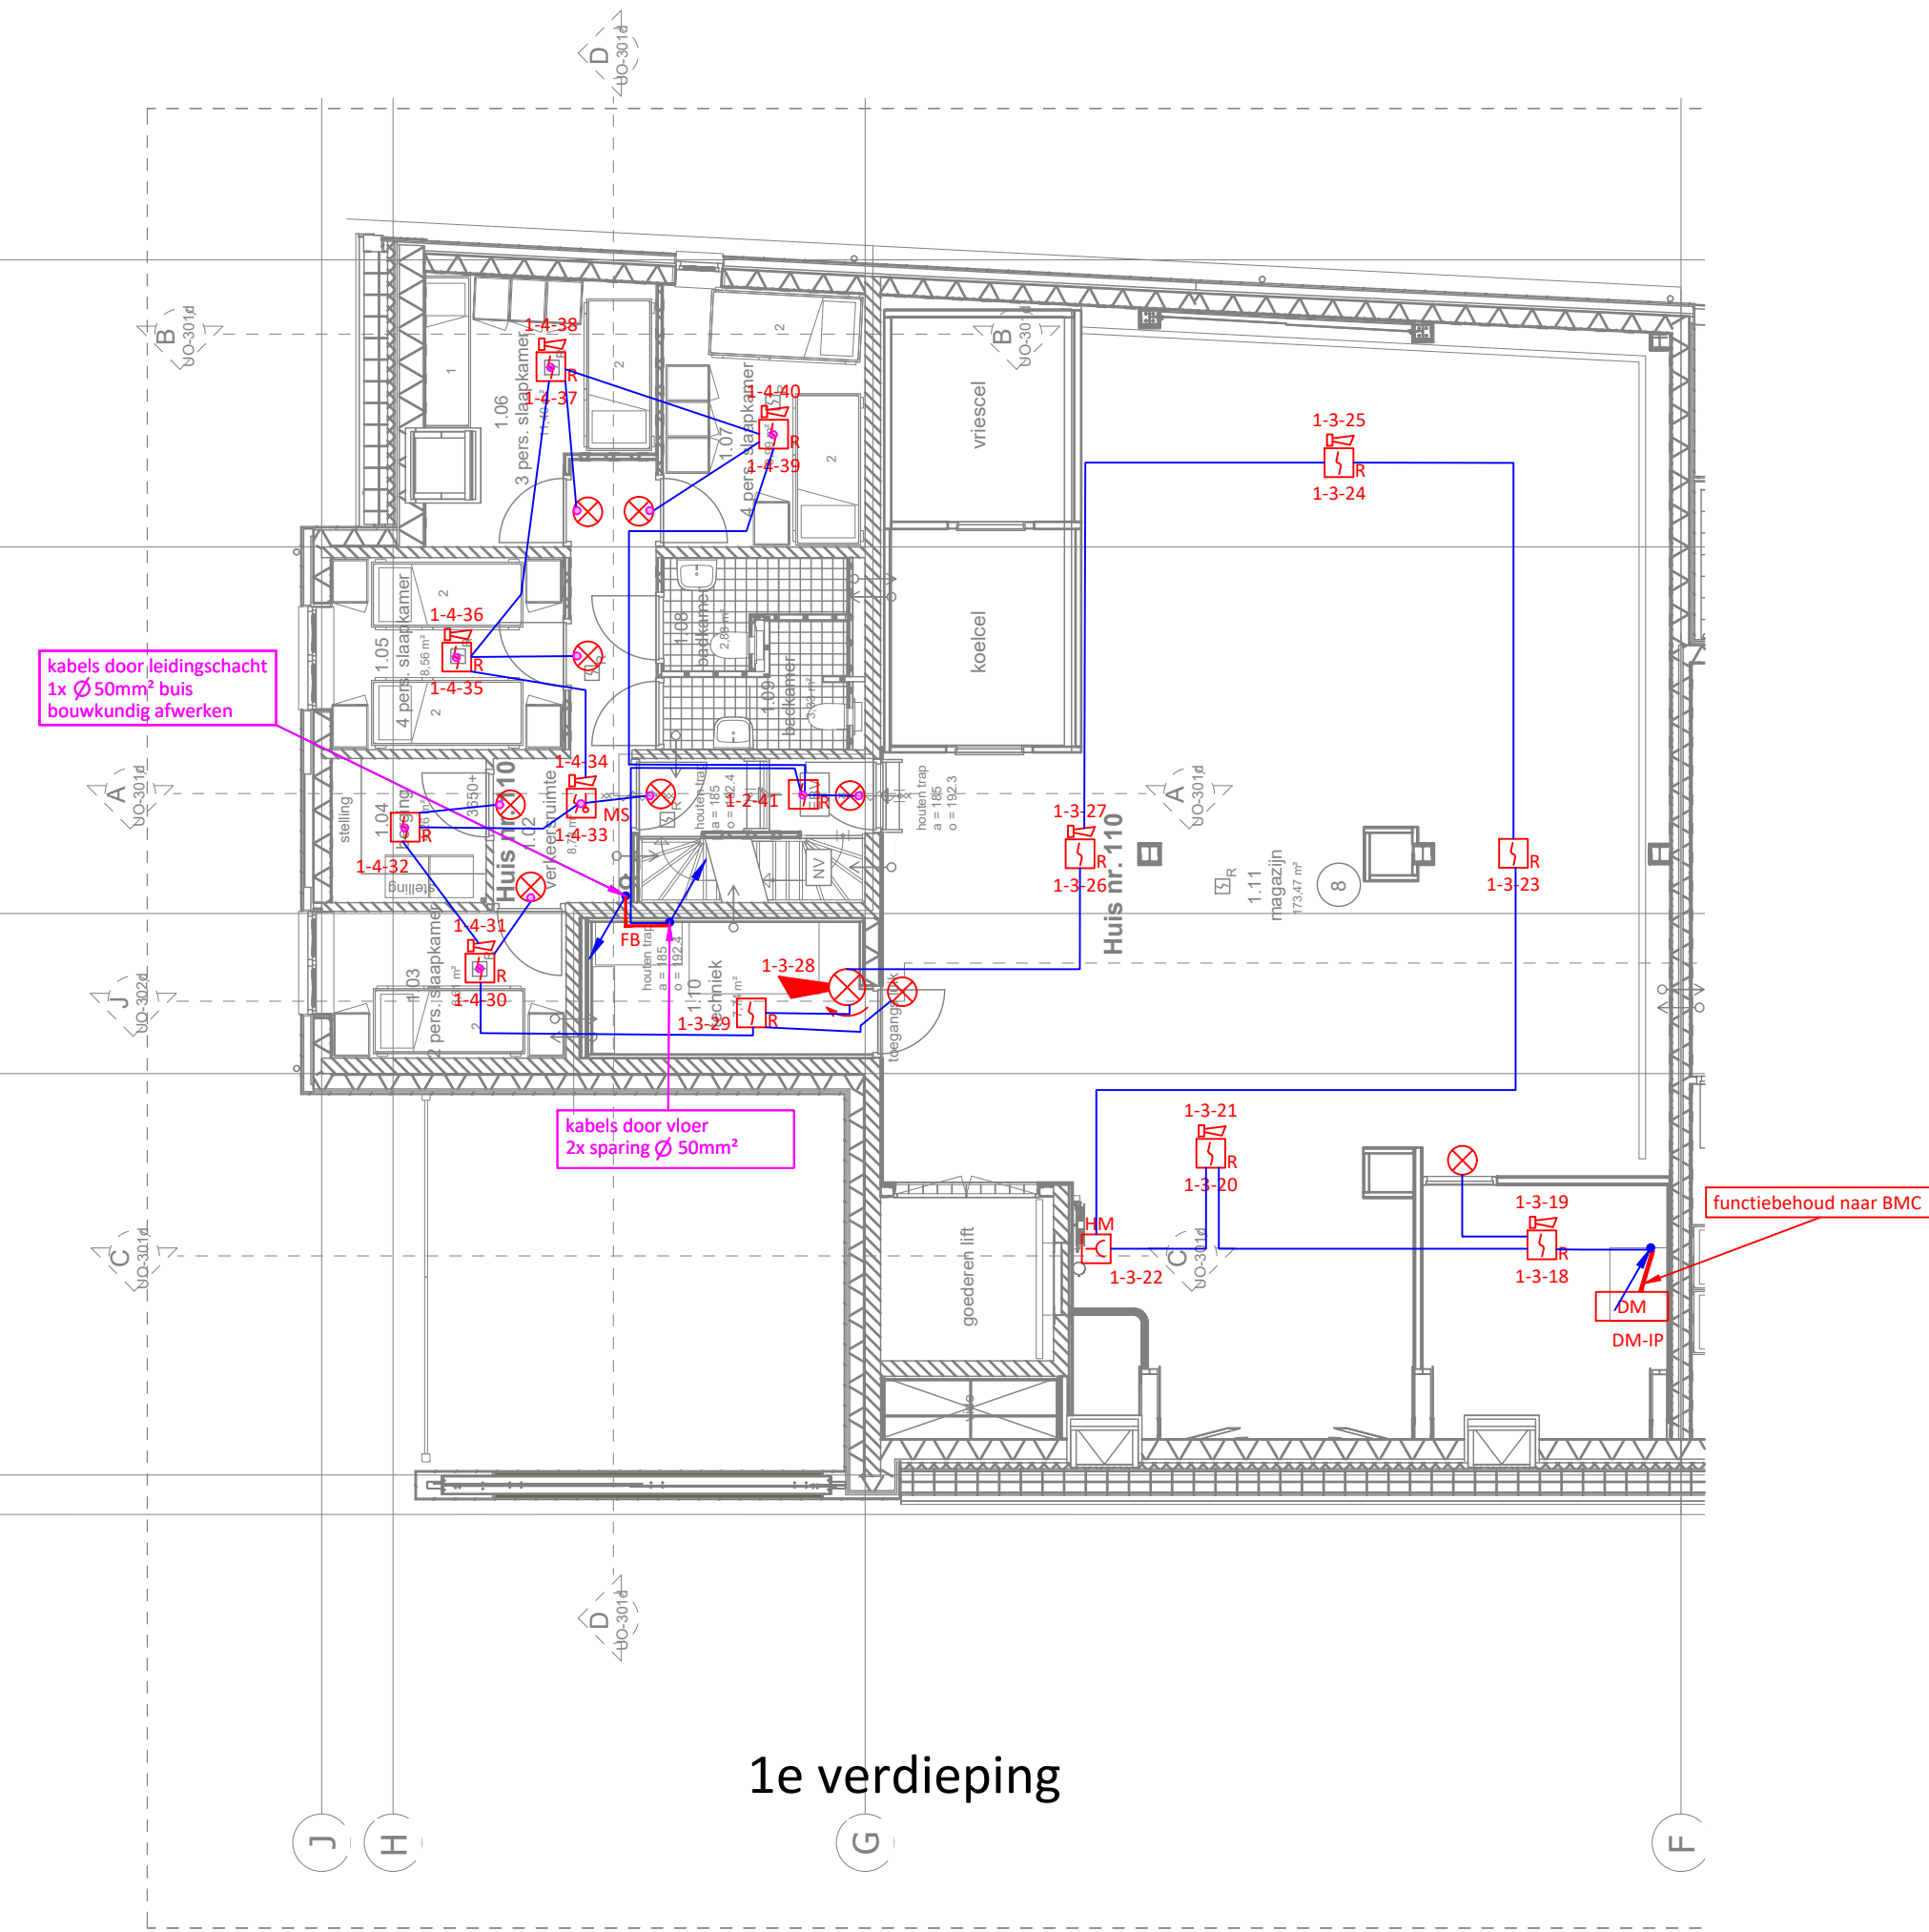


2-5-2023
nieuwe locaties centrale apparatuur
sparingen opgegeven
bouwkundige voorzieningen t.b.v. stijg- en zak leidingen
buisloop aangegeven t.b.v. instorten in beton
t.b.v. rookmelder ronde inbouwdoos in beton aanbrengen

(e.e.a. in overleg met Vd Weert)

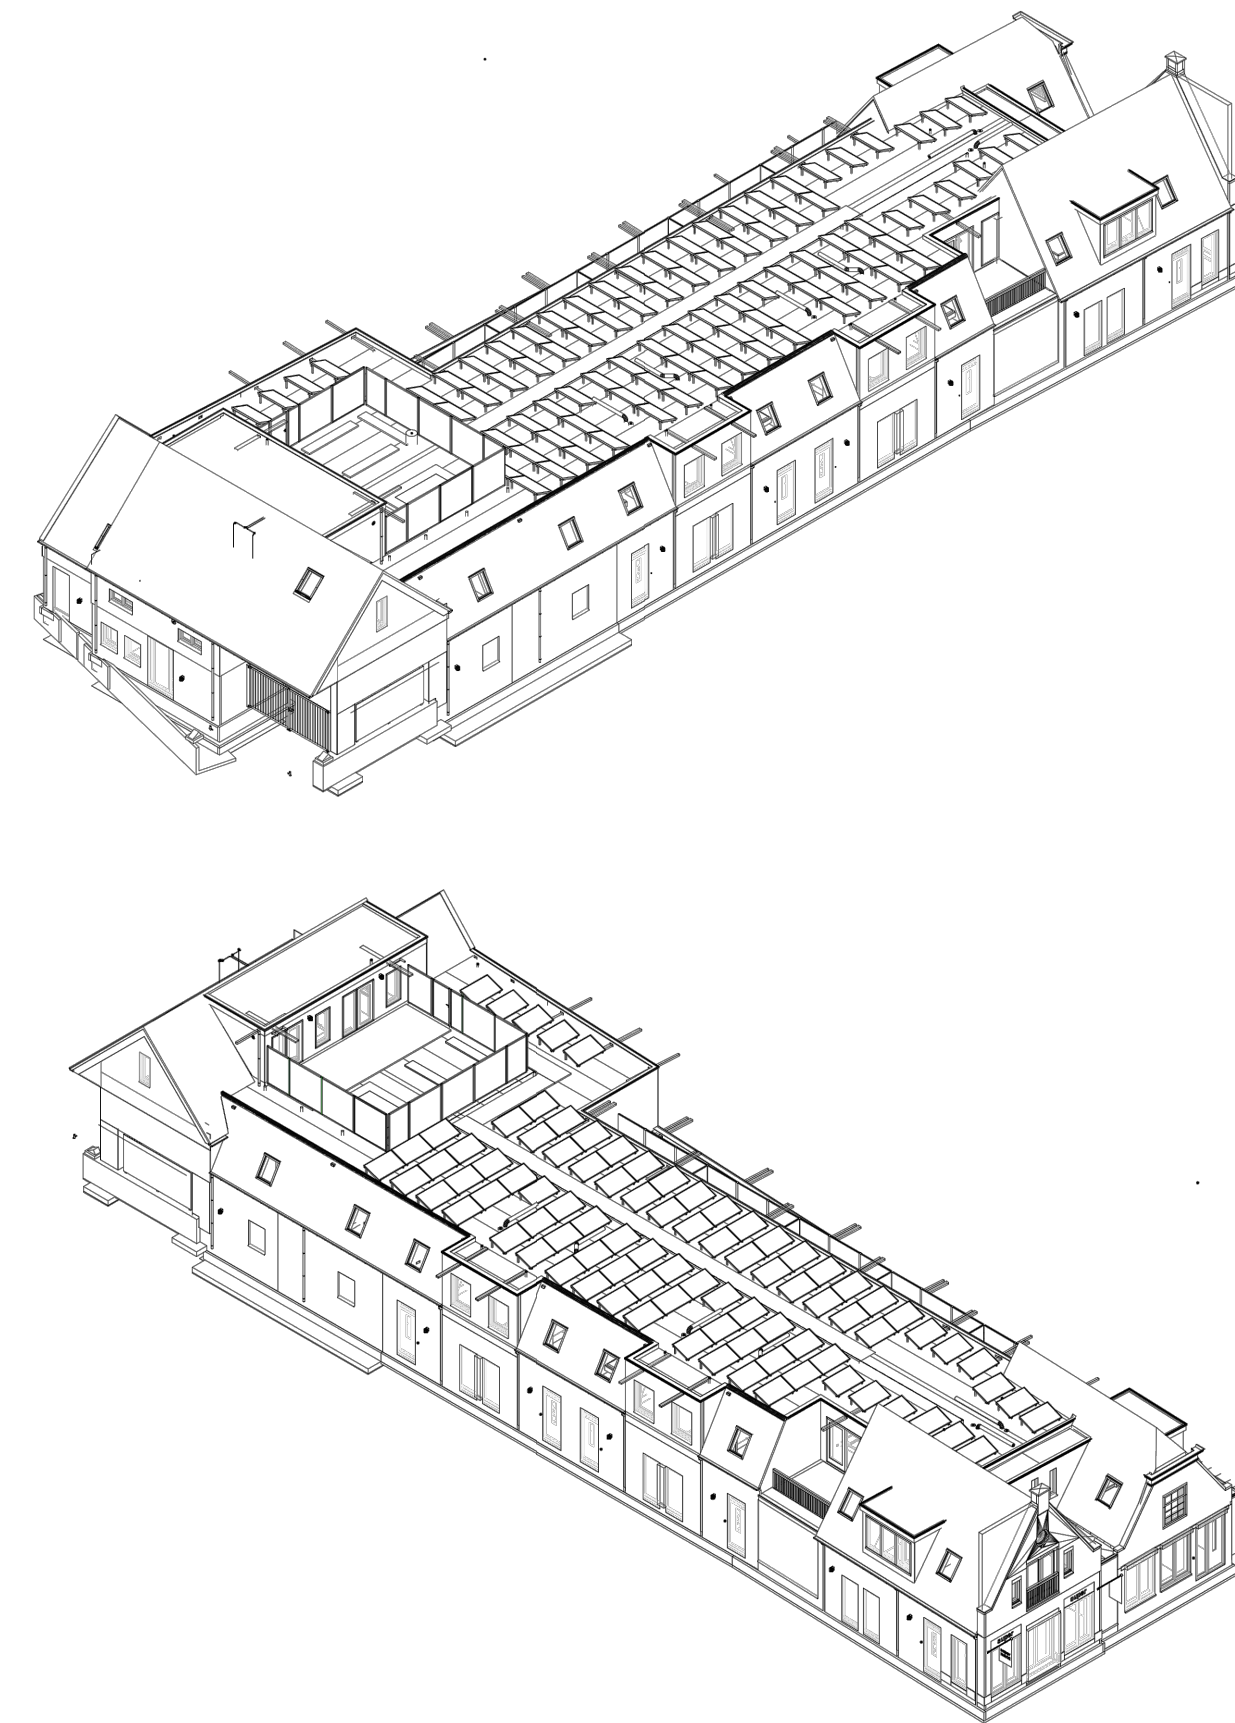

Symbolenlijst bekabeling	
Symbool	Omschrijving
/	Leiding naar beneden gaand
/	Leiding naar boven gaand
/	Leiding van boven komend
/	Leiding van onder komend
—	kabelloop 2x1mm² rood
—	kabelloop 2x1mm² rood (functiebehoud conform NPR2576)

Symbolenlijst	
Symbol	Omschrijving
[Symbol]	brandmeldcentrale (hoogte tussen 0.70 t/m 1.80 mtr.)
[Symbol]	Doormeldenheid
[Symbol]	handbrandmelder (hoogte tussen 0.90 t/m 1.50 mtr.)
[Symbol]	multi-sensor melder, met ingebouwde akoestische signaalgever
[Symbol]	Nevenindicator
[Symbol]	optische rookmelder
[Symbol]	optische rookmelder, met ingebouwde akoestische signaalgever
[Symbol]	Signaalgever akoestisch slow whoop
[Symbol]	slow-whoop met flitslicht
[Symbol]	soekel, met ingebouwde akoestische signaalgever
[Symbol]	Thermo differentiaal melder, met ingebouwde akoestische signaalgever
[Symbol]	uitgangseenheid nabij te sturen object (naar object 4x0.8mm² RD E30)
[Symbol]	Verdeelinrichting
[Symbol]	inbouwdoos
1-01-001	componentnummer zonummer lusnummer

gecontroleerd door : naam, datum, paraaf			gecontroleerd door : naam, datum, paraaf	
C	28-4-2023	diverse wijzigingen	SdV	AP
D	2-5-2023	nieuwe bouwkundige onderlegger	SdV	HZ
E	9-5-2023	wijzigingen overleg met Wijbenga	SdV	HZ
Code	Datum	Omschrijving	Gewijz. door	Gecontr. door
Project: Poiesz Vlieland			Discipline: brand-ontruiming	
Omschrijving: begane grond 1e en 2e verdieping brandmeld - ontruimingsinstallatie			Fase: Ontwerp	
			Datum: 14-12-2022	
			Get. door: SdV	
			Schaal: 1:100	
 beveiliging & telecom			projectnr.: WB114295 klantnr.: 208906 tekeningnr.: 208906-BMC-00	
			Formaat: A1	Code: E