



ontwerpbeschikking
d.d. : september 2022
nr. : 079613367540



- | | |
|---|--|
|  | Nevenindicator |
|  | Acoustisch Signaalgever - type A |
|  | Acoustisch Signaalgever - Slowhoop |
|  | Automatische brandmelder |
|  | Automatische brandmelder multicriteria |
|  | Handbrandmelder |
|  | Brandmeldcentrale |
|  | Ontruimings- en alarmeringscentrale |
|  | Brandweerpaneel |
|  | Nevenpaneel |
|  | Lichtsignaal |

 
 
Brandmeldinstallatie op basis van volledige bewaking parkeerkelder
gedeeltelijke bewaking overige brandcompartimenten.

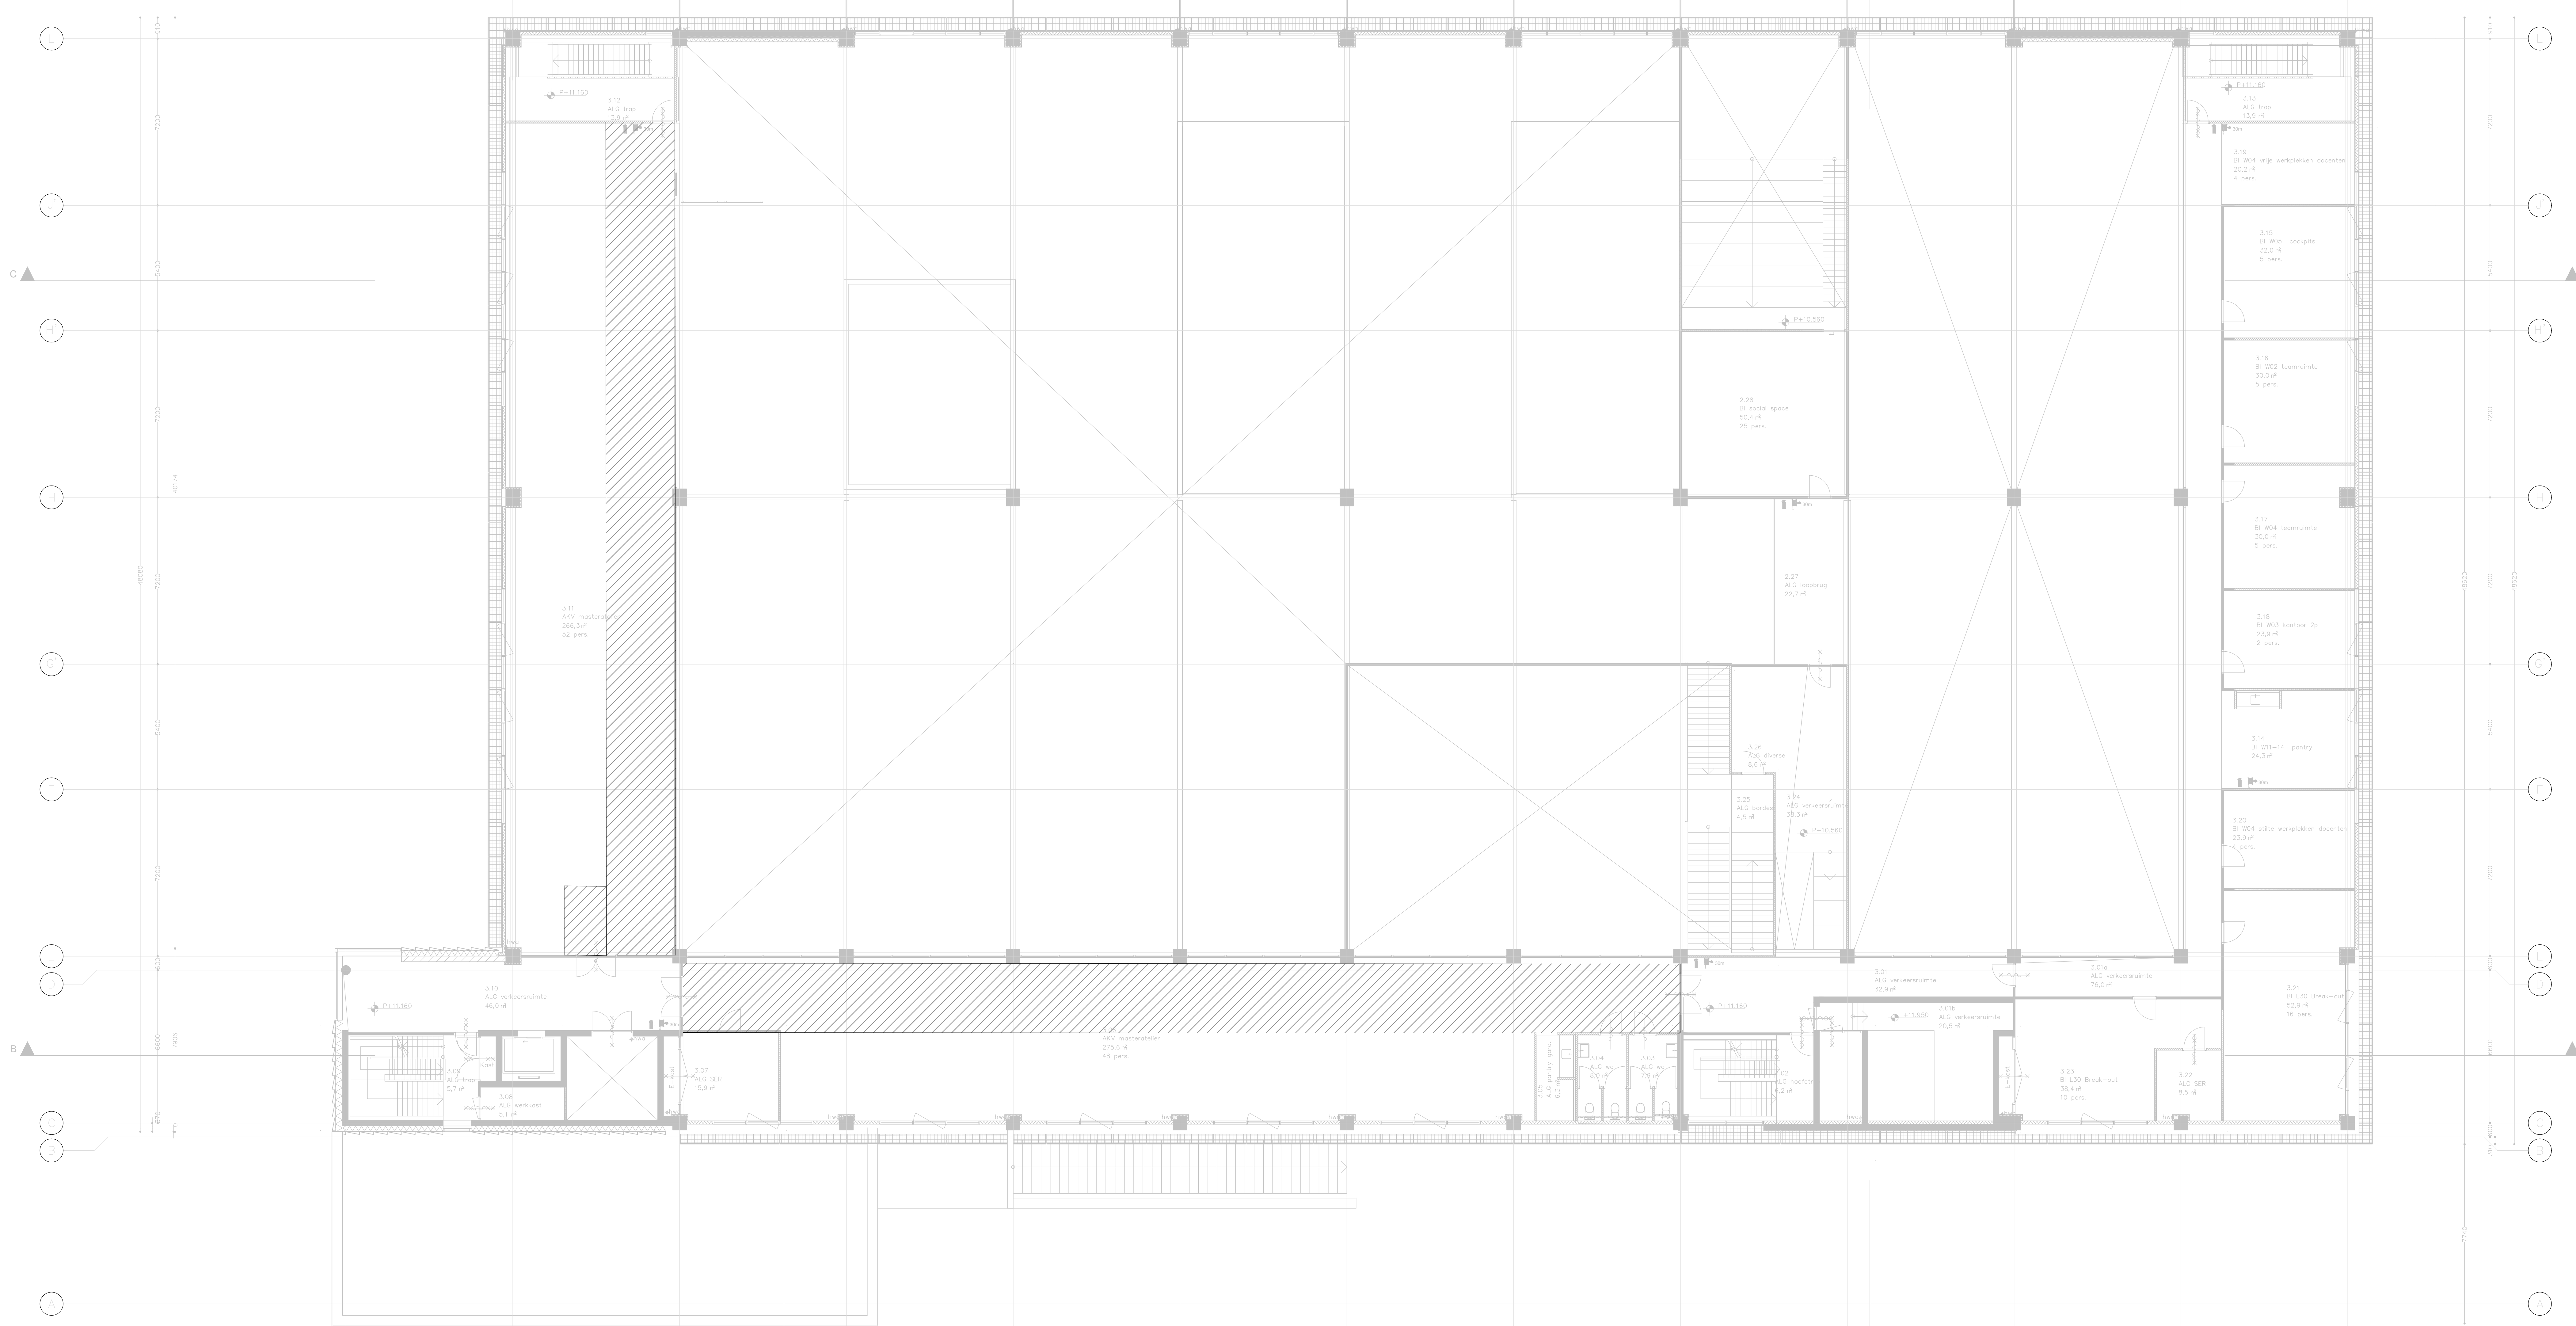
Ontzuimingsinstallatie op basis van type-B, slowwhoop, in parkeergarage en type-A, gesproken woord, in alle andere ontzuimingszones

 
Gebouwdelen zonder gespecificeerde verkeersruimte/routes zijn geprojecteerd a.d.h.v. fictieve verkeersroutes.

Definitieve type en aantallen (automatische)brandmelders te bepalen in overeenstemming met branddetectiebedrijf

Objectbewaking conform NEN-2535, Bijlage C wordt toegevoegd bij alle deuren in rook- en/of brandwerende scheidingen met deurvastzetinrichtingen.

	Ontwerp en advies voor uw werk Avans EKP Parallelweg 21		'S Hertogenbosch	
	Ondernem: Elektrotheek installaties Brandmeld- en ontruimingsinstallatie Fictieve verkeersroute 2e Verdieping		Handtekening: Tekenwijze: Algemeen: Formaat A3+ Schaal 1:100 Content: 80 Pagina's 11-11-2021 Bevat: Blommetje: DB = Blommetje: Project: 21034 Druktype:	
			E V 3-08	
	Bestelnummer: 101 Tel 05-3584191 Email: info@avans-ekp.nl		Bestelnummer:	
	Overstap:		Wijk:	



Omschrijving en adres van het project			
Avans EKP Parallelweg 21		'S Hertogenbosch	
Onderwerpen		Herfijndingsplan -> Beveiligingsplan	
Elektrotheoretische installaties Brandmeld- en ontruimingsinstallatie Fictieve verkeersroute onder ruims tates 3e Verdieping		Alleen Formaat A0 Bestaat uit 20 Bestaat uit 20 Bestaat uit 5 Bestaat uit 5	
		Schaal 1:100 T1-T1-2021 Pagina 20334 Project 20334	
Projectnummer: 100 Datum: 10-01-2021 Gemaakt door: [naam]		E V 3-09	
Gedrukt			